


가로등복구 평면도(송파구청)

SCALE - NONE

① 강동대로(송파)

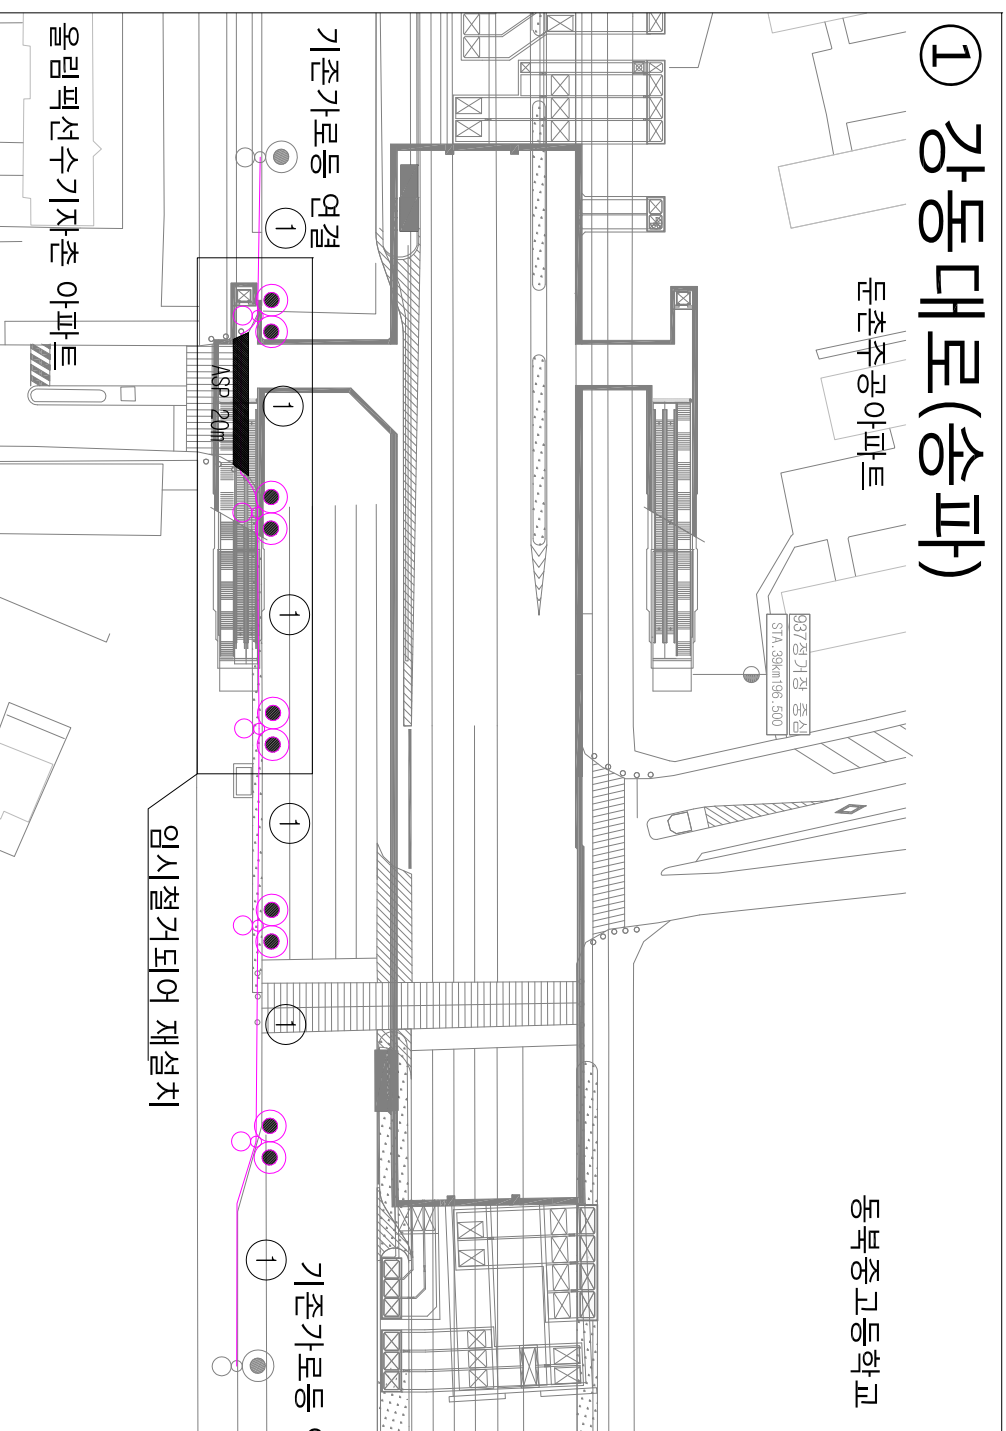

② 양재대로(송파)



CABLE SCHEDULE

NO	CABLE & WIRE	CONDUIT
①	F-CV 10mm ² /1C x 4, F-GV 6mm ²	CD-P 42C

- 조명기구 신설
- 현장여건에 따라 조명기구나 분전반 위치가 다소 변경 될 수 있으며 변경시 감독관과 협의후 지시에 따라 시공토록 한다.
- 도로횡단구간은 1.2m로 터파기 한다

NOTE

기 호	규 격	비 고
○●	가로등 1등용 (12m, 가로등 LED 150W + 보행등 LED 25W)	
▨	도로횡단구간 표시, 횡단 거리	

시	행	청	제도(DWG' BY)	검토(CHECKED BY)	공사명 (PROJECT TITLE)	지하철922공구 가로등 복구공사	날짜 (DATE)	2018. 05	축척(SCALE)	NONE
송	파	구	청	설계 (DESIGNED BY)	승인 (APPROVED BY)	도로명 (DRAWING TITLE)	변경 (REVISION)		도면번호 (DWG' NO)	E - 01