

2013년도 산림내 위험시설물 정비공사
준공도면

[난향동 산100 일대]


2013 . 05.



관악구

공사 계획 평면도 (난향동 산100 일대)

관 약 구
난 향 동

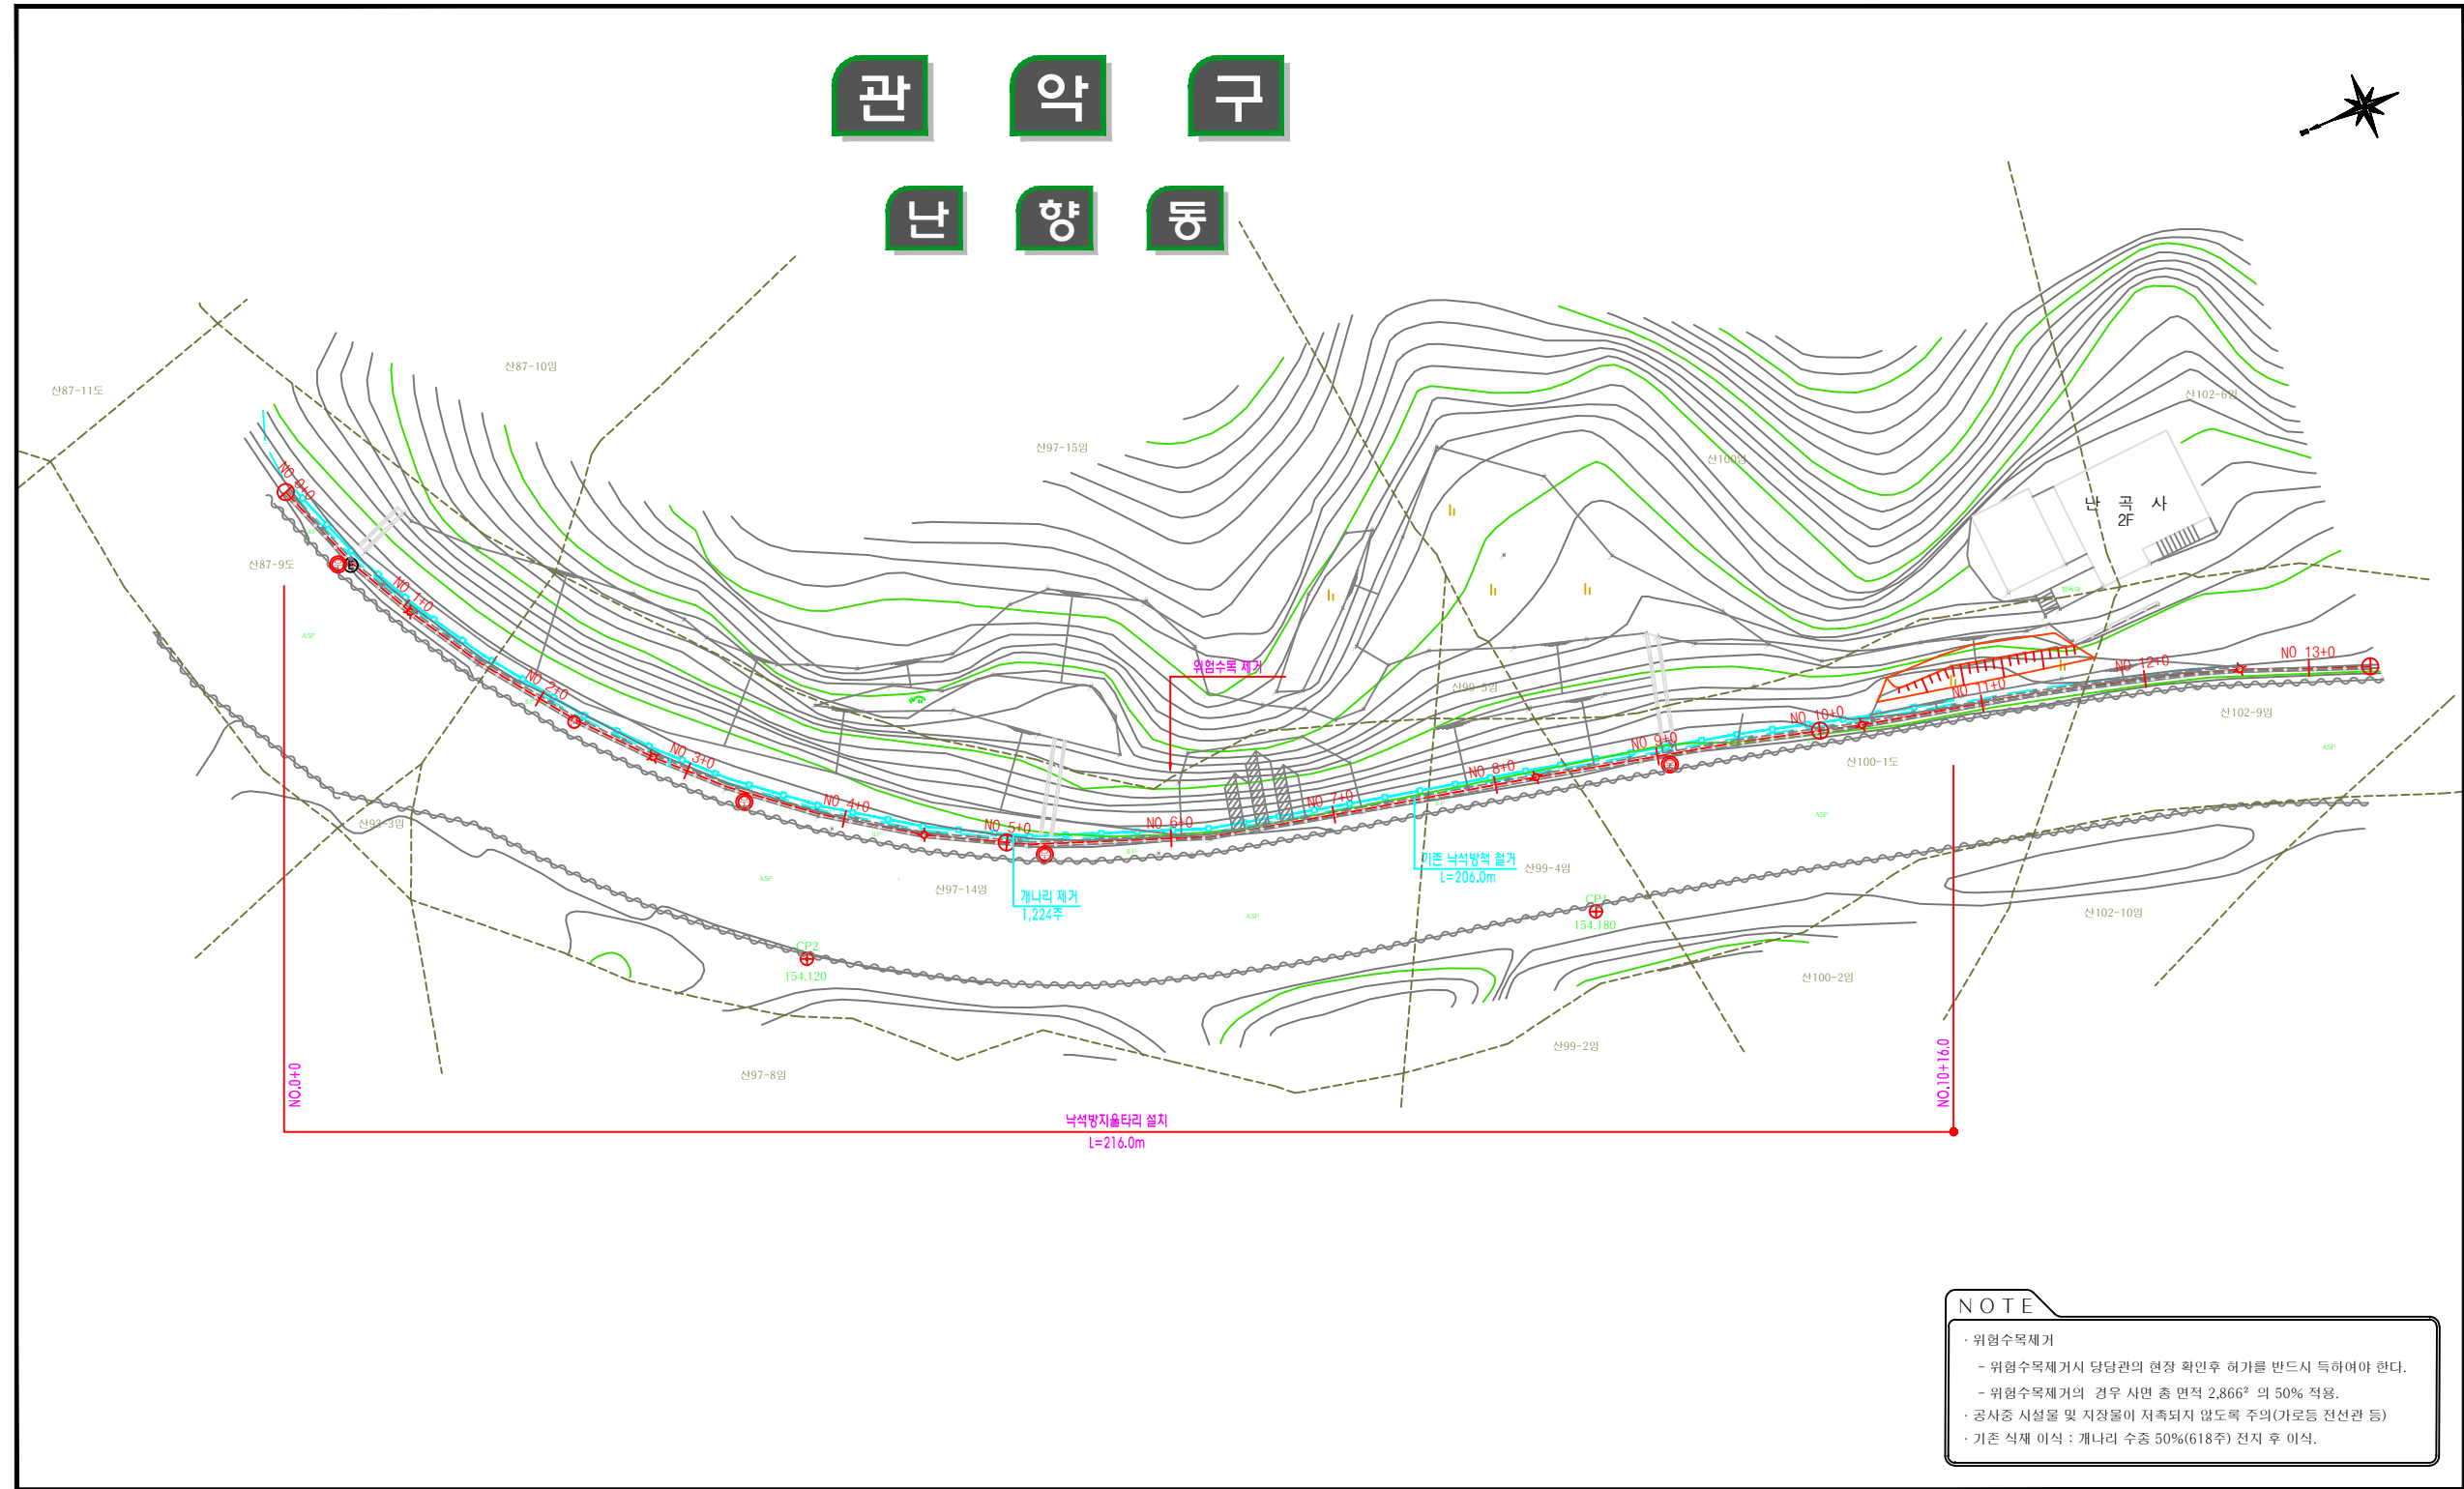

NOTE

- 위험수목 제거
 - 위험수목 제거시 담당관의 현장 확인 후 허가를 반드시 득하여야 한다.
 - 위험수목 제거의 경우 사면 총 면적 2,866㎡ 의 50% 적용.
- 공사중 시설물 및 지장물이 지축되지 않도록 주의(가로등 전선관 등)
- 기존 식재 이식 : 개나리 수종 50%(618주) 전지 후 이식.

공사명	시행청	용역회사	축척	설계일자	과업참여자			도면명	도면번호
					과업책임자	분야별책임자	설계자		
2013년도 산림내 위험시설물 정비공사	관 약 구	CHUNIL (주) 천 일	A1 1/400 A3 1/800	2013. 02	박 윤 호	박 기 철	김 순 민	공사 계획 평면도 (난향동 산100 일대)	001

횡 단 면 도 (1) (NO. 0+0.0 ~ NO. 5+0.0)

측 점	NO.	3+0.0		
지 반 고	153.50	계 획 고	153.50	
포사 및 적치두께	0.4	평 때	1.0	
총 상 기				



측 점	NO.	7+0.0		
지 반 고	154.35	계 획 고	154.35	
포사 및 적치두께	1.7	평 때	4.8	
총 상 기				



측 점	NO.	2+0.0		
지 반 고	153.15	계 획 고	153.15	
포사 및 적치두께	0.2	평 때	1.4	
총 상 기				




측 점	NO.	6+0.0		
지 반 고	153.90	계 획 고	153.90	
포사 및 적치두께	2.8	평 때	4.1	
총 상 기				



측 점	NO.	1+0.0		
지 반 고	152.83	계 획 고	152.83	
포사 및 적치두께	0.2	평 때	0.9	
총 상 기				



측 점	NO.	5+0.0		
지 반 고	153.84	계 획 고	153.84	
포사 및 적치두께	2.9	평 때	4.3	
총 상 기				

 

측 점	NO.	0+0.0		
지 반 고	151.42	계 획 고	151.42	
포사 및 적치두께	0.3	평 때	1.0	
총 상 기				




측 점	NO.	4+0.0		
지 반 고	153.69	계 획 고	153.69	
포사 및 적치두께	0.3	평 때	1.2	
총 상 기				




공 사 명 2013년도 산림내 위험시설물 정비공사	시 행 청 관 악 구	용 역 회 사 CHUNIL [주] 천 일	축 적 A1 1 / 200 A3 1 / 400	설 계 일 자 2013. 02	관 령 장 인 자			도 면 명 횡 단 면 도 (1) (NO. 0+0.0 ~ NO. 5+0.0)	도면번호 002
					관 령 책임자 박 운 호	분 야 배 책임자 박 기 철	설 계 자 김 순 민		

횡 단 면 도 (2) (NO. 0+6.0 ~ NO. 11+10.0)

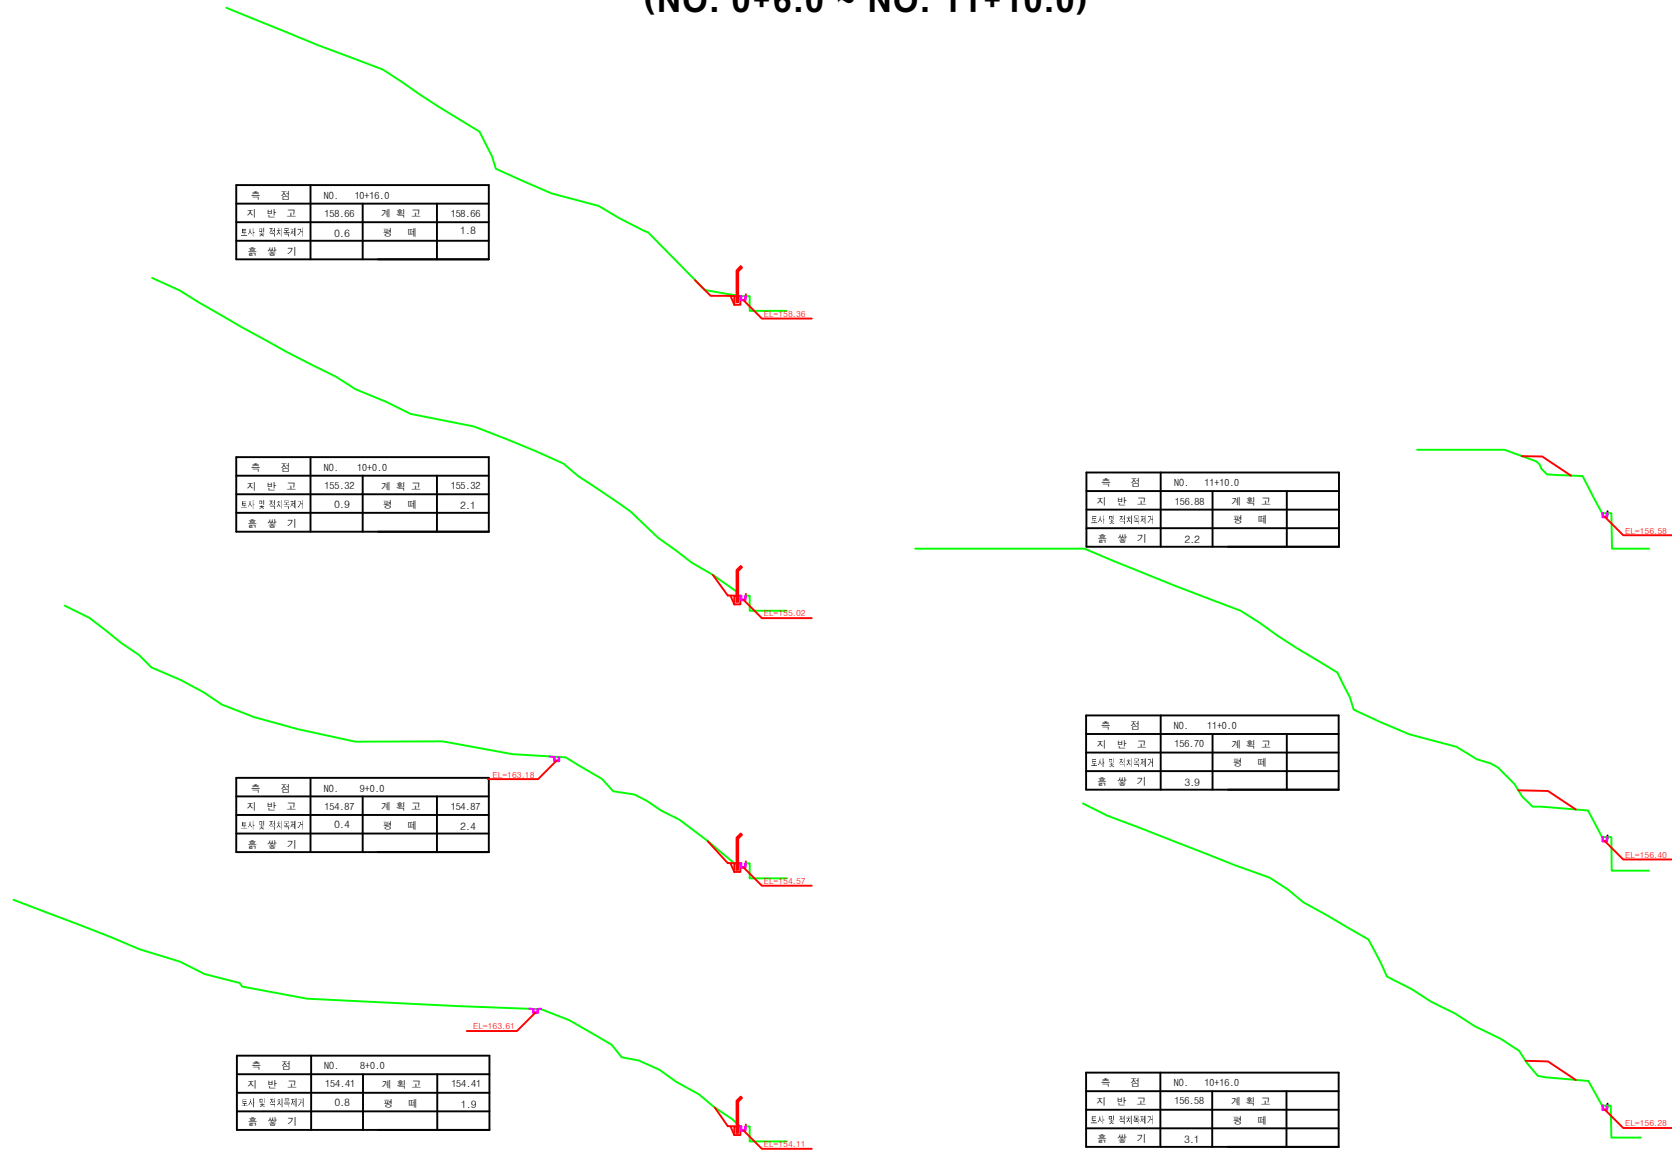

공 사 명	시 행 청	용 역 회 사	축 적	설 계 일 자	관 령 직 임 자			도 면 명	도면번호
					관 령 직 임 자	분 야 별 책 임 자	실 계 자		
2013년도 산림내 위험시설물 정비공사	관 악 구	[주] 천 일	A1 1 / 200 A3 1 / 400	2013. 02	박 운 호	박 기 철	김 순 민	횡 단 면 도 (2) (NO. 0+6.0 ~ NO. 10+16.0)	003


조경계획도

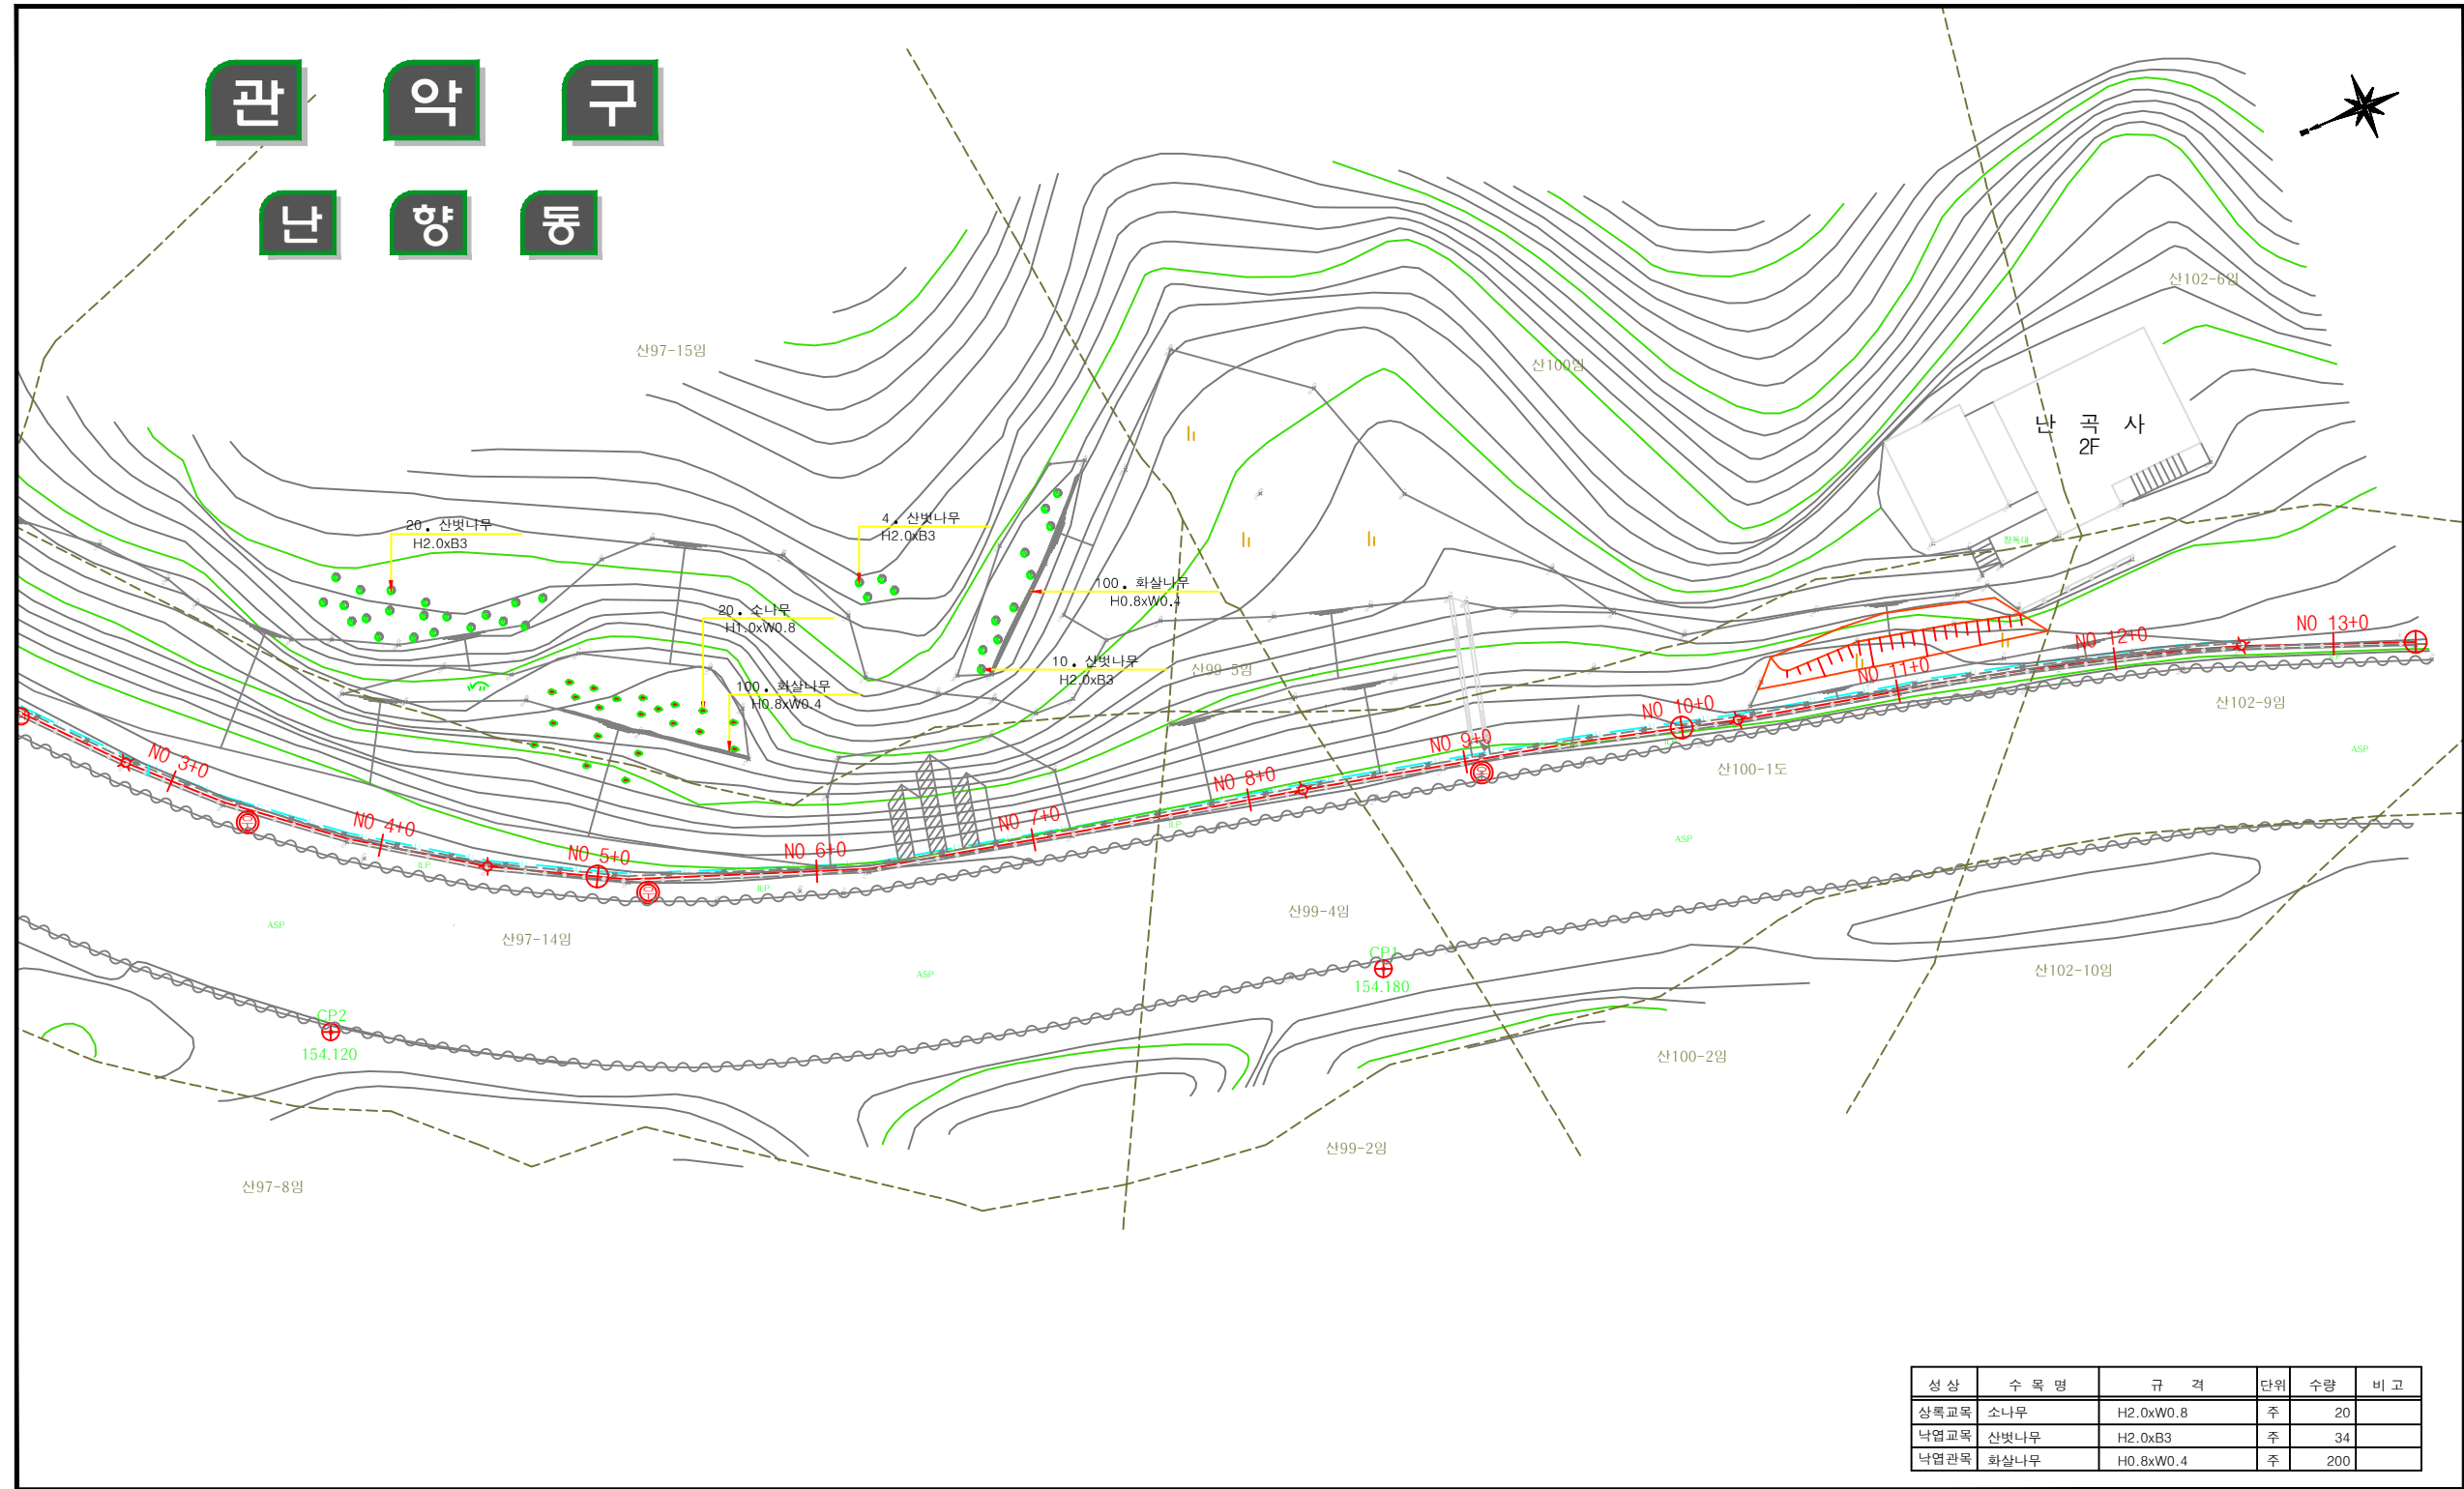


성상	수목명	규격	단위	수량	비고
상록교목	소나무	H2.0xW0.8	주	20	
낙엽교목	산벚나무	H2.0xB3	주	34	
낙엽관목	화살나무	H0.8xW0.4	주	200	

공사명	시행청	용역회사	축척	설계일자	과업참여자			도면명	도면번호
					과업책임자	분야별책임자	설계자		
2013년도 산림내 위험시설물 정비공사	관악구	CHUNIL (주) 천일	A1 1/300 A3 1/600	2013. 02	박윤호	박기철	김순민	조경계획도	004


낙석방지울타리 상세도

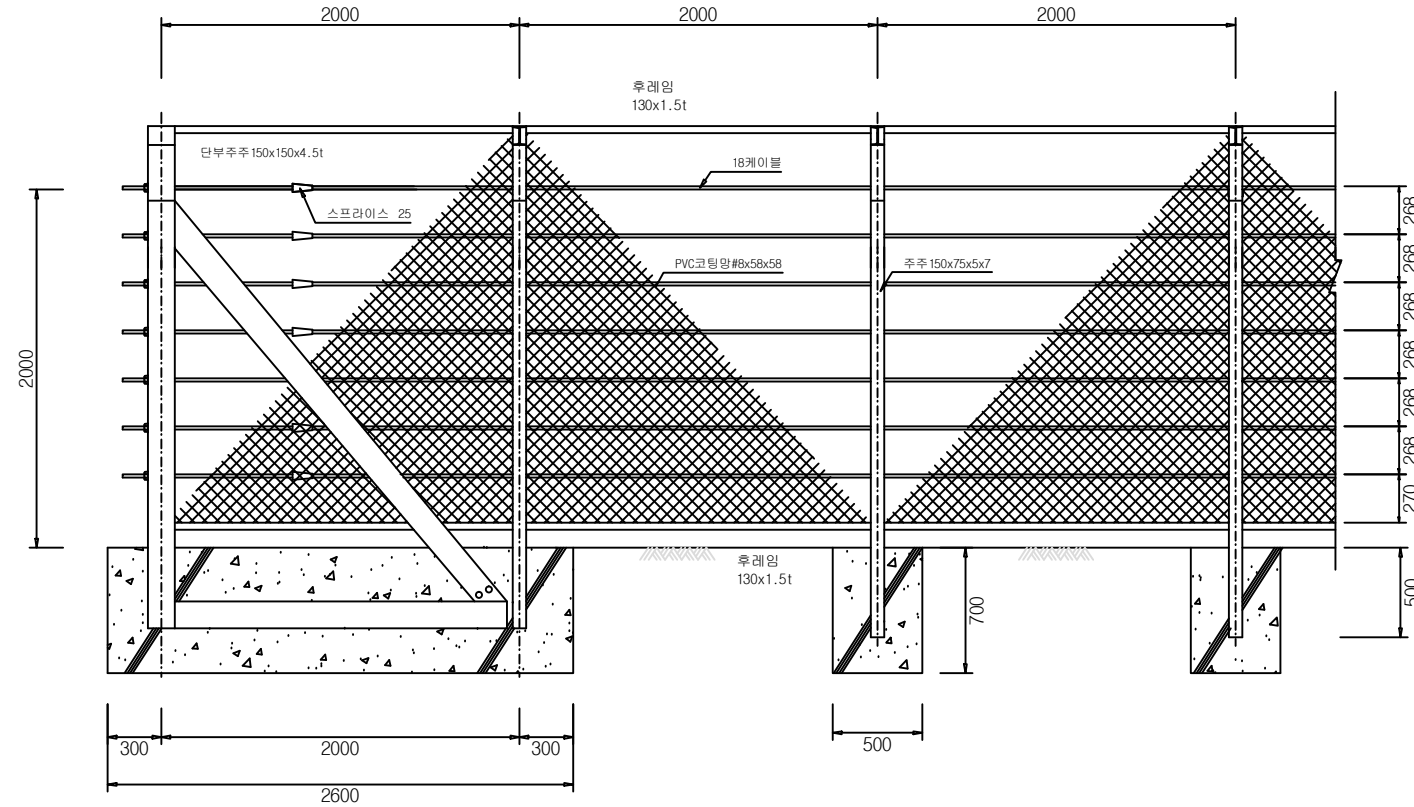


정면도

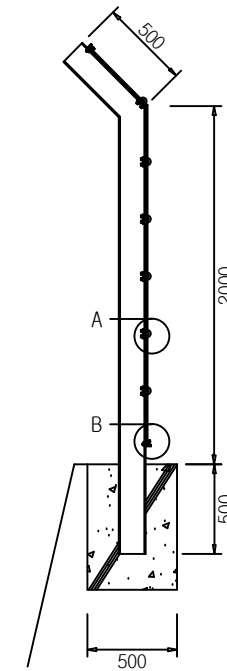


측면도

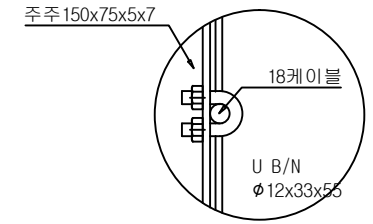


A 상세도

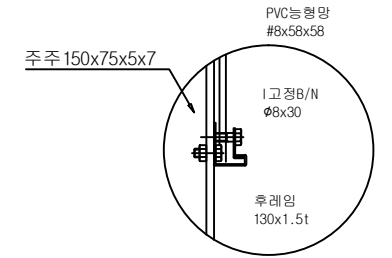


B 상세도

 


케이블

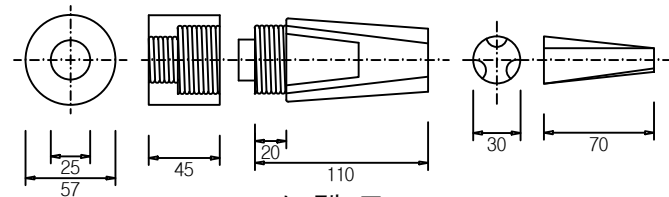

소켓트

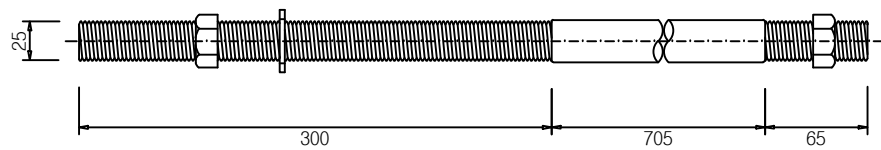

스프라이스

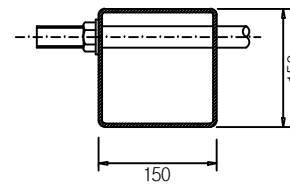

단부주주

H빔 낙석방지헨스 H=2.5M 재료표 (표준구간)

품명	규격	수량	단위	비고
주주	150X75X5X7	3.0	M	아연용융도금
능형망	#8x58x58	5.4	M ²	PVC코팅
형선	#8	4	M	PVC코팅
와이어로프	φ18	14	M	아연용융도금
후레임	130x1.5t	4	M	아연용융도금
연결판	200x50x1.5t	1	EA	아연용융도금
I형 B/N	φ9x30	2	EA	S T S
I형 B/N	φ8x30	14	EA	S T S
연결 B/N	φ6x12	4	EA	S T S
U자 클립 B/N	φ12x33x55	7	EA	아연용융도금

공사명	시행처	용역회사	축척	설계일자	과업참여자			도면명	도면번호
					과업책임자	분야별책임자	설계자		
2013년도 산림내 위험시설물 정비공사	관악구	CHUNIL (주) 천일	A1 NONE A3 NONE	2013. 02	박윤호	박기철	김순민	낙석방지울타리 상세도	005