

2013년도 산림내 위험시설물 정비공사
설 계 도


[청룡동 산174-172 일대]

2013 . 02.



관 약 구


위 치 도

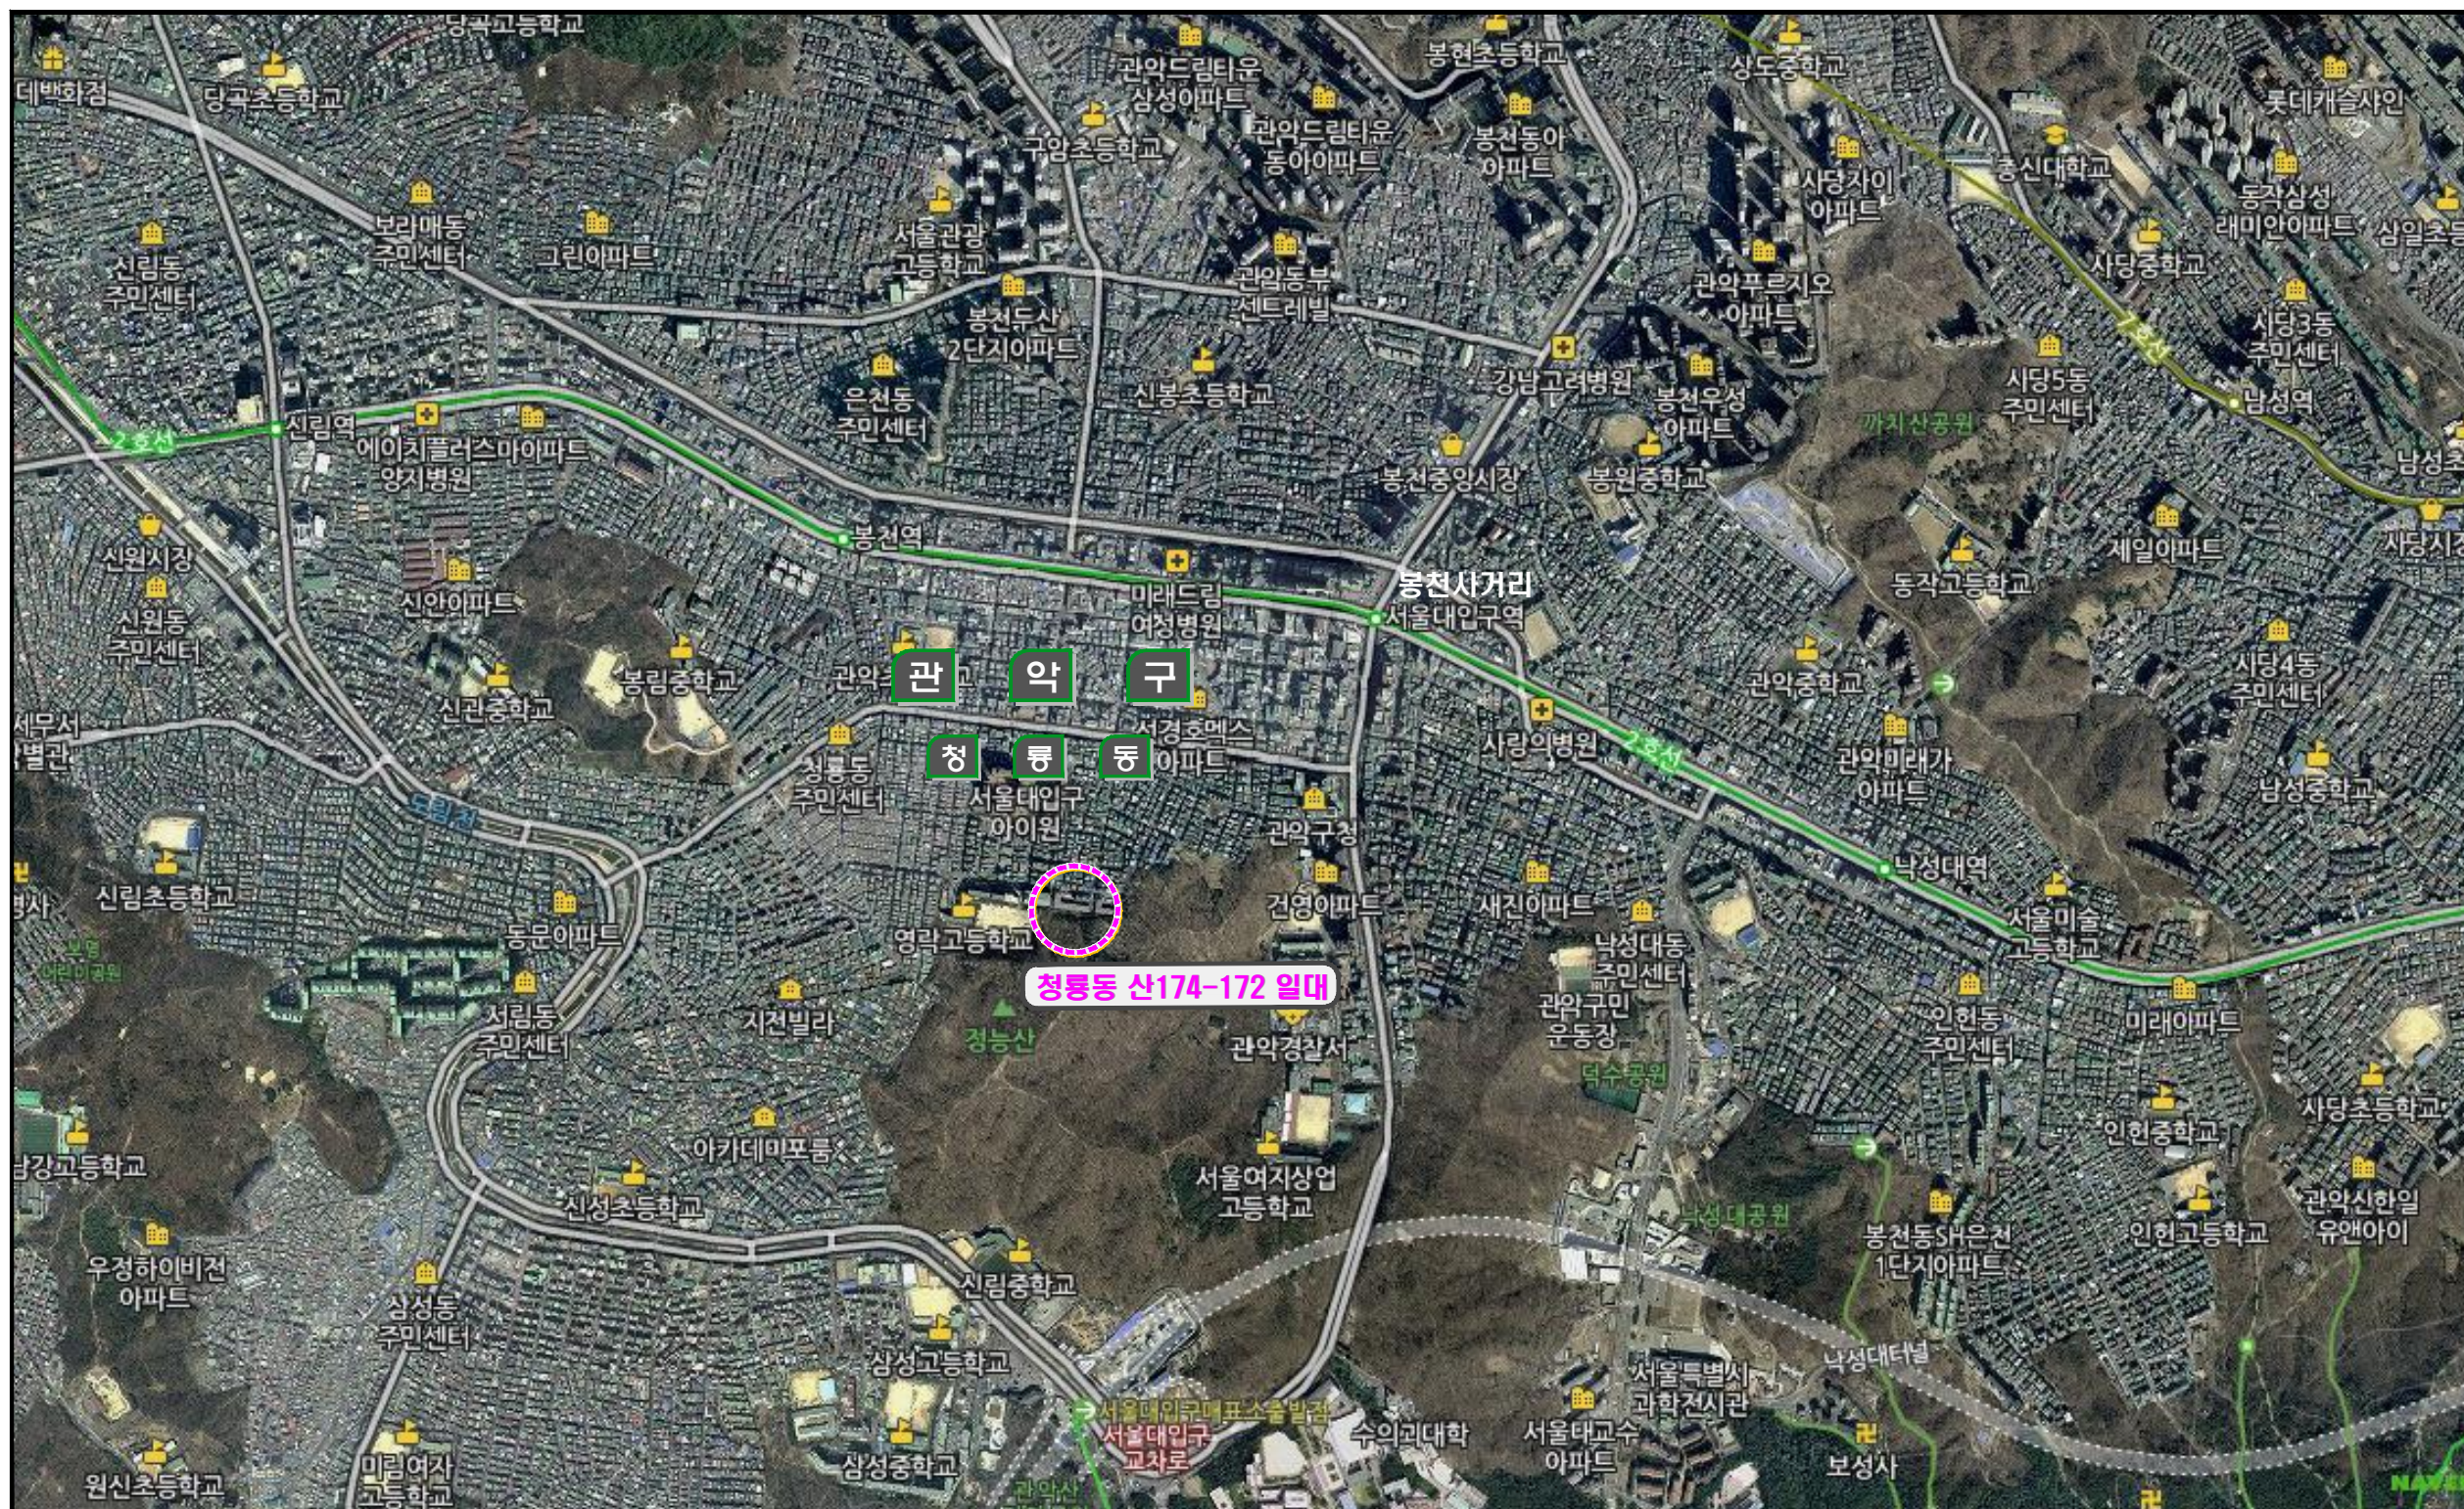

공 사 명	시 행 청	용 역 회 사	축 적	설 계 일 자	과 임 자			도 면 명	도면번호
					과 임 책 임 자	과 임 아 참 여 자	설 계 자		
2013년도 산림내 위험시설물 정비공사	관 악 구	CHUNIL (주) 천 일	A1 NONE A3 NONE	2013. 02	박 윤 호	박 기 철	김 순 민	위 치 도	

공사 계획 평면도 (당초)


(청룡동 산174-172 일대)

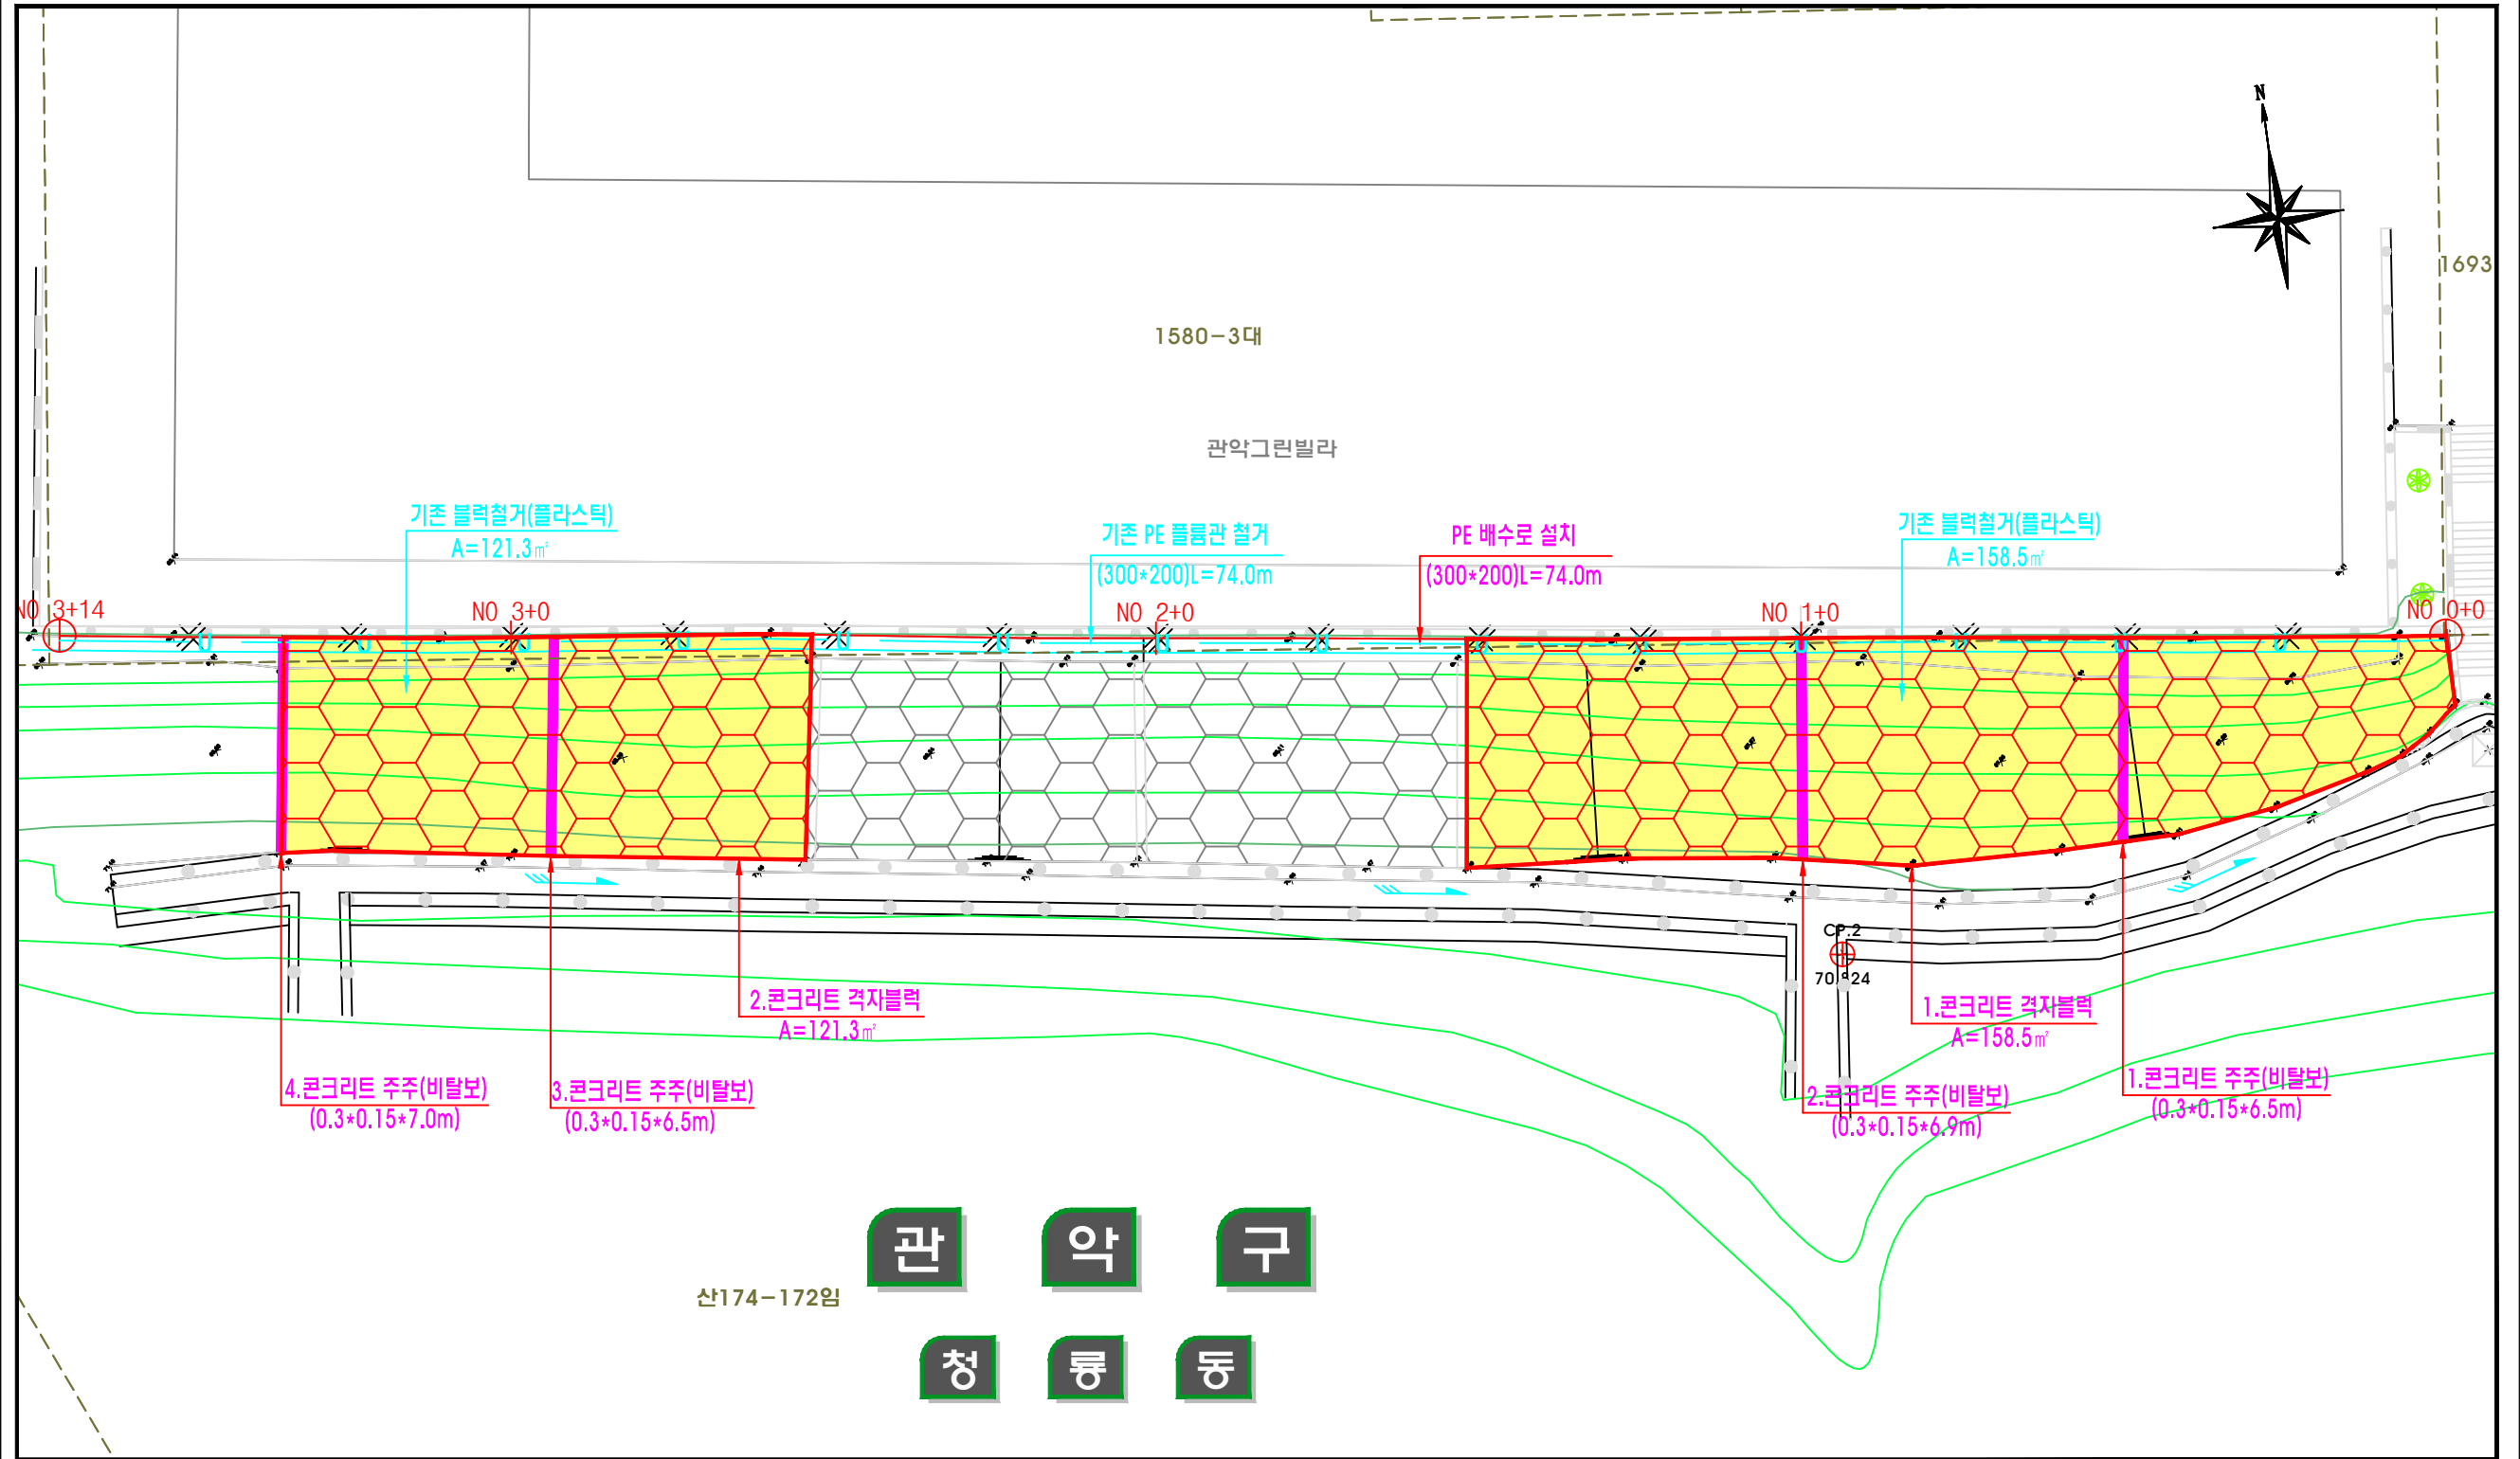

공사명	시행청	용역회사	축척	설계일자	과업책임자			도면명	도면번호
					과업책임자	분야별책임자	설계자		
2013년도 산림내 위험시설물 정비공사	관악구	CHUNIL (주) 천일	A1 1/100 A3 1/200	2013. 02	박운호	박기철	김순민	공사 계획 평면도 (청룡동 산174-172 일대)	001


공사 계획 평면도 (변경)

(청룡동 산174-172 일대)

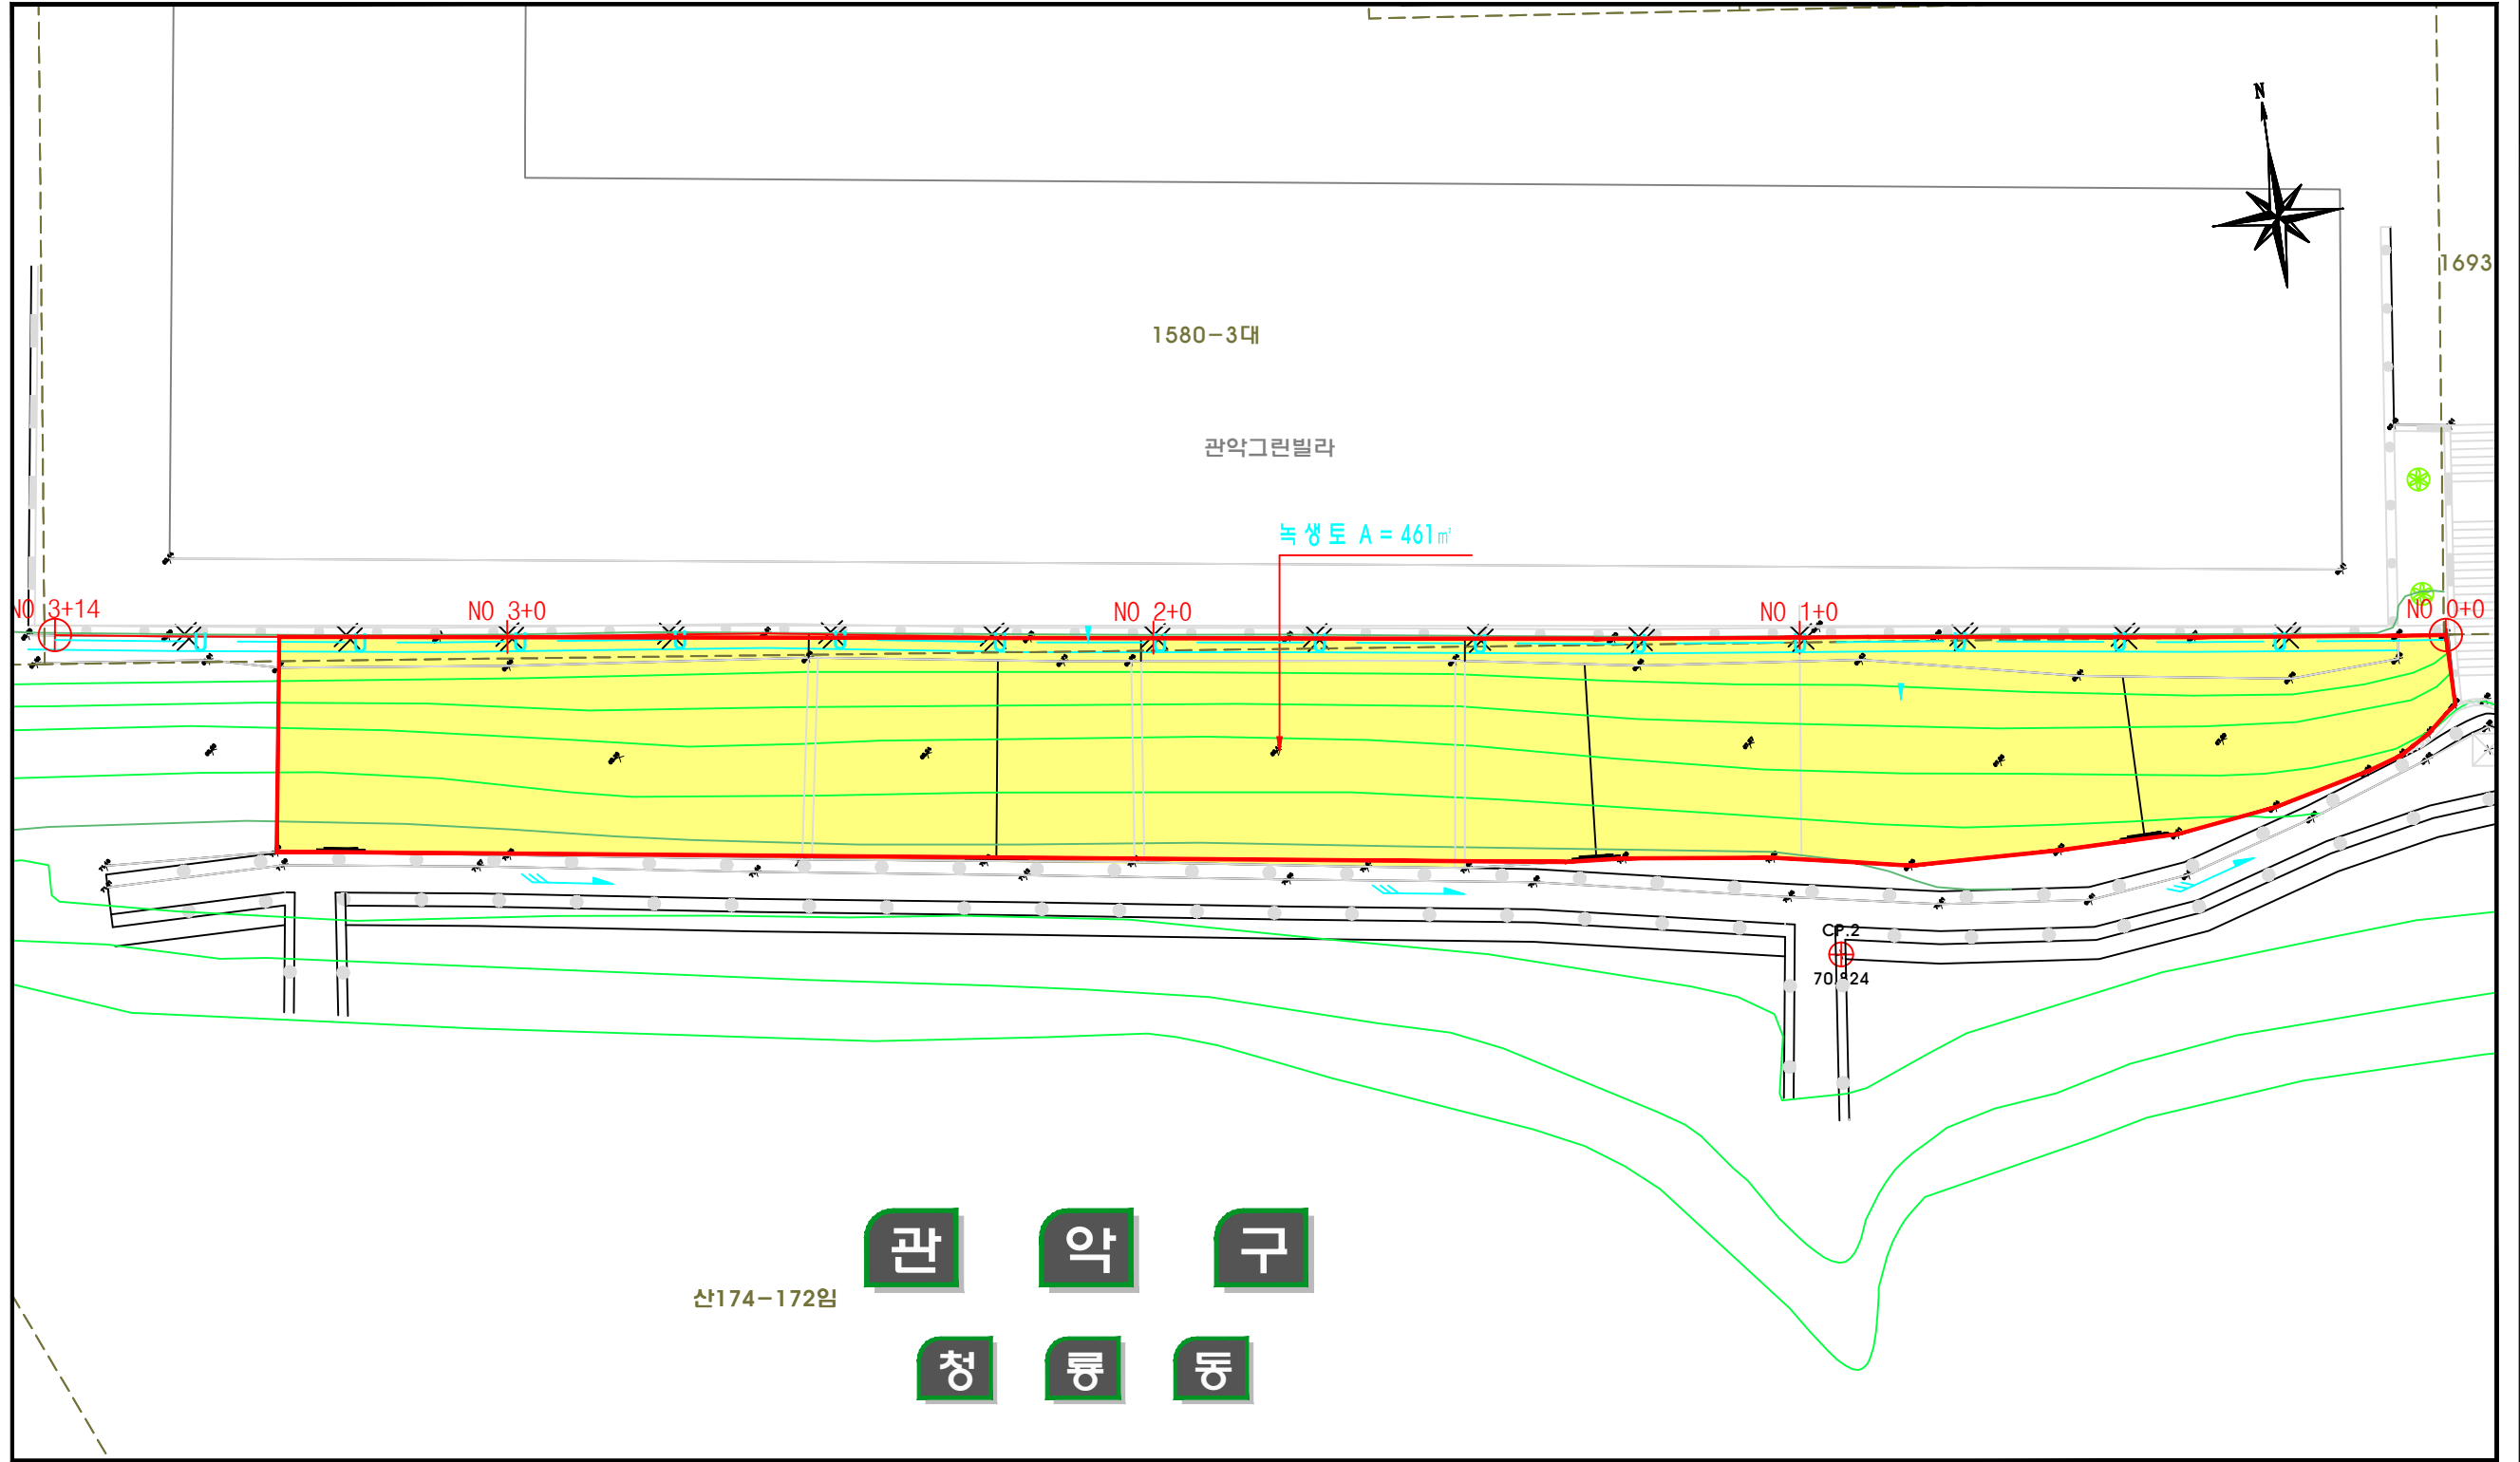

공사명	시행청	용역회사	축척	설계일자	과업참여자			도면명	도면번호
					과업책임자	분야별책임자	설계자		
2013년도 산림내 위험시설물 정비공사	관악구		A1 1 / 100 A3 1 / 200						

현 황 측 량 도 (청룡동 산174-172 일대)

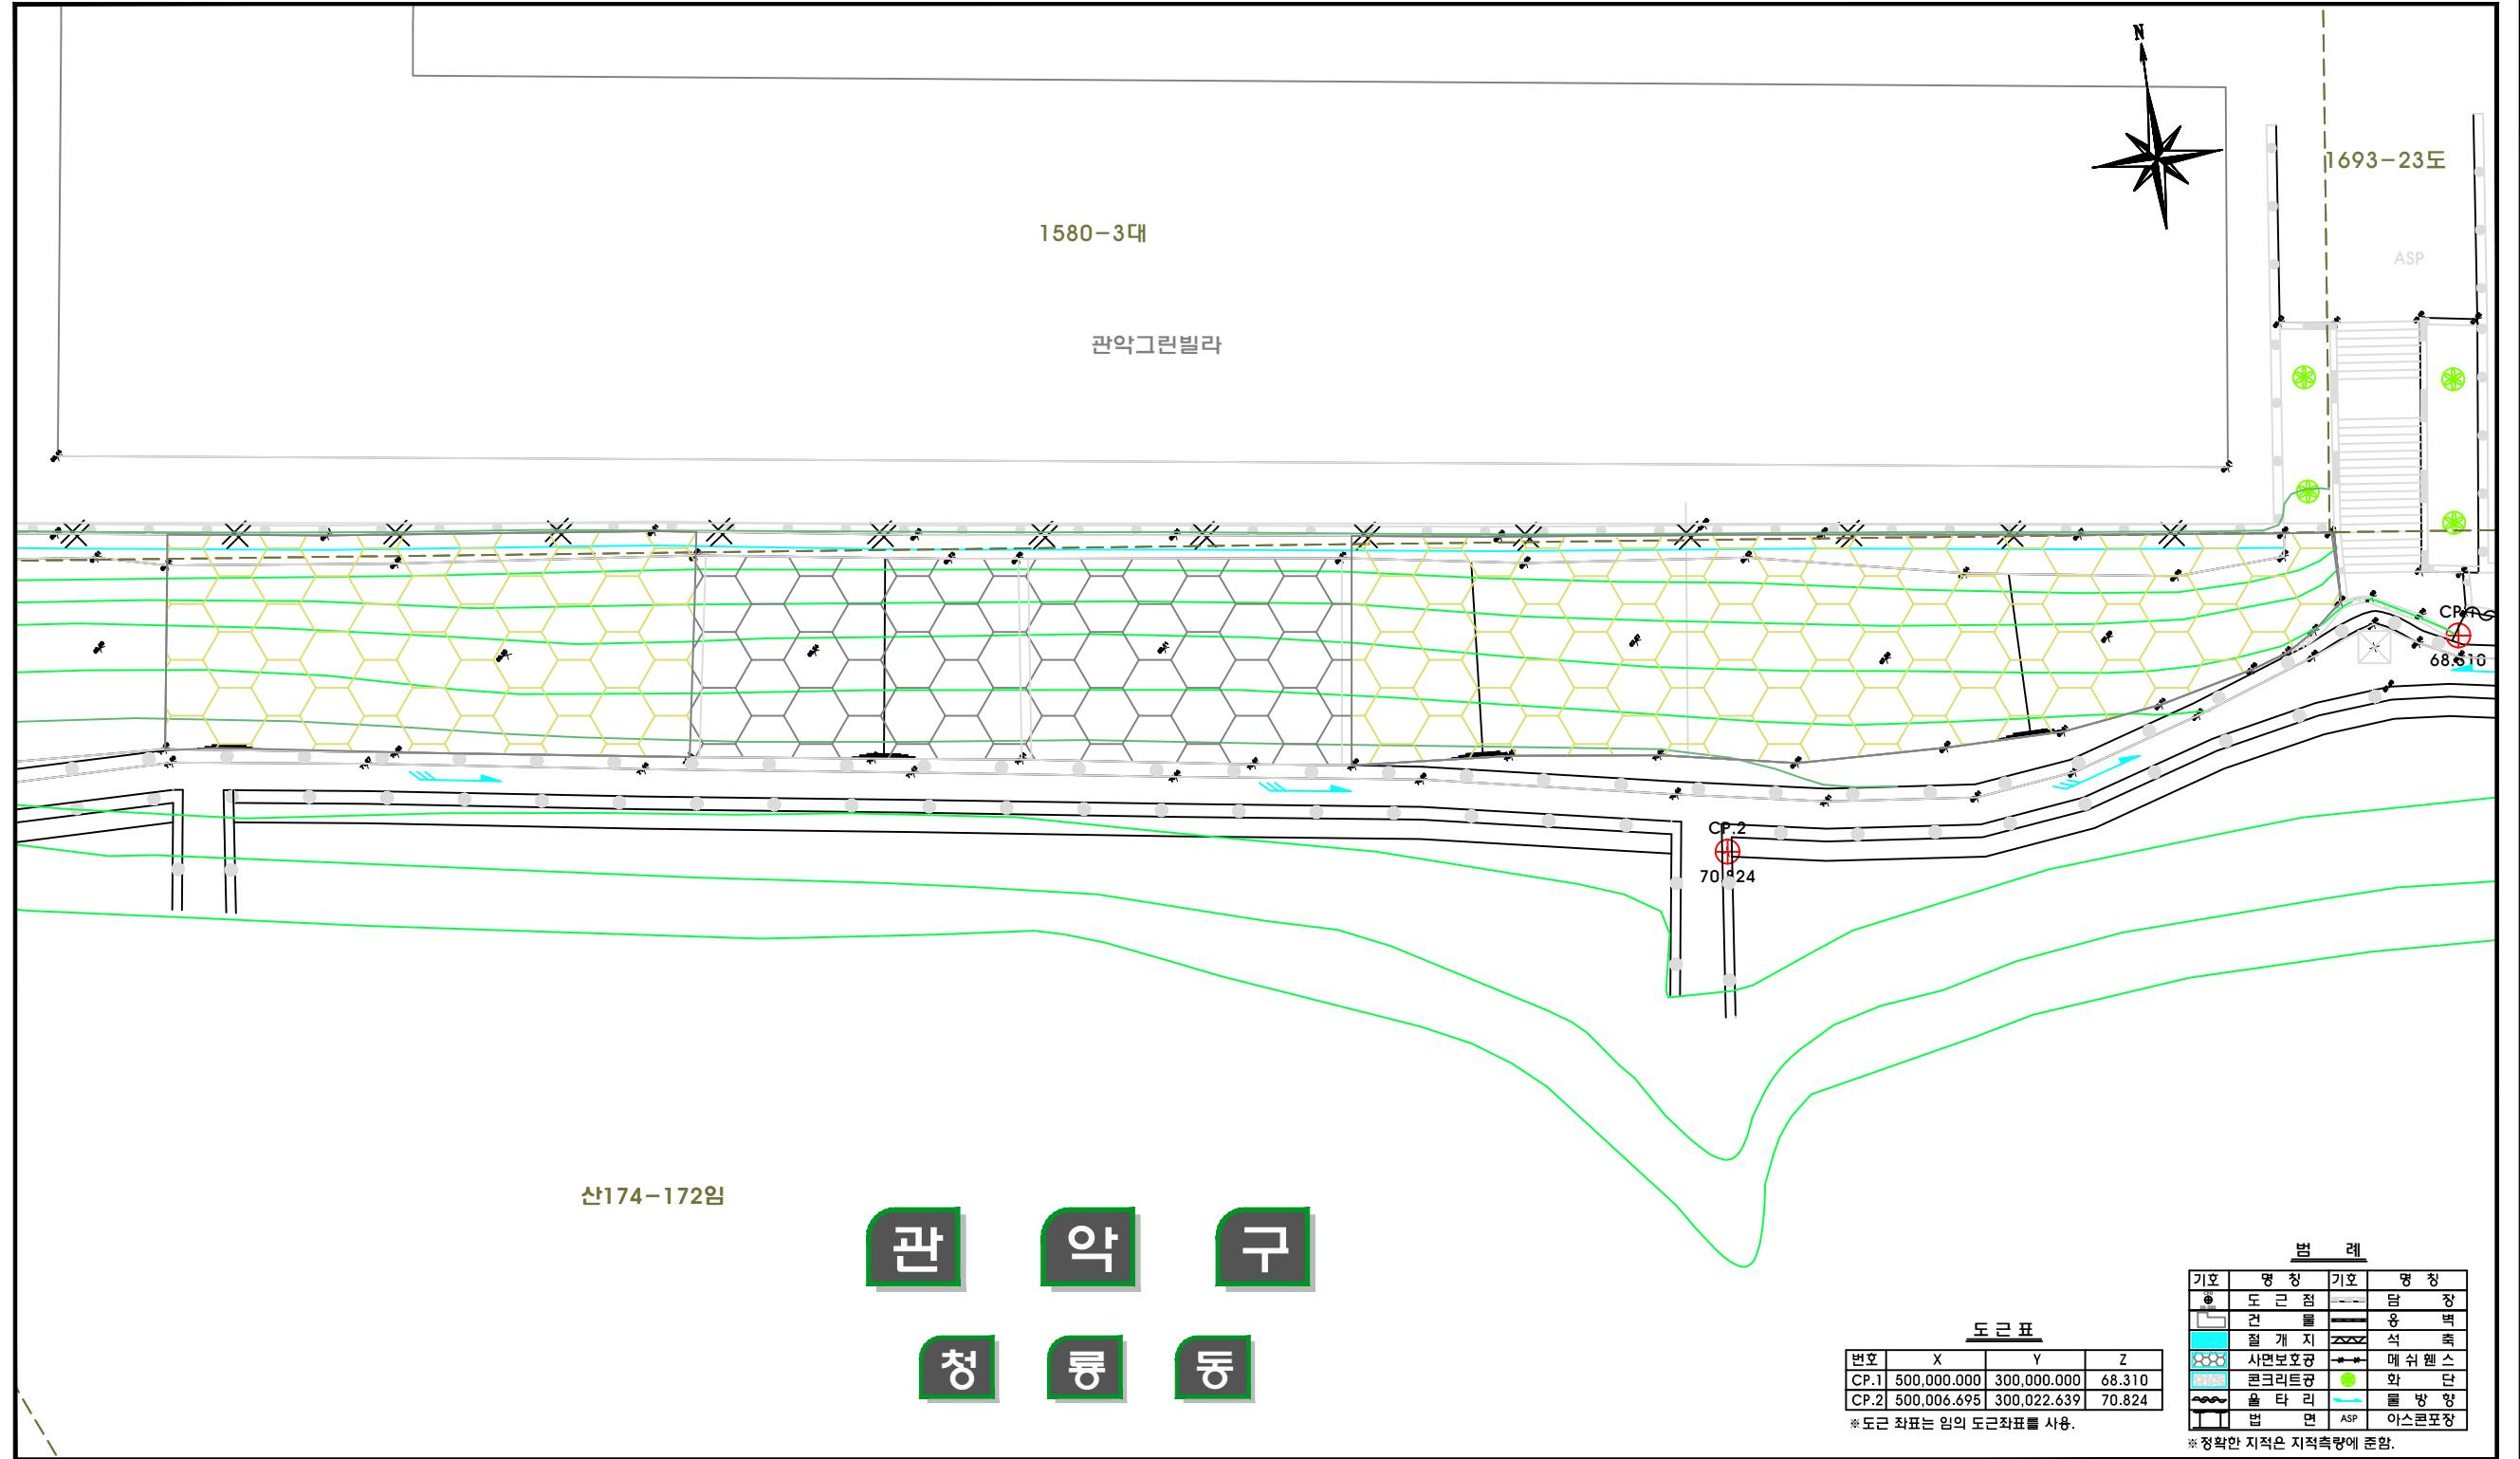

공 사 명	시 행 청	용 역 회 사	축 적	실 계 일 자	과 업 장 여 자			도 면 명	도면번호
					과 업 책 임 자	분 야 별 책 임 자	실 계 자		
2013년도 산림내 위험시설물 정비공사	관 악 구	CHUNIL (주) 천 일	A1 1 / 100 A3 1 / 200	2013. 02	박 윤 호	박 기 철	김 순 민	현 황 측 량 도 (청룡동 산174-172 일대)	005