


신호등 설비 평면도

S = 1:500

등촌삼거리 앞

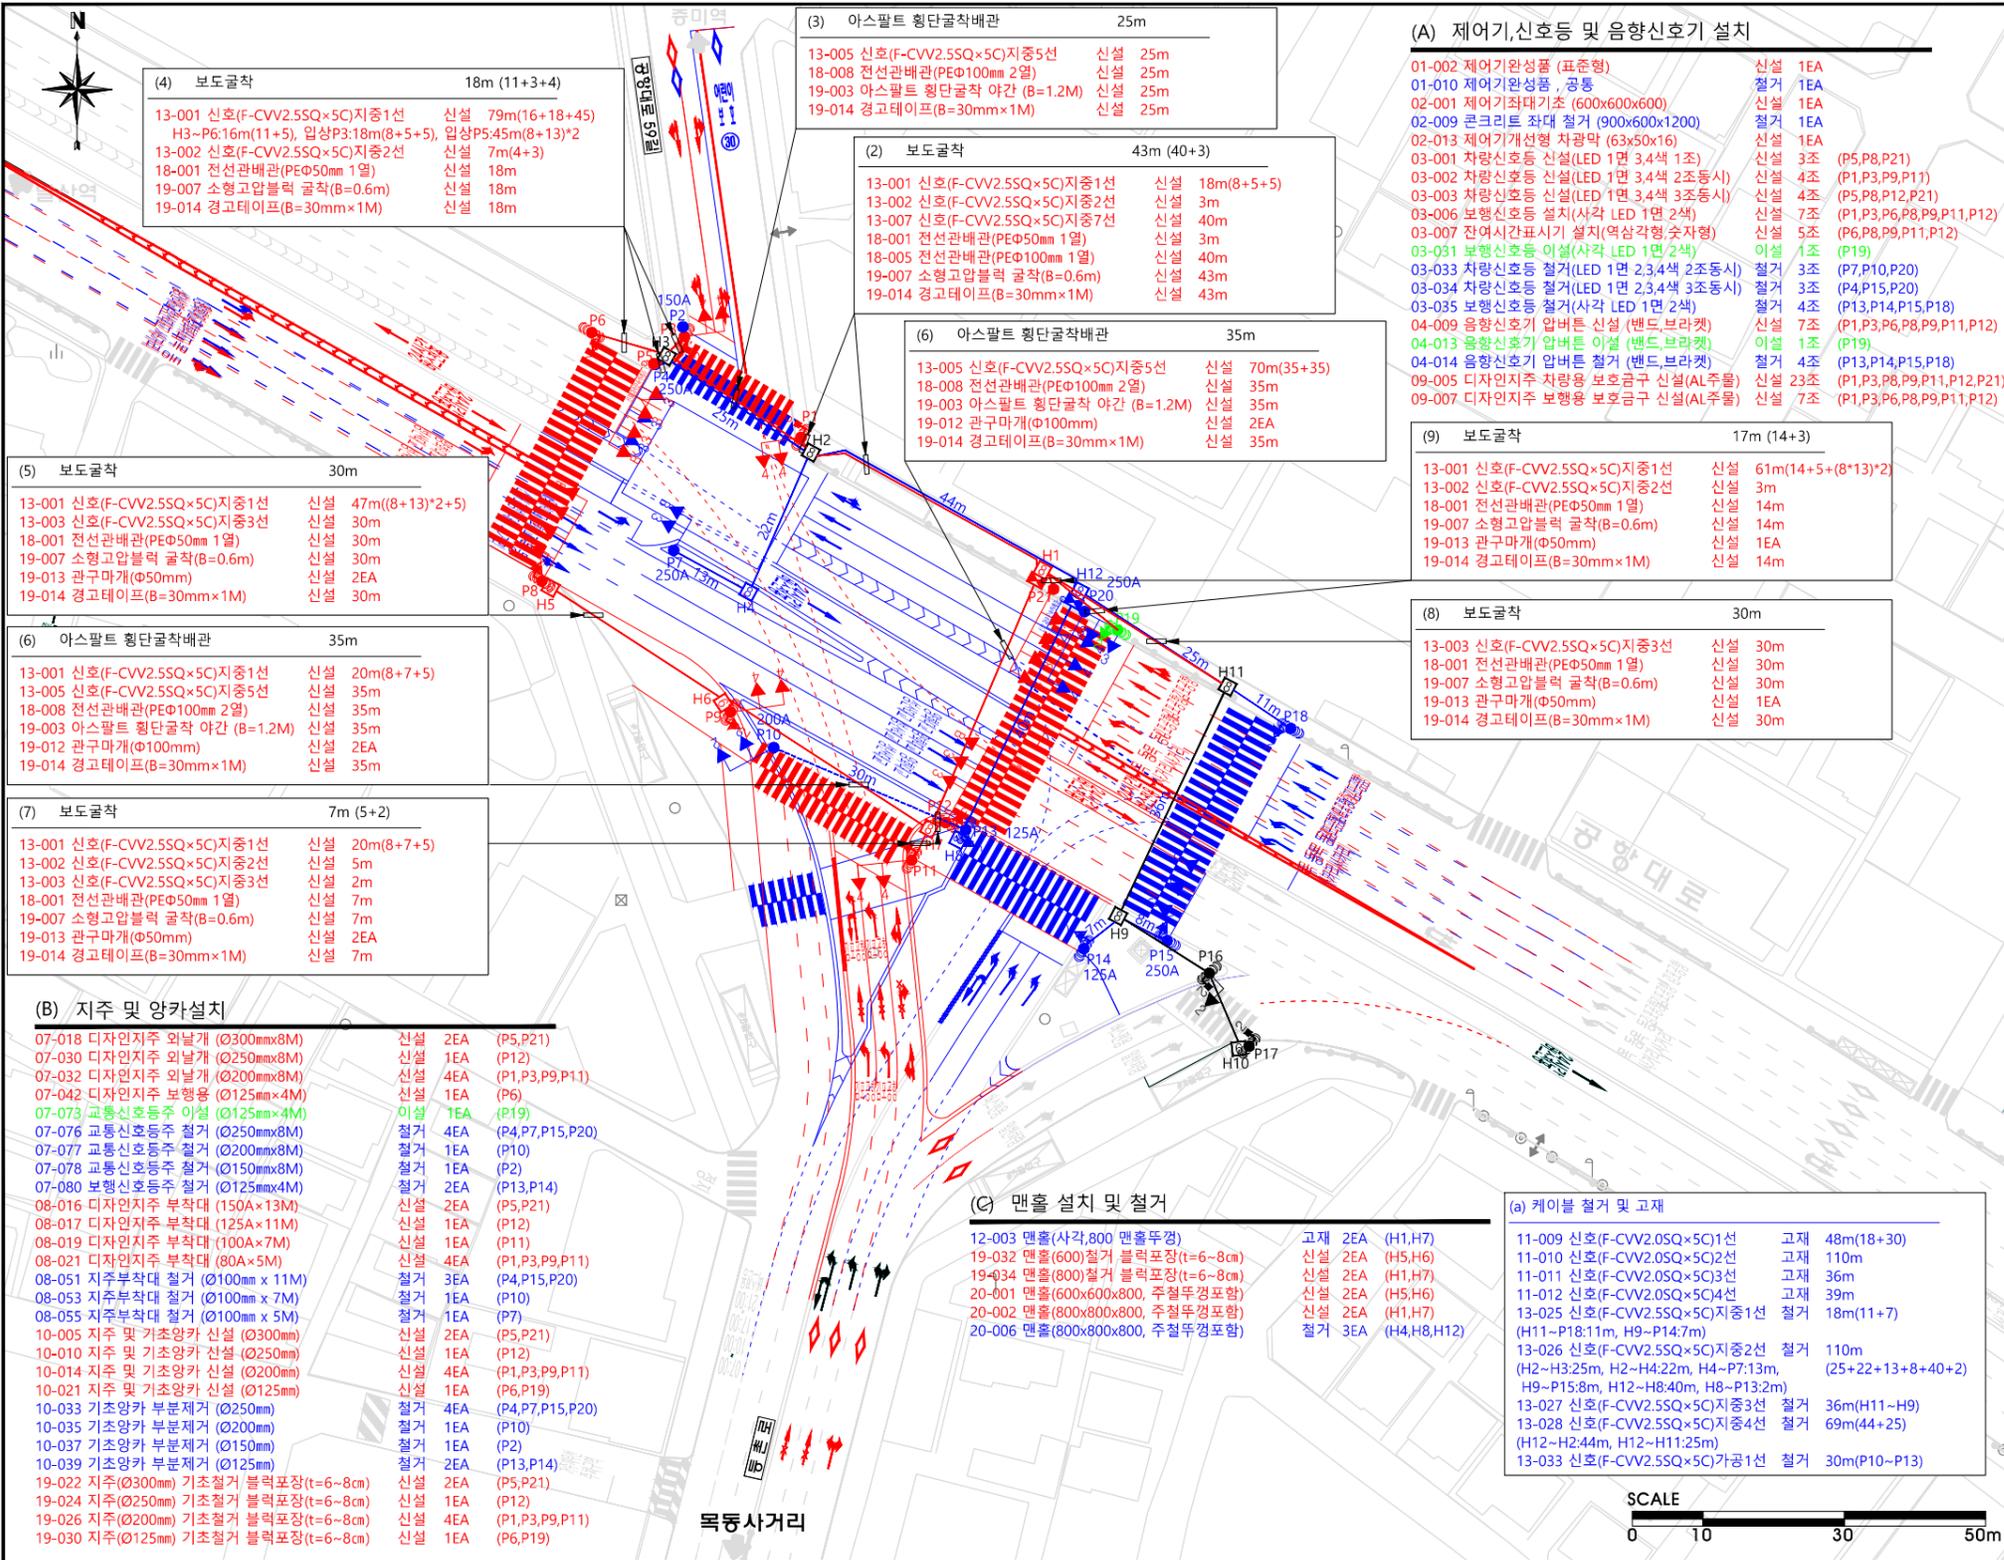

KEYMAP



주기사항(NOTE)

- P1, P3, P5, P6, P9, P11, P12, P21 지주신설
- P19 지주이설
- P2, P4, P7, P13, P14, P15, P20 지주철거
- 전원, 전송 기존단자 및 케이블 재사용.
- 횡단 및 보도구간 굴착가능지역임.
- 맨홀과 맨홀간 전선관 FCΦ100mm 1열사용
- 아스팔트횡단굴착시 전선관 FCΦ100mm 2열
- 기존관로는 신호선만 설치

공사명	시행처	용역회사	축척	설계일자	감리책임자	감리책임자	실제자	도면명	도면번호
2017 중앙버스전용차로 흐름개선 설계	서울특별시	대산 엔지니어링 (株) 大田 茶山 이엔지	1:500	2017. 8	김준기	김웅찬	임윤상	신호등 설비 평면도	E-03