


특기사항 NOTE

L1	LED T5(지정색) 1140mm/20W	118 ea
L1.1	LED T5(지정색) 846mm/15W	0 ea
L1.2	LED T5(지정색) 588mm/10W	10 ea
L1.3	LED T5(지정색) 286mm/6W	8 ea

- 전등의 기구위치는 설계자와 협의 후 시공할 것.
- 전등은 부스 끝으로부터 높이 300(mm) 떨어진 2700(mm)에 위치한다.
- 전등이 천장높이로 인해 불가피하게 조정될 경우 통일감을 위해 2200(mm) 위치로 한다.

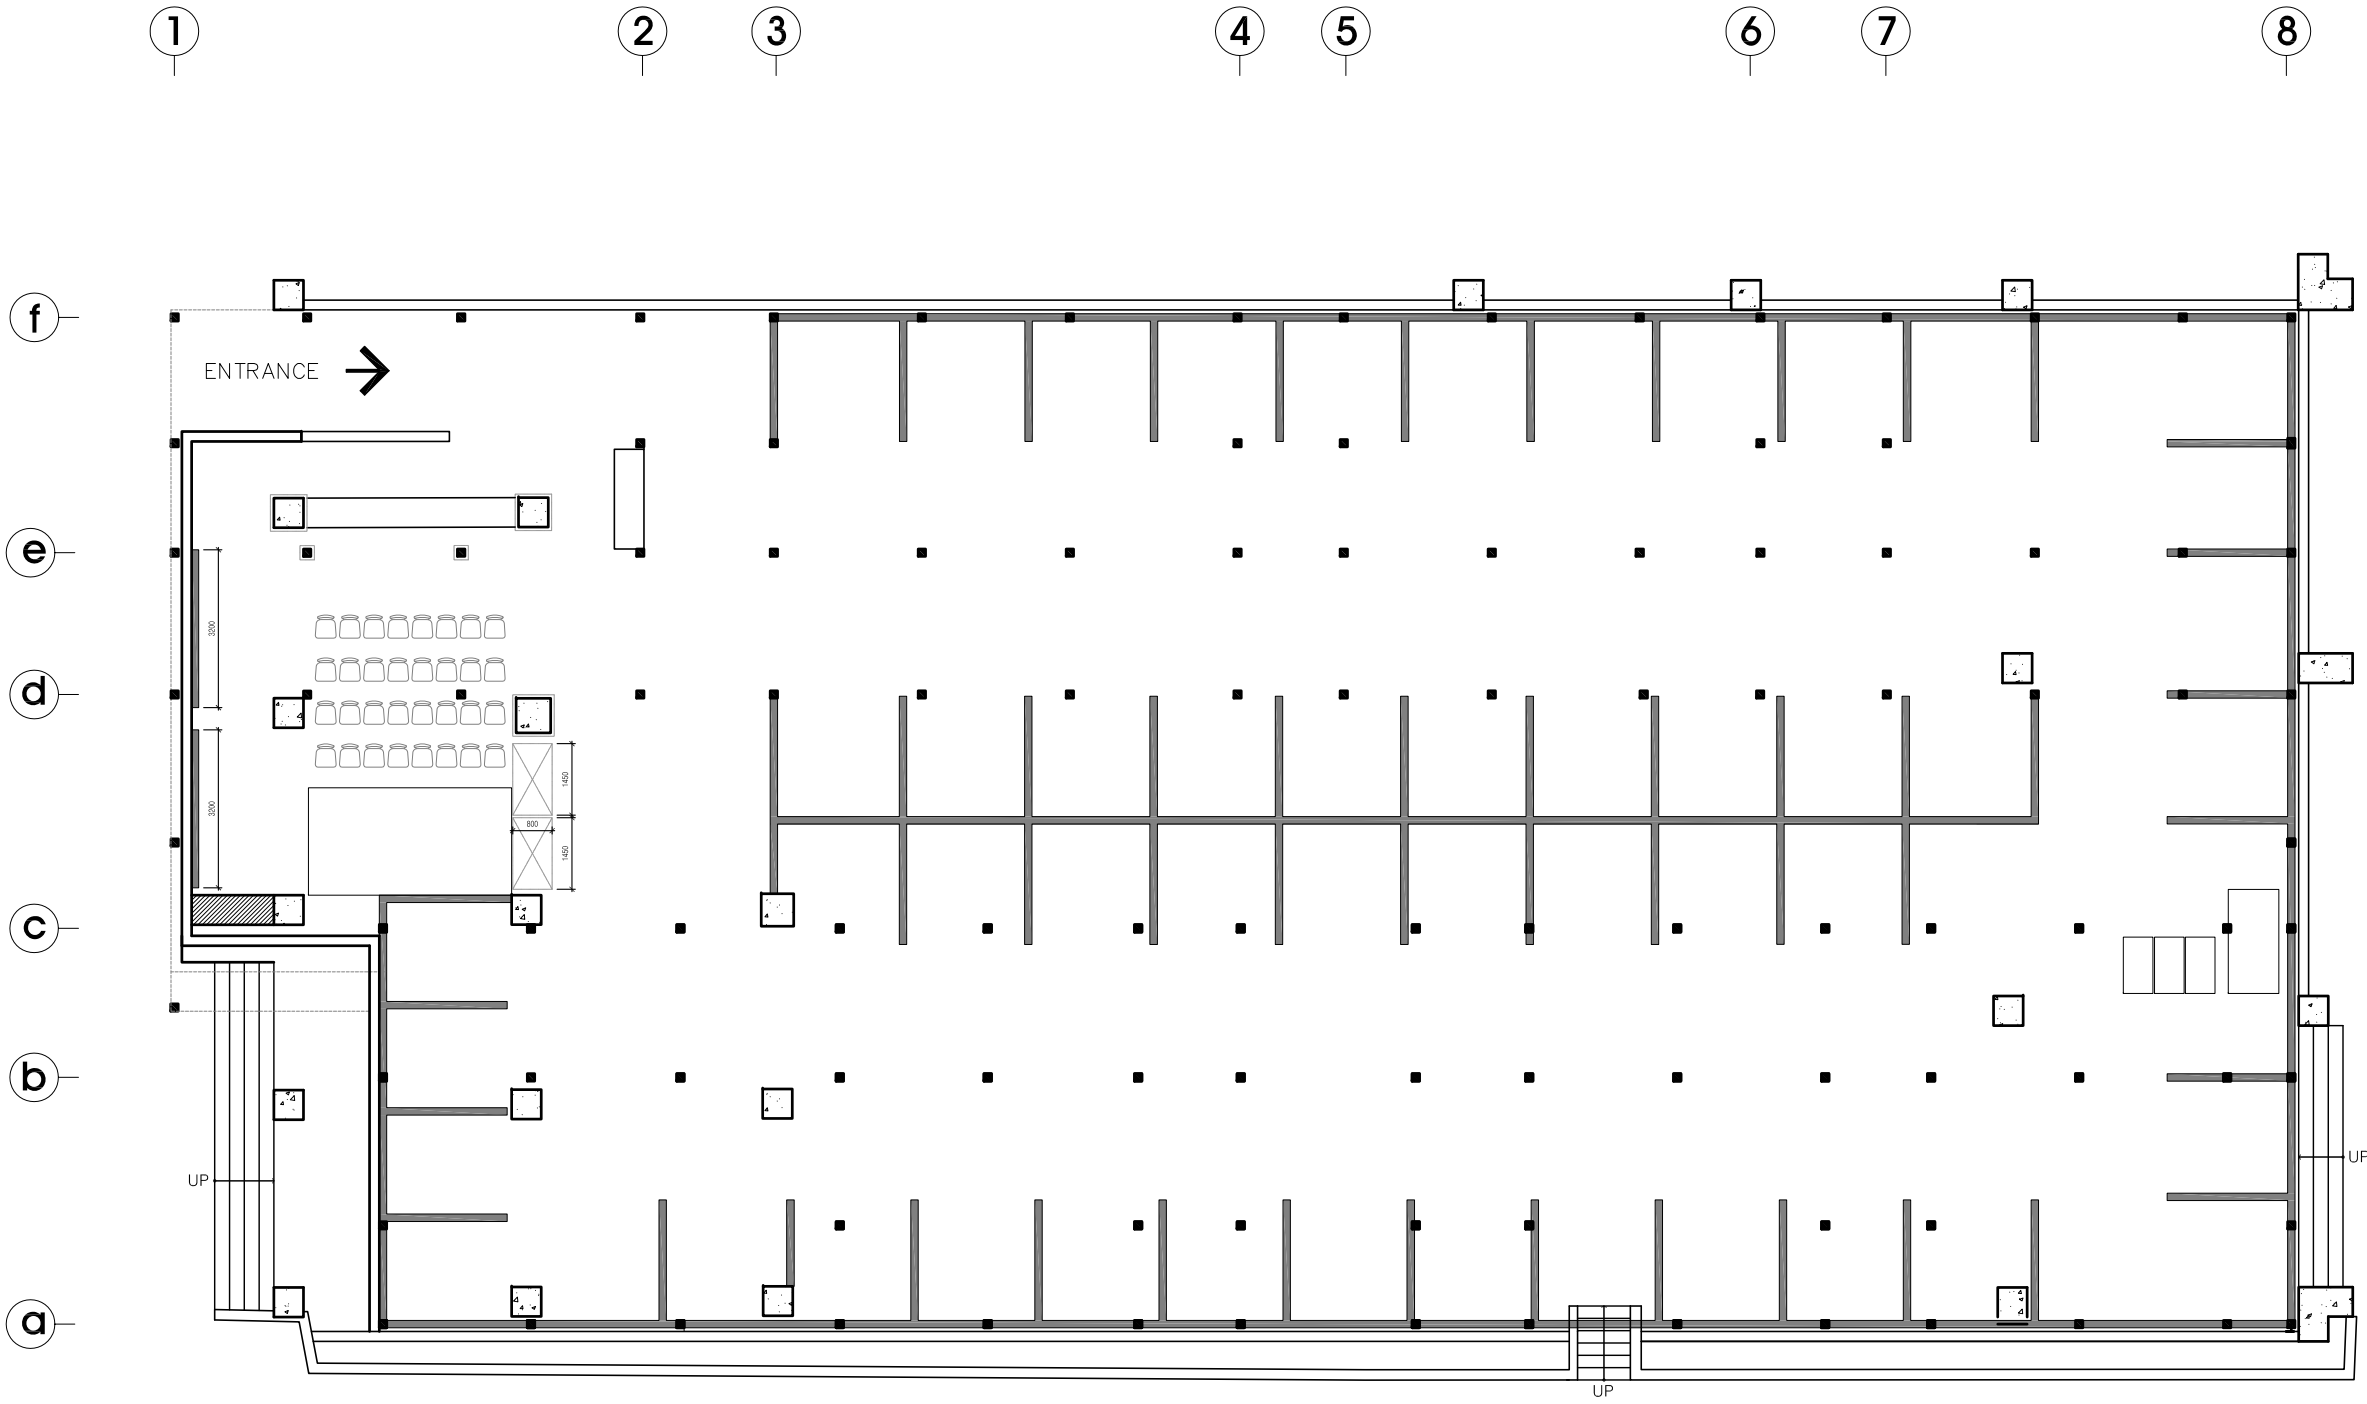

consultant	
project title 바람난 미술 인테리어공사	
drawing title 평면도(천정도)	
checked by 이병철	drawn by 이지은
DRAWING NO. □□-□□□□	
scale A3:1/150, A1:1/75	sheet no. 1
date 2015. 11. 10	

1 평면도(천정도)  
(축척 1/150)