


# 서울 시립과학관 화성특별전 전시연출

---

인테리어도면  
2018. 9. 18

(주)HULIAC

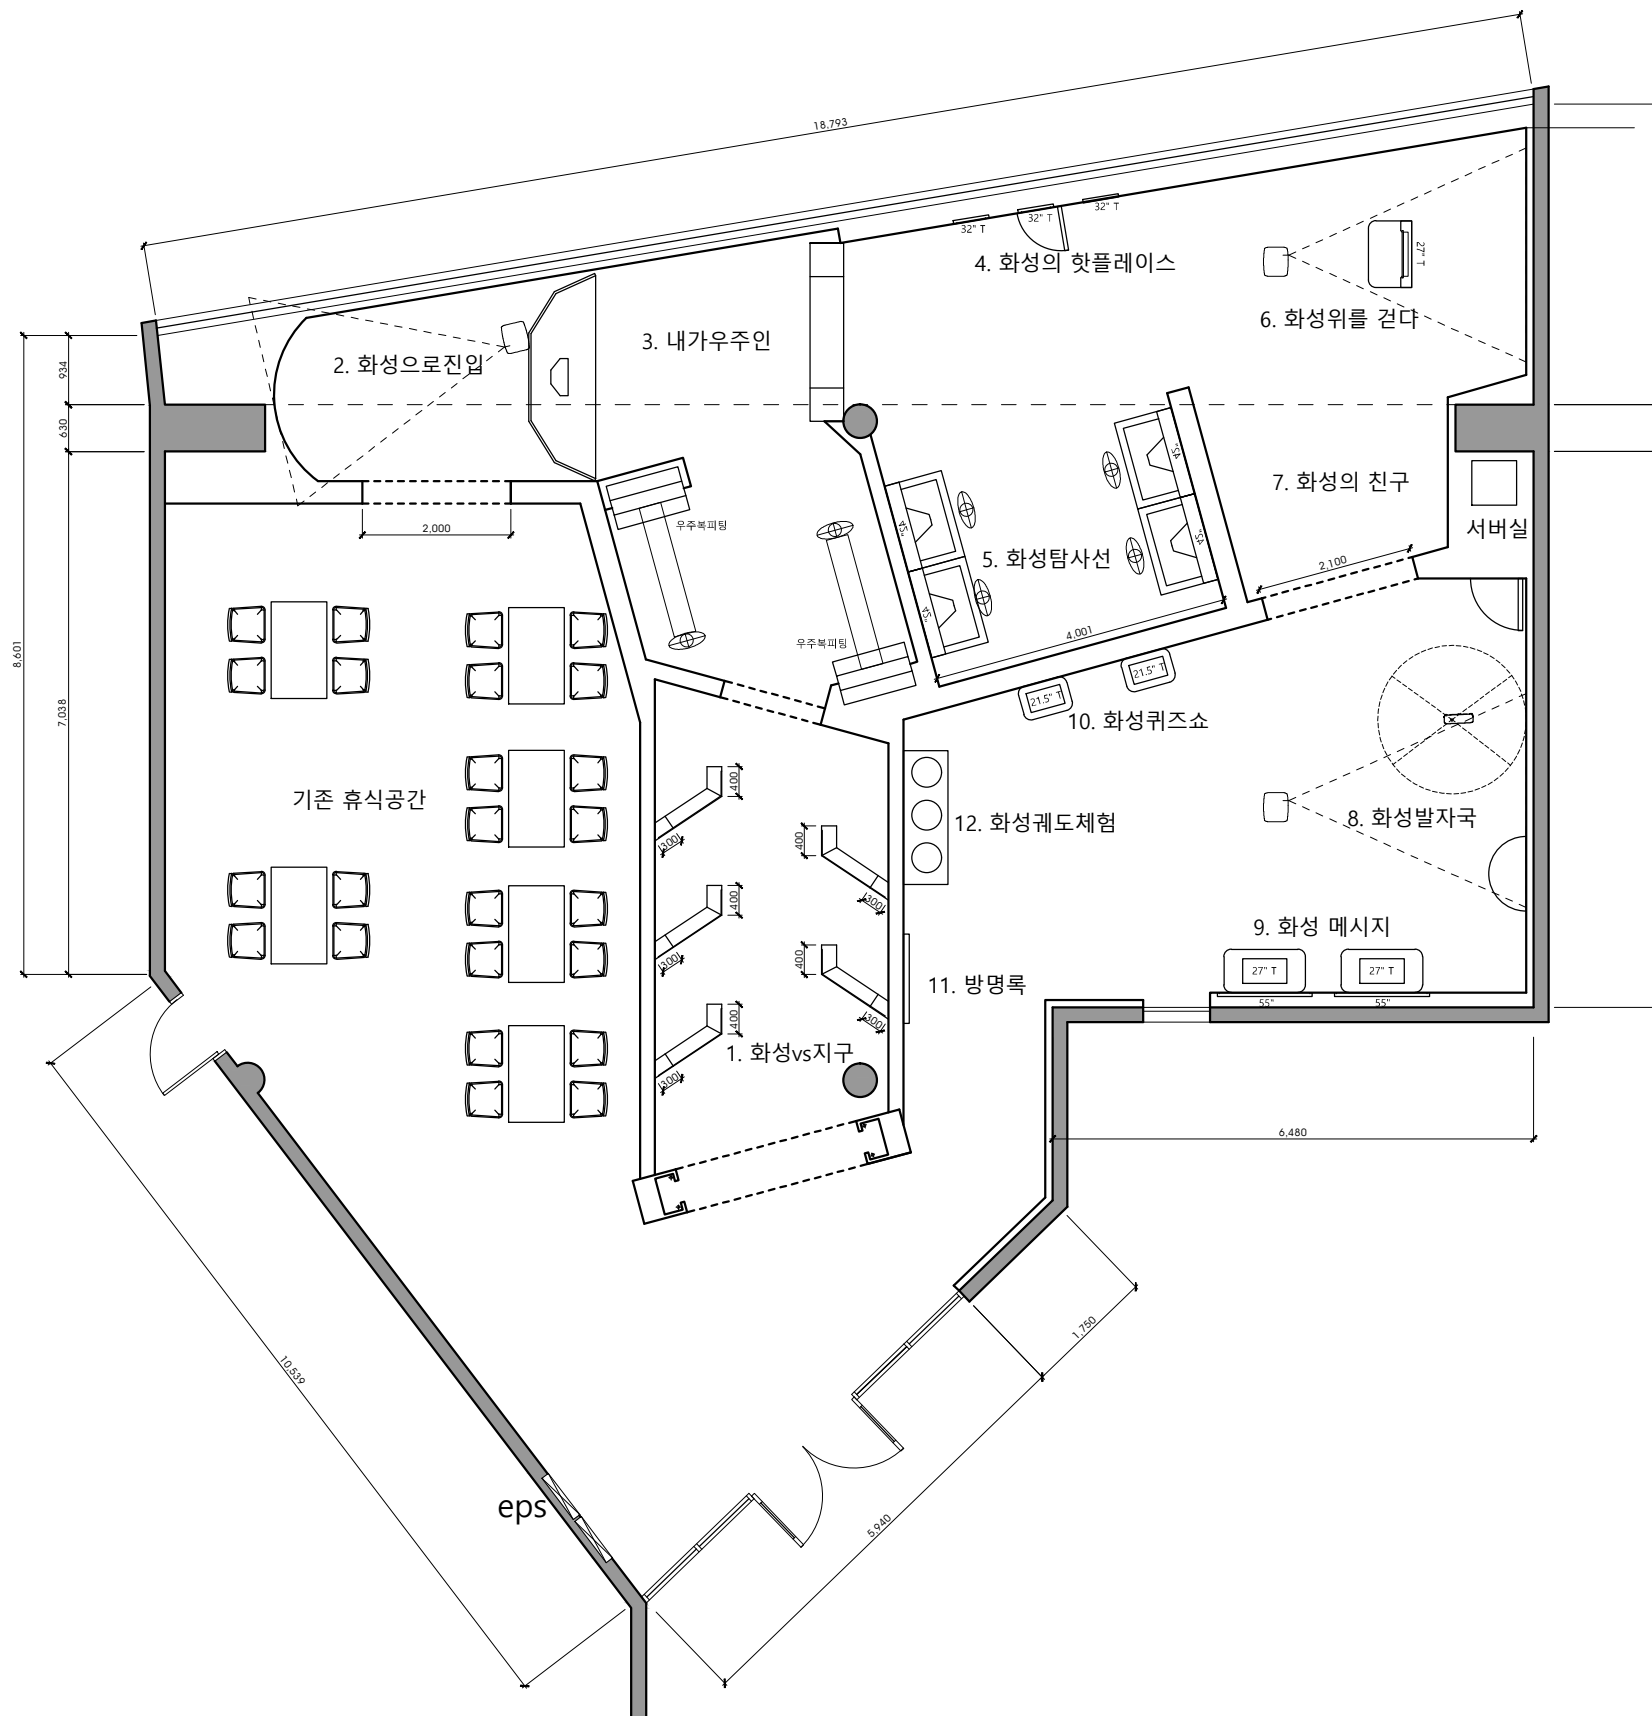

공 사 명 (PROJECT TITLE)

시립과학관  
화성특별전 전시연출

도 면 명 (DRAWING TITLE)

FLOOR PLAN

REVISION

NO	AMENDMENT	DATE

승 인 (APPROVED BY.)

검 토 (CHECKED BY.)

디 자 인 (DESIGN BY.)

제 도 (DRAWING BY.)

축 척 (SCALE.)

날 짜 (DATE.)

도 면 번 호 (DRAWING NO.)

일 련 번 호 (SHEET NO.)


J.WOO  
INTERIOR DESIGN

공 사 명 (PROJECT TITLE)

시립과학관  
화성특별전 전시연출

도 면 명 (DRAWING TITLE.)

CEILING PLAN

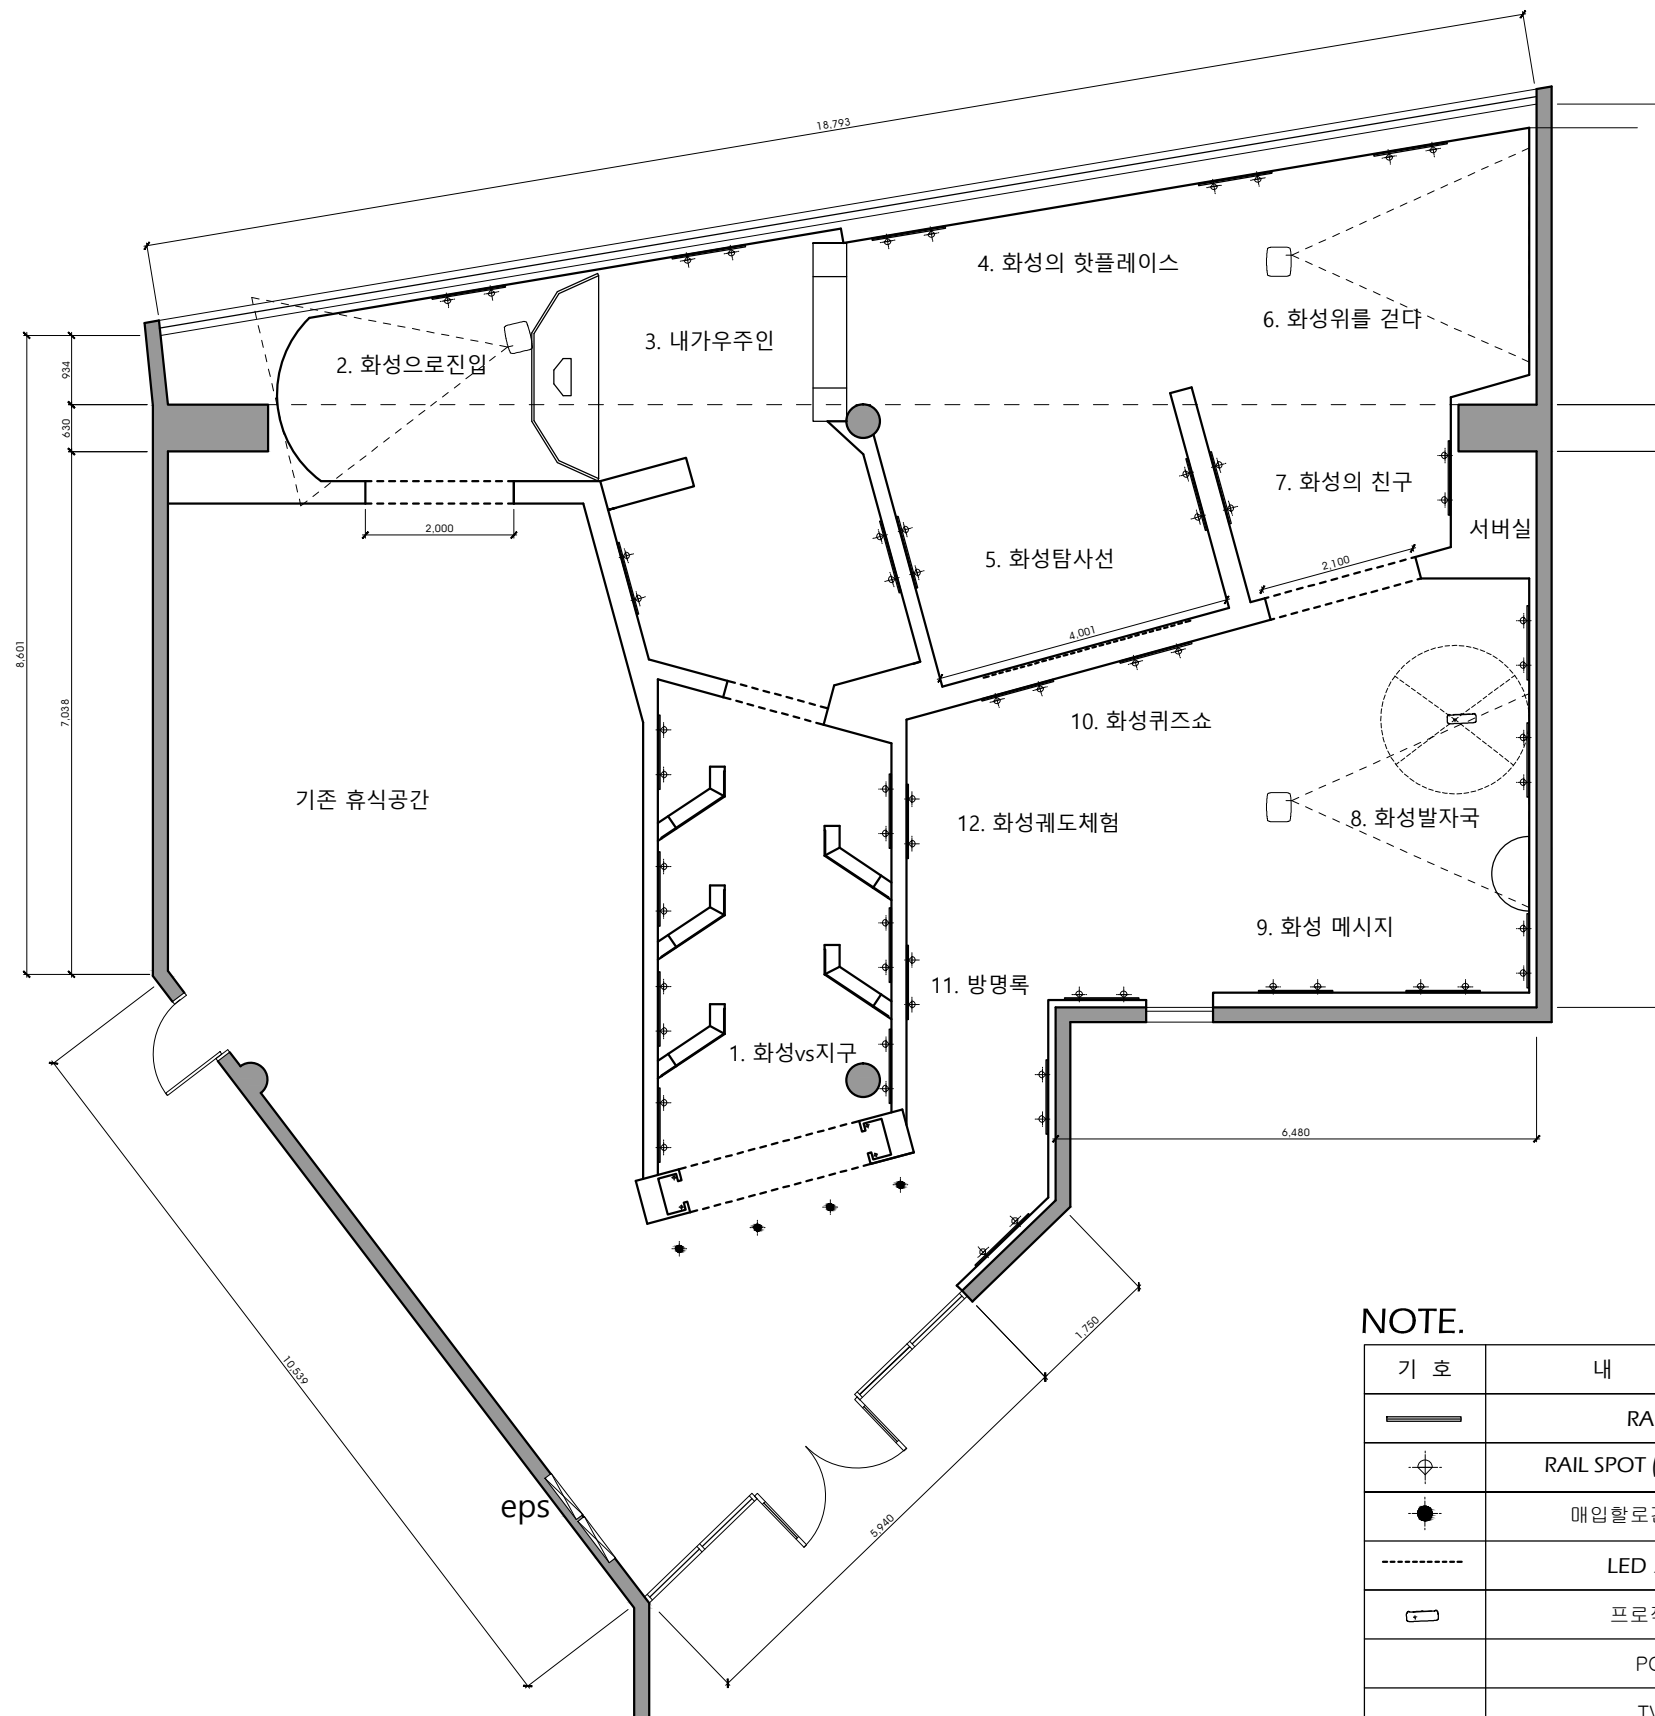

NOTE.

기 호	내 용	용 량	EA	계
—	RAIL		30	
⊕	RAIL SPOT (LED COB)	8W	68	544W
●	매입할로겐 (LED)	8W	4	32W
-----	LED 모듈	10W	30	300W
□	프로젝트	300W	4	1200W
	PC	200W	4	800W
	TV	50W	14	700W

총 3576W

REVISION

NO	AMENDMENT	DATE

승 인 (APPROVED BY.)

검 토 (CHECKED BY.)

디 자 인 (DESIGN BY.)

제 도 (DRAWING BY.)

축 척 (SCALE.)

날 짜 (DATE.)

도 면 번 호 (DRAWING NO.)

일 련 번 호 (SHEET NO.)


J.WOO  
INTERIOR DESIGN

공 사 명 (PROJECT TITLE)

시립과학관  
화성특별전 전시연출

도 면 명 (DRAWING TITLE)

전열설비평면도

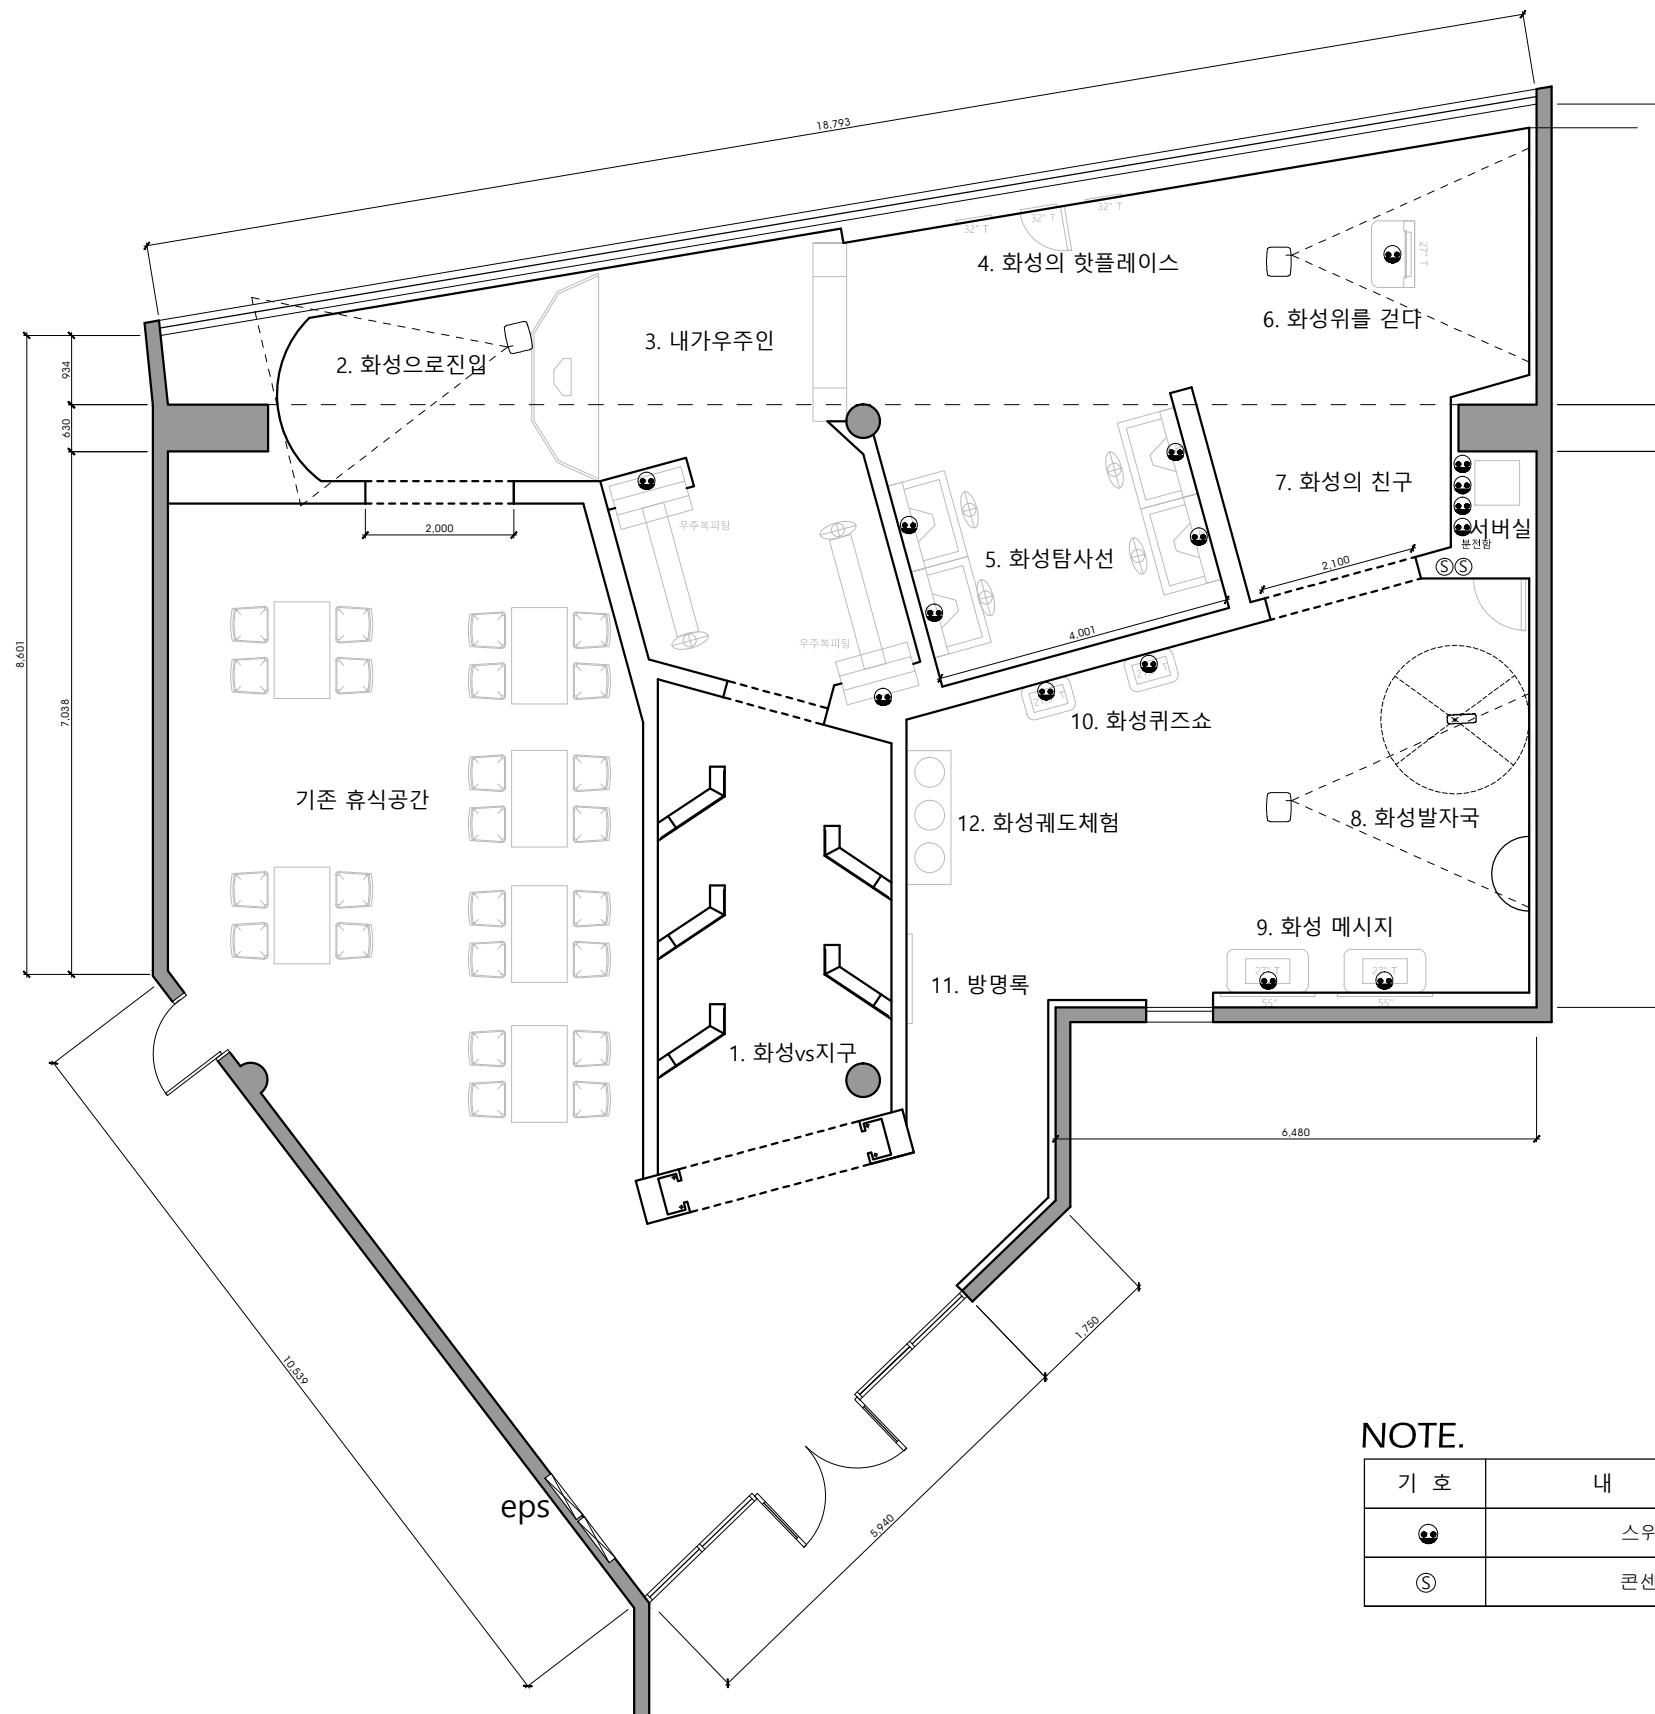

NOTE.

기 호	내 용	EA
☉	스위치	2
Ⓢ	콘센트	15

REVISION

NO	AMENDMENT	DATE

승 인 (APPROVED BY.)

검 토 (CHECKED BY.)

디 자 인 (DESIGN BY.)

제 도 (DRAWING BY.)

축 척 (SCALE.)

날 짜 (DATE.)

도 면 번 호 (DRAWING NO.)

일 련 번 호 (SHEET NO.)

J.WOO  
INTERIOR DESIGN