


송 · 배수관로 전체계획평면도

S = 1:2000

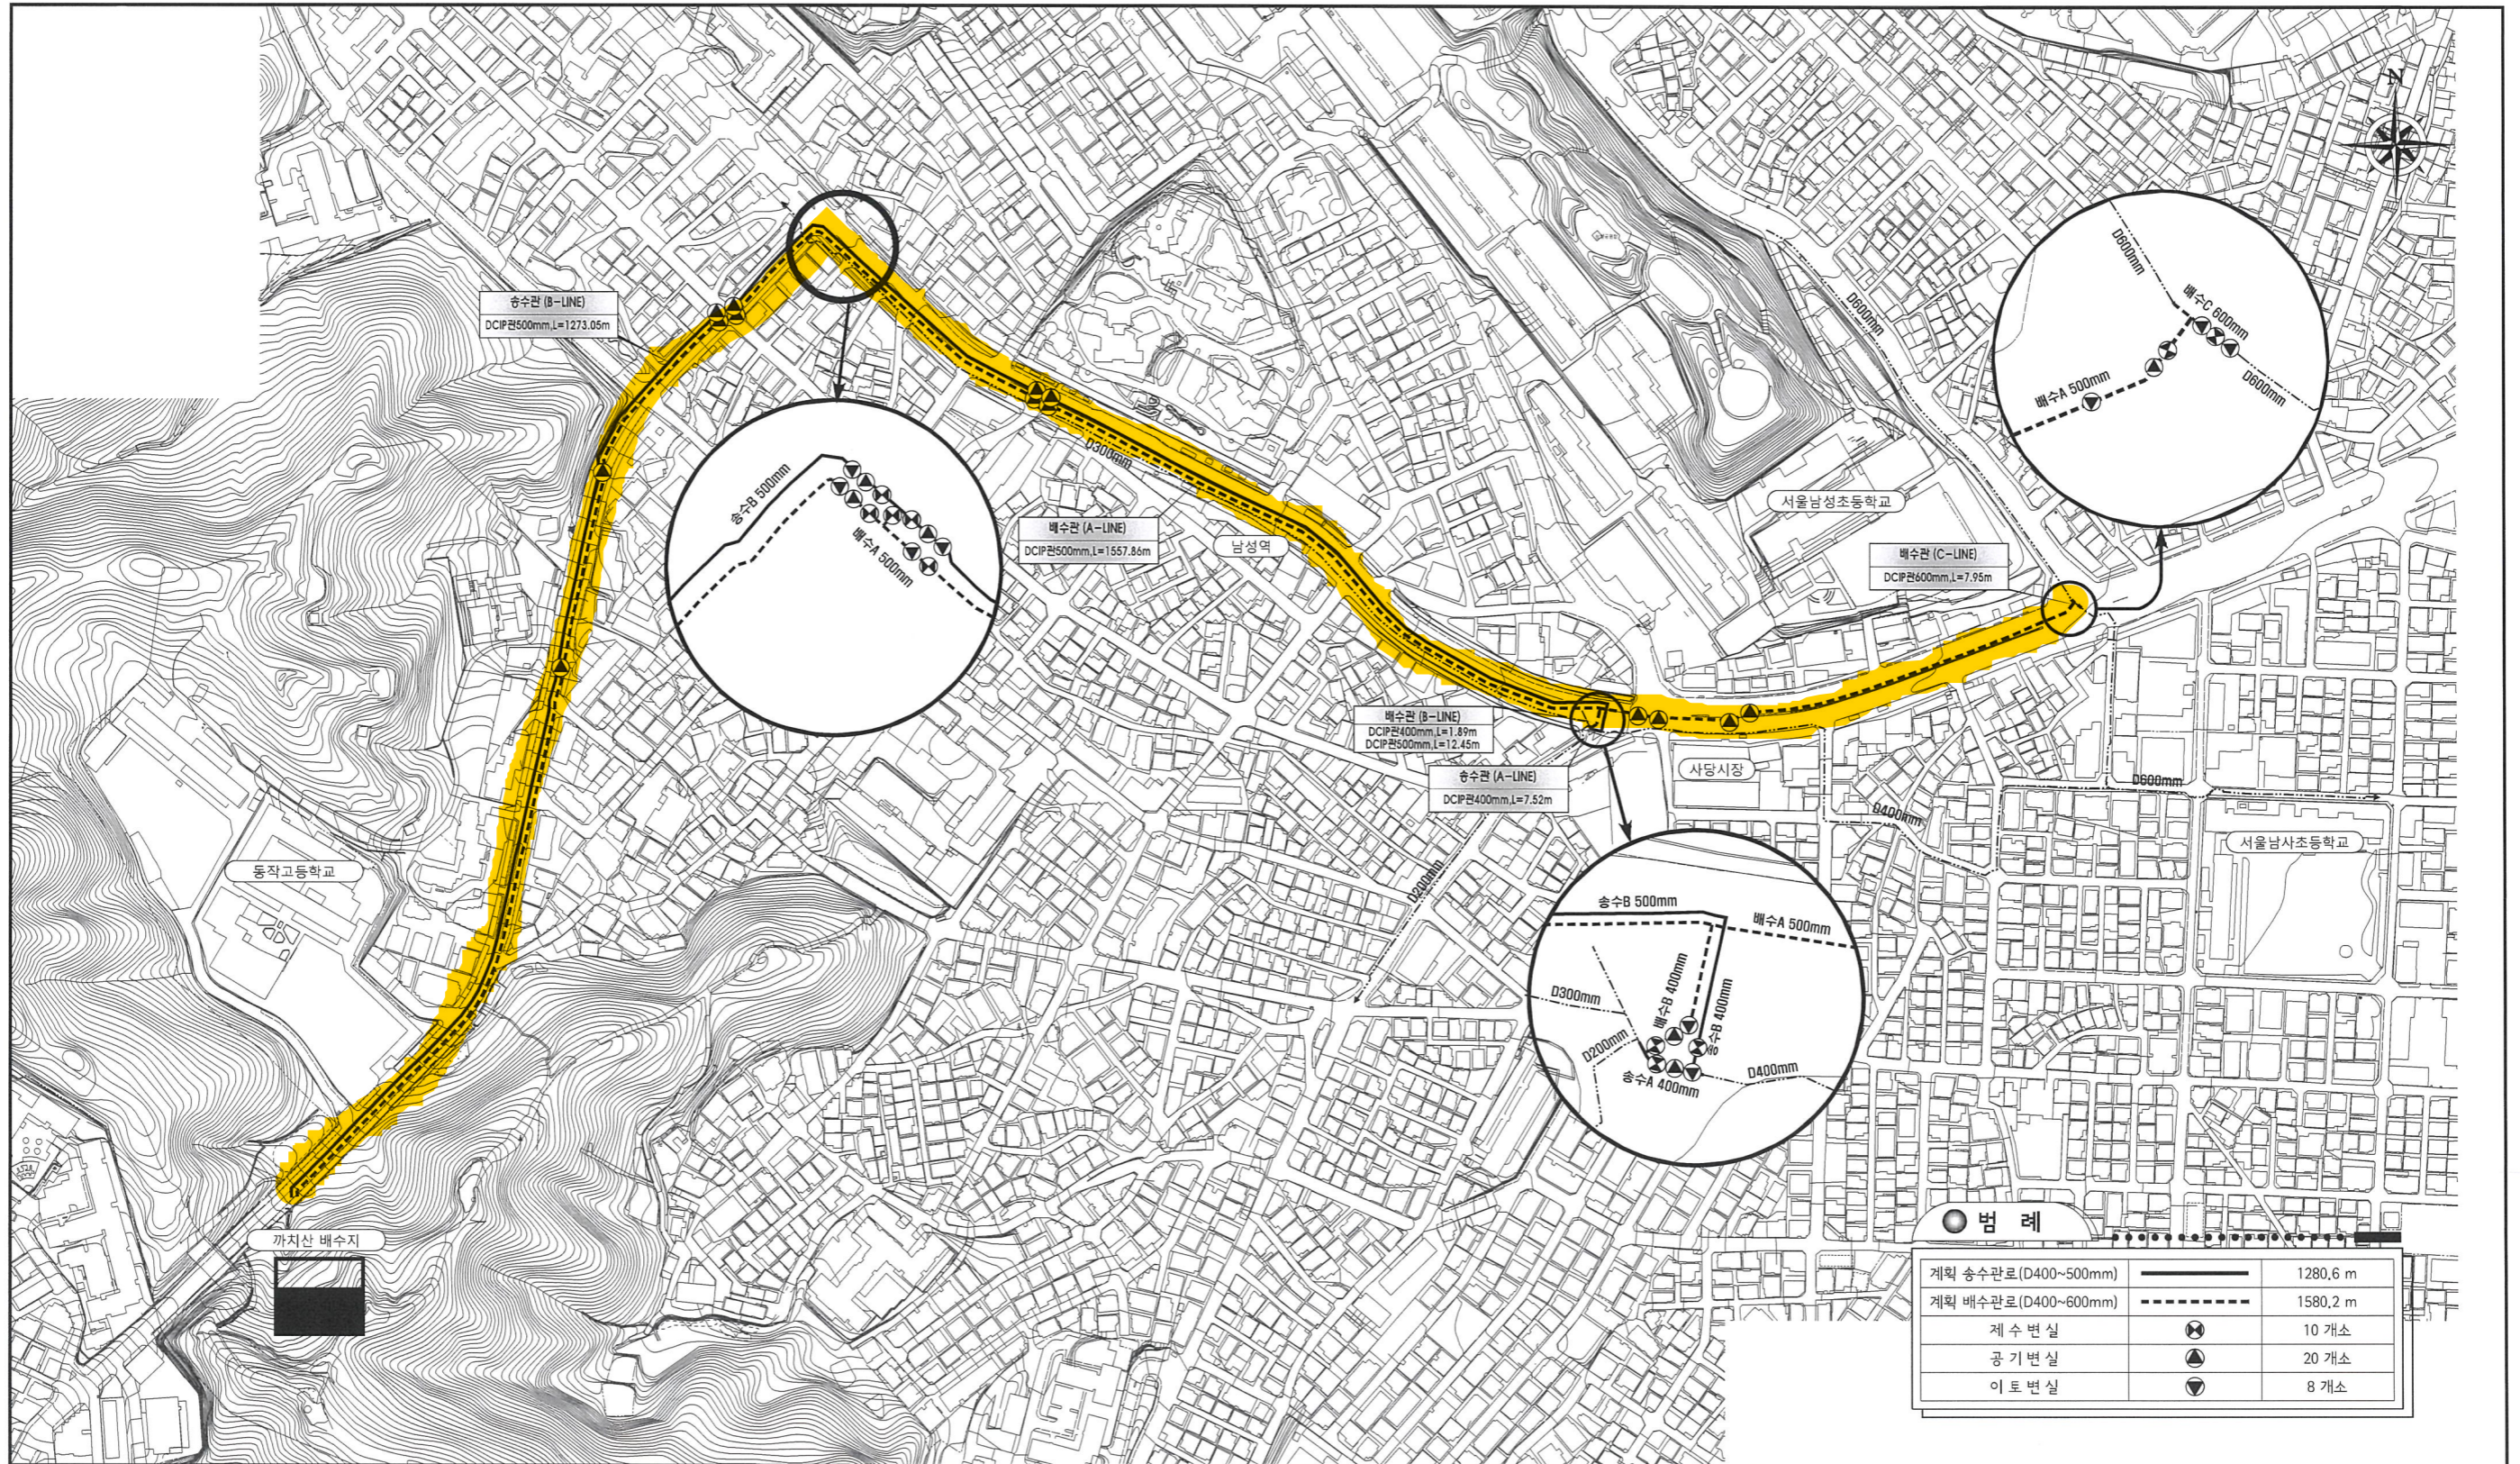

사업명
까치산배수지 건설공사 기본 및 실시설계

시행청
아리수 **서울특별시상수도사업본부**
Office of Waterworks Seoul Metropolitan Government

승인

설계사
 (주)삼안
 (주)유신

도면제목
송 · 배수관로 전체계획평면도

제도 도면번호
C1-001
 설계 도면축척
1:2000
 검토