


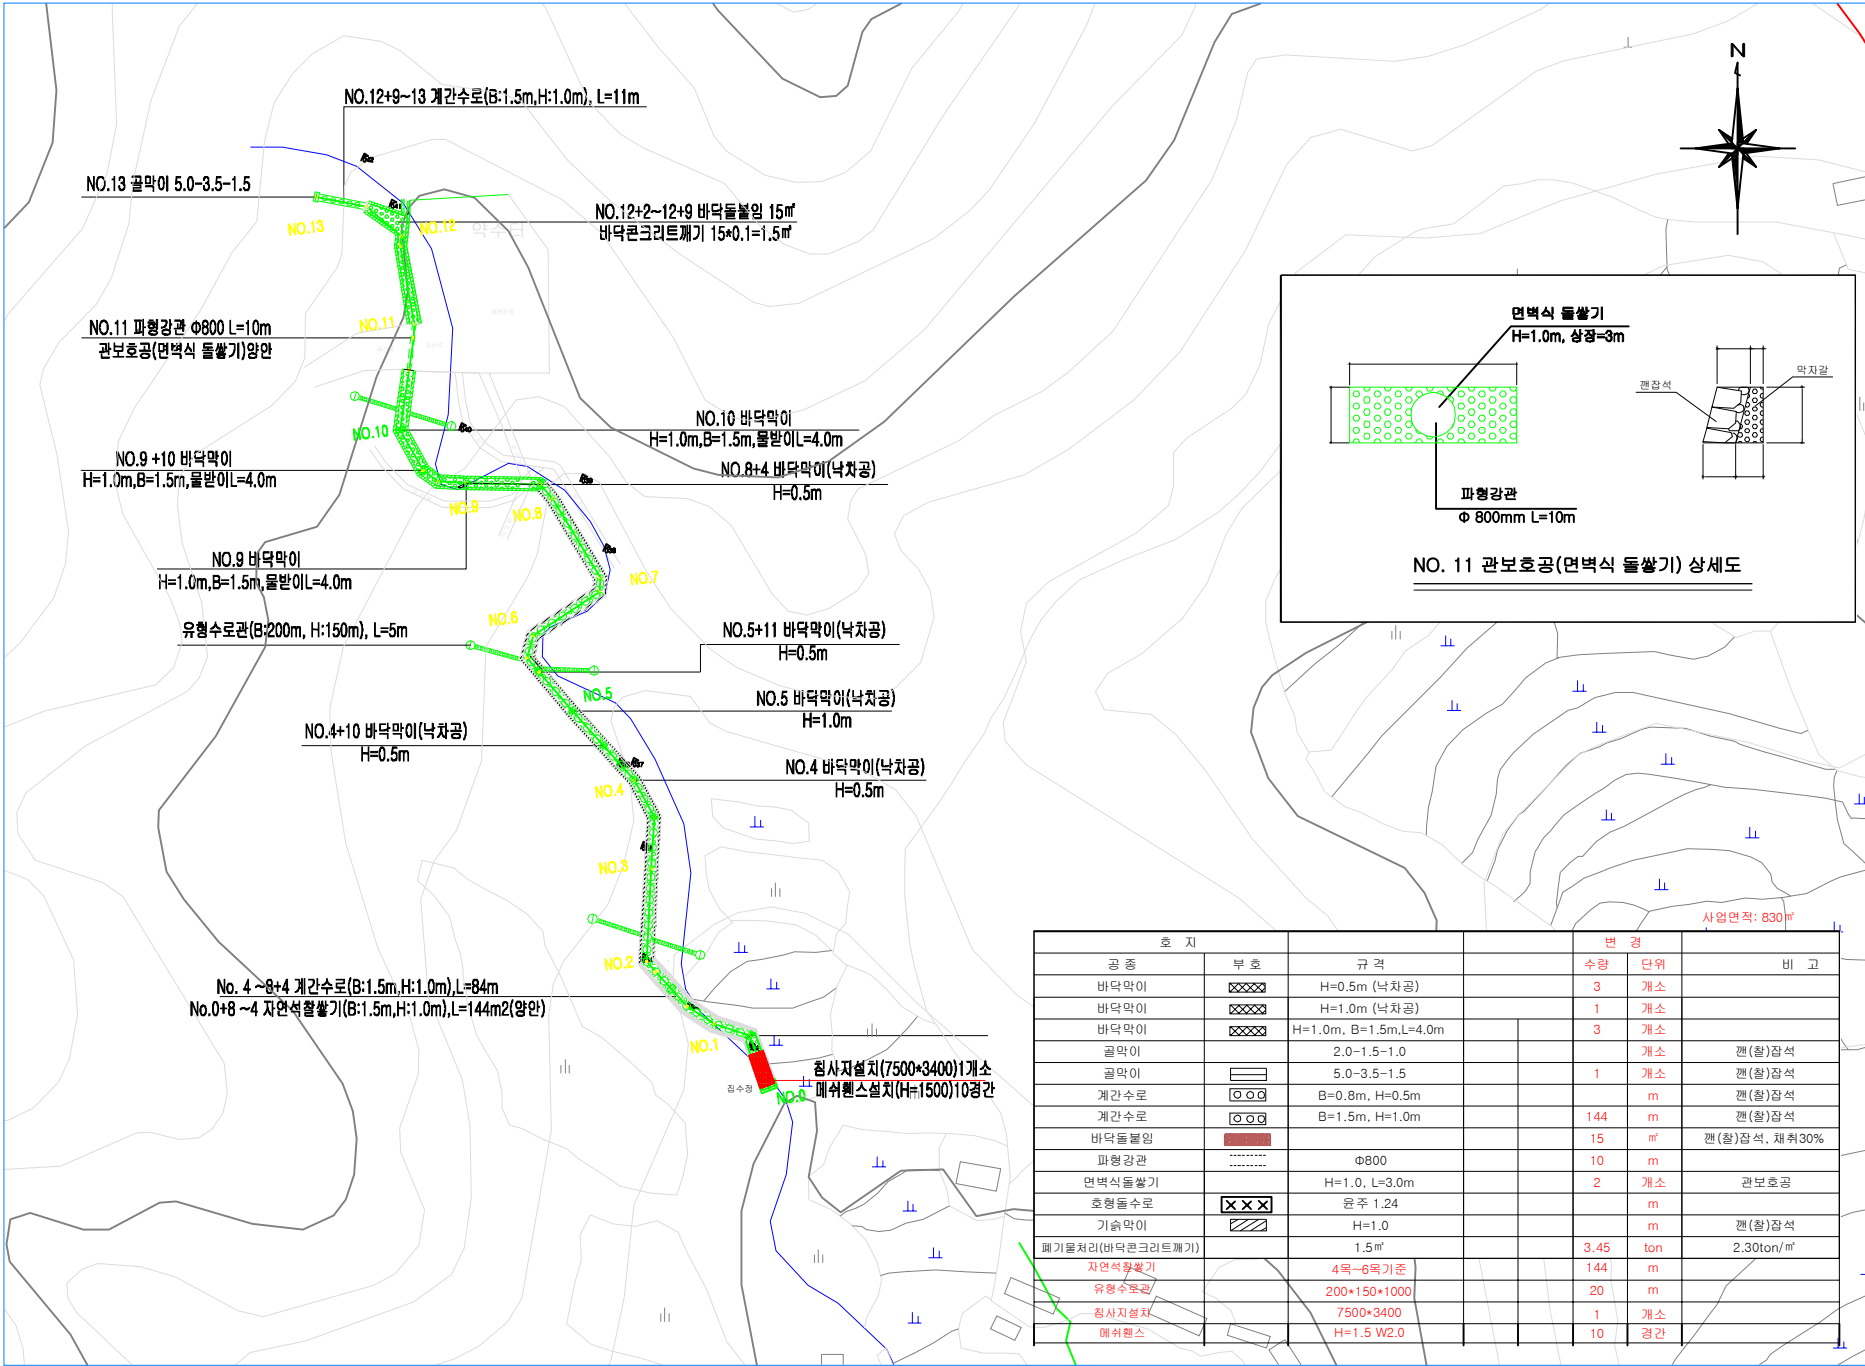

순산사산림기술사사무소

경북 문경시 모전동 863-1
 상덕오피스빌 203호
 T : 054-554-7701
 F : 054-554-7702
 http://www.supsansa.com

계획평면도 (4호지)



공종	부호	규격	수량	단위	비고
바닥막이	XXXX	H=0.5m (낙차공)	3	개소	
바닥막이	XXXX	H=1.0m (낙차공)	1	개소	
바닥막이	XXXX	H=1.0m, B=1.5m, L=4.0m	3	개소	
골막이		2.0~1.5~1.0		개소	관(철)장석
골막이		5.0~3.5~1.5	1	개소	관(철)장석
계간수로	OOO	B=0.8m, H=0.5m		m	관(철)장석
계간수로	OOO	B=1.5m, H=1.0m	144	m	관(철)장석
바닥돌림			15	㎡	관(철)장석, 채취30%
파형강관		φ800	10	m	
면벽식돌쌓기		H=1.0, L=3.0m	2	개소	관보호공
호형수로	XXX	완주 1.24		m	
기술막이		H=1.0		m	관(철)장석
패기물처리(바닥콘크리트패기)		1.5㎡	3.45	ton	2.30ton/㎡
자연석활쌓기		4목~6목기준	144	m	
유형수로관		200*150*1000	20	m	
침사지설치		7500*3400	1	개소	
메쉬웬스		H=1.5 W2.0	10	경간	

NOTE

NO. 11

순산사산림기술사사무소
 최호식

PROJECT OF TITLE
 공시명

계류보전공사

서울시 양천구 신정동 외
 (A지역)

NAME OF DRAWING: 1/2

계획평면도(4호지)

SCALE: 1/1200
 (A3) : 1 / 1200
 (A1) : 1 /

DRAWING NO. 5555

SHEET NO. 5555