



순산사신림기술사사무소

경북 문경시 모전동 863-1
 상덕오피스빌 203호
 T : 054-554-7701
 F : 054-554-7702
 http://www.supsansa.com

NOTE

REVISION

신림공학기술자 1급
 최호식

PROJECT OF TITLE
 공 사 명

계류보전공사

서울시 양천구 신정동 외
 (B지역)

NAME OF DRAWING

계획평면도(4호지)


SCALE(S)

(A3) : 1 / 120
 (A1) : 1 /

DRAWING NO. & DATE

SHEET NO. & TOTAL

계 획 평 면 도(4호지)

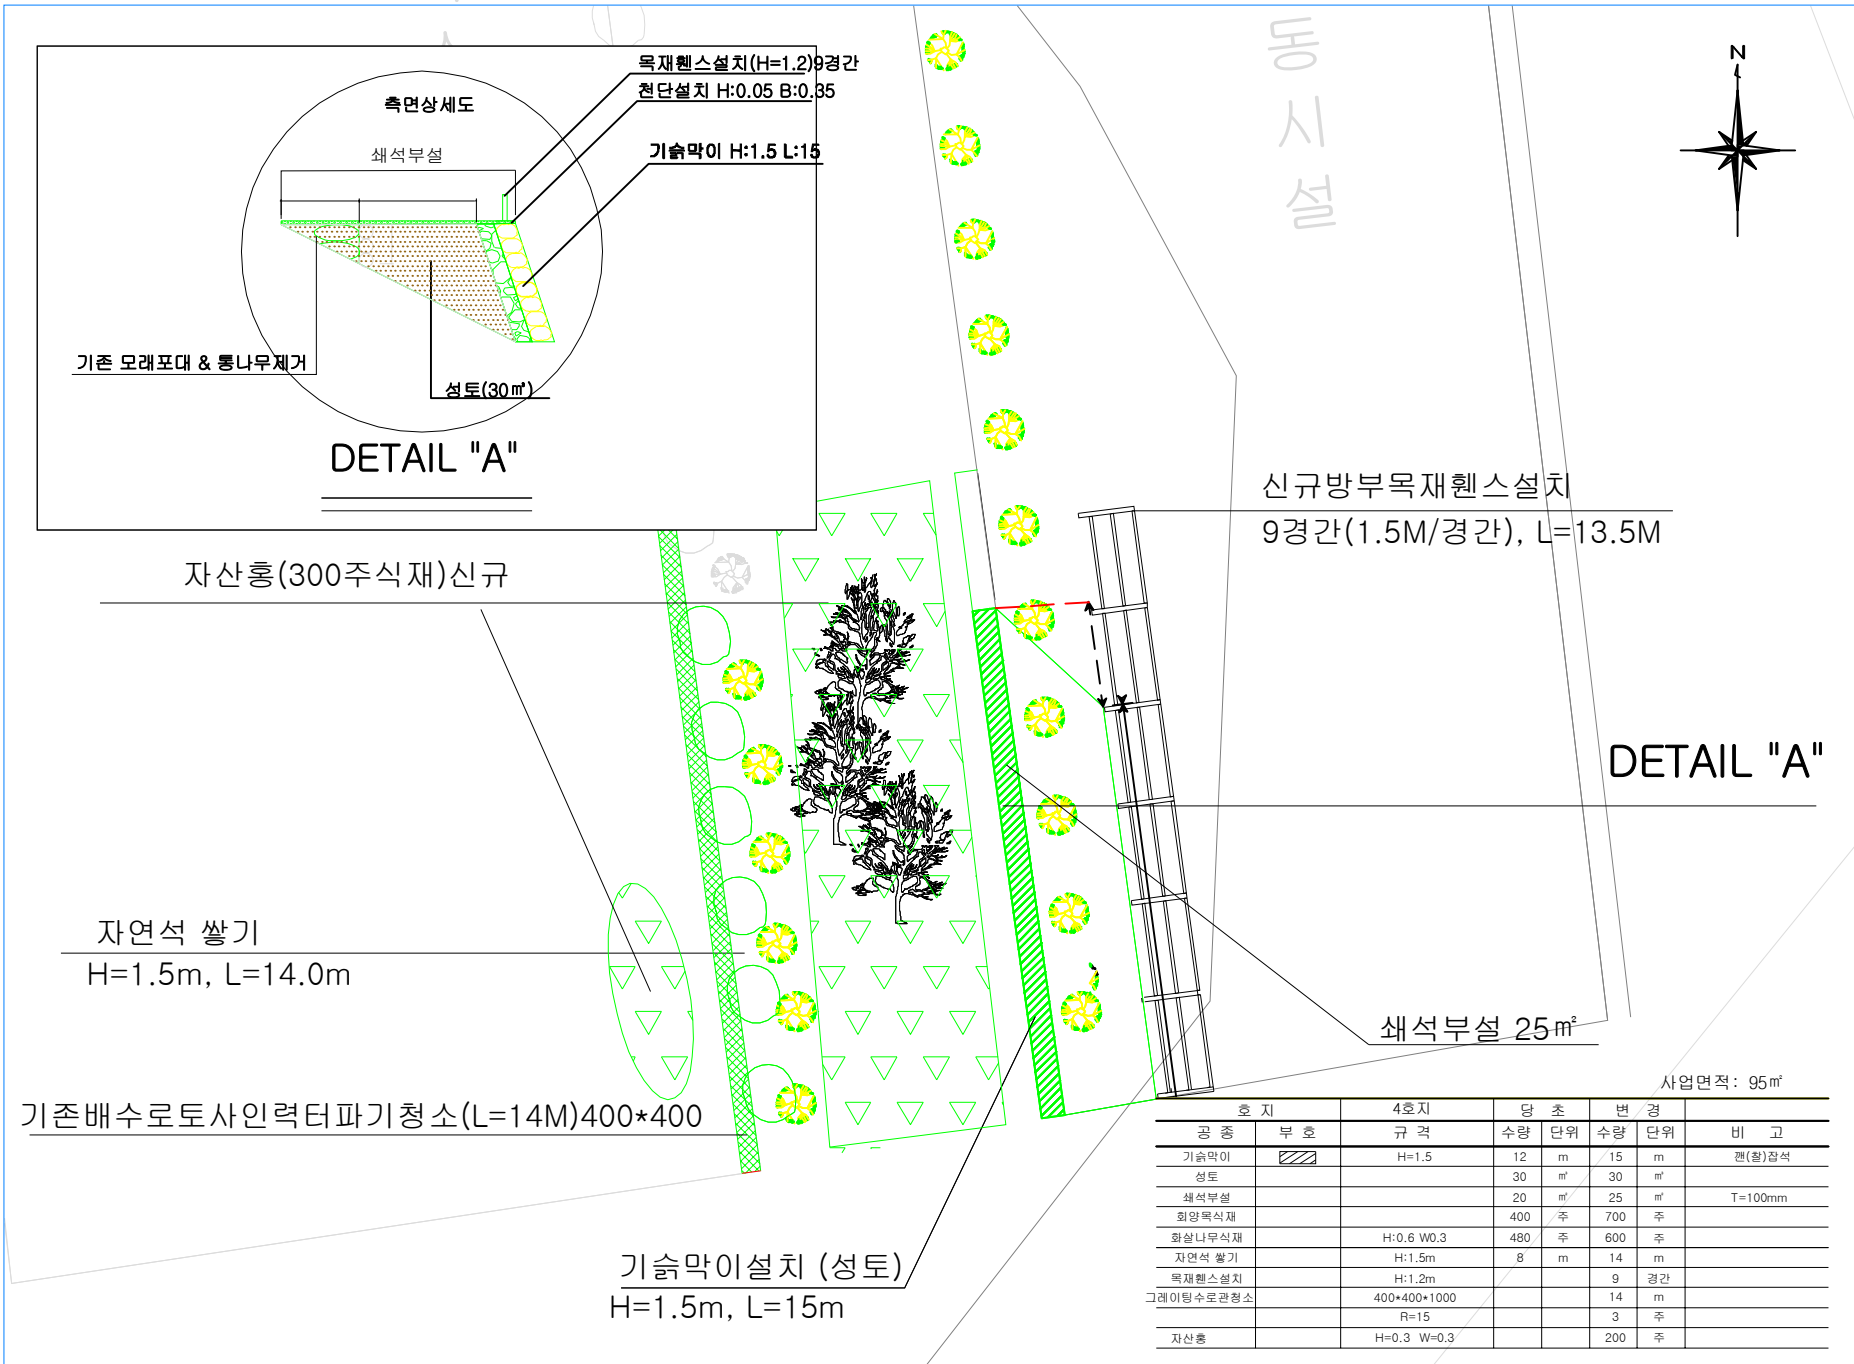

동
시
설



DETAIL "A"

DETAIL "A"

구분	부호	규격	수량	단위	변경	비고	
기습막이		H=1.5	12	m	15	m	관(활)참석
성토			30	m ³	30	m ³	
쇄석부설			20	m ²	25	m ²	T=100mm
회양목식재			400	주	700	주	
화살나무식재		H:0.6 W:0.3	480	주	600	주	
자연석 쌓기		H:1.5m	8	m	14	m	
목재웬스설치		H:1.2m			9	경간	
그레이팅수로관형소		400*400*1000			14	m	
		R=15			3	주	
자산홍		H=0.3 W=0.3			200	주	

사업면적: 95m²

기습막이설치 (성토)
 H=1.5m, L=15m

쇄석부설 25m²

신규방부목재웬스설치
 9경간(1.5M/경간), L=13.5M

자산홍(300주식재)신규

자연석 쌓기
 H=1.5m, L=14.0m

기존배수로토사인력터파기청소(L=14M)400*400

