

# 동북권 아동청소년예술교육센터 건립 통신공사 CCTV 설치 예정 지점

- 설치목적 : 범죄예방, 시설안전 및 화재예방, 시설보안 등
- 설치위치 : 서울특별시 강북구 미아동 811-2
- 설치수량 : 총 42대
  - 지하1층:10대 / 지상1층:8대 / 지상2층:7대 / 지상3층:6대 / 4층:5대
  - 지붕층:2대 / 옥외:4대

□ 위치도




□ 조감도




□ CCTV설치장소(설치예정지점)

○ 도면번호:ET-302 - 지하1층 평면도(돔형 카메라 5대, 볼렛형 카메라 5대)

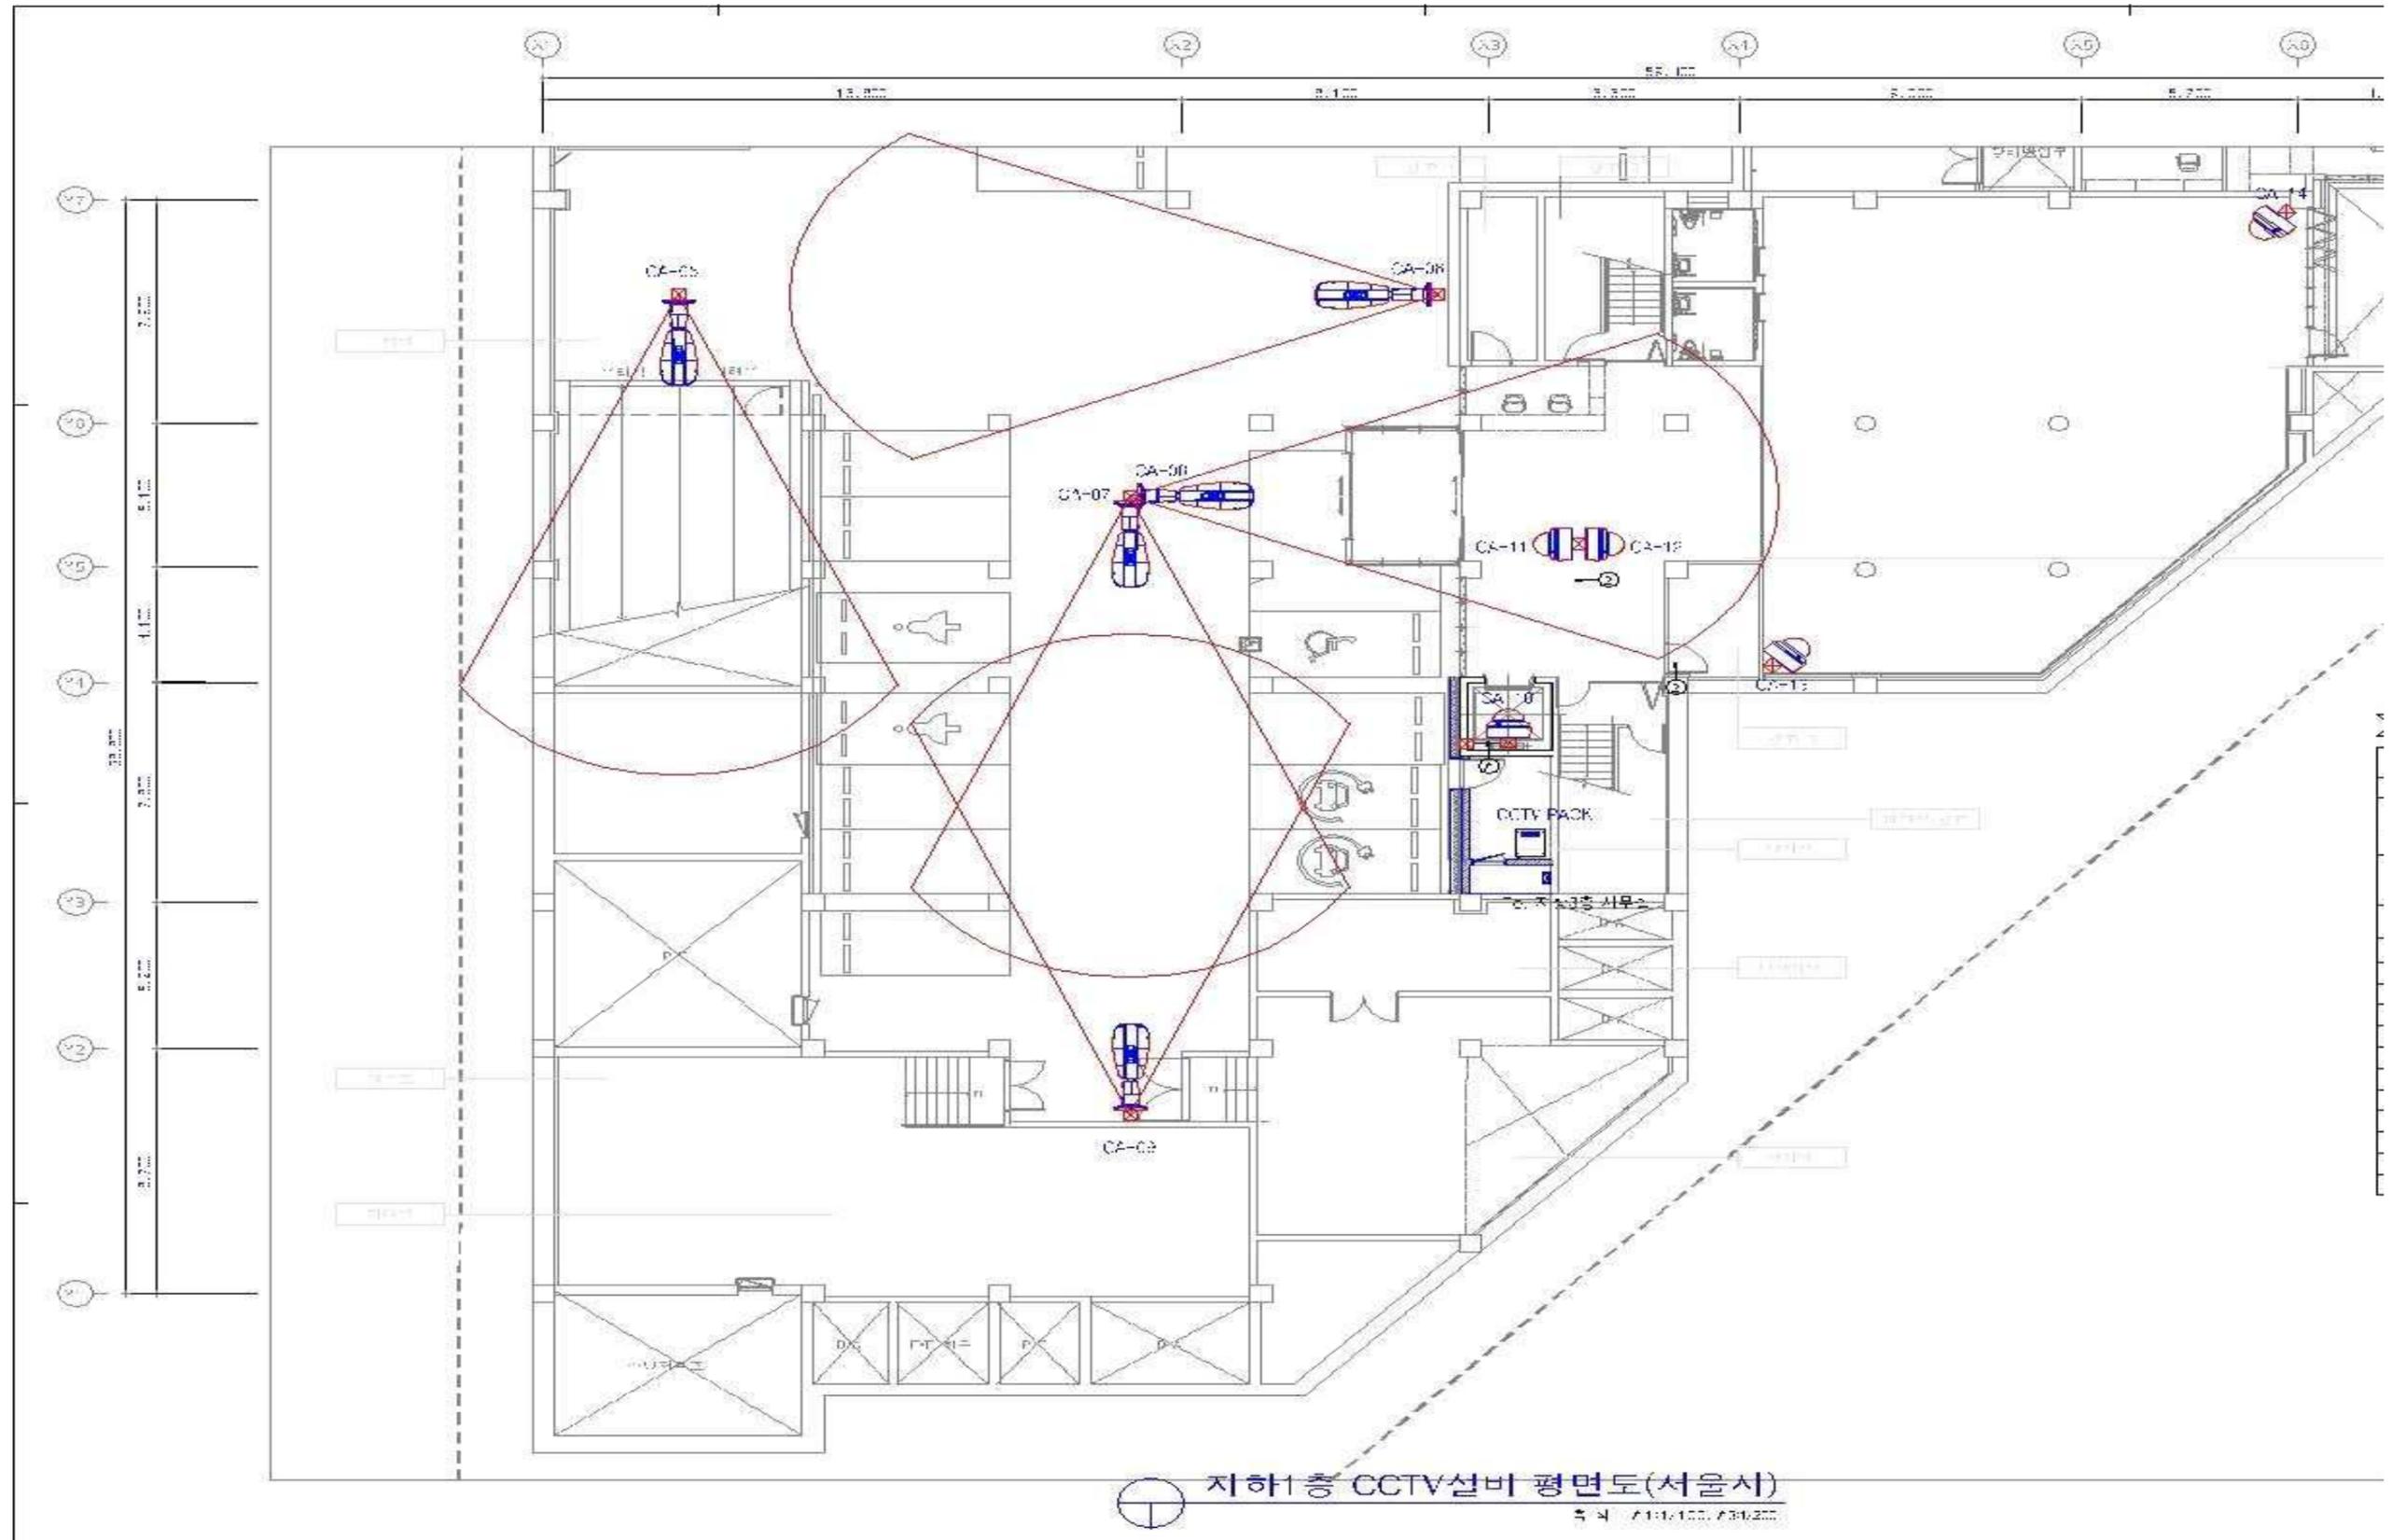

□ CCTV설치장소(설치예정지점)


○ 도면번호:ET-303 - 지상1층 평면도(돔형 카메라 : 3대, 볼렛형 카메라 5대)

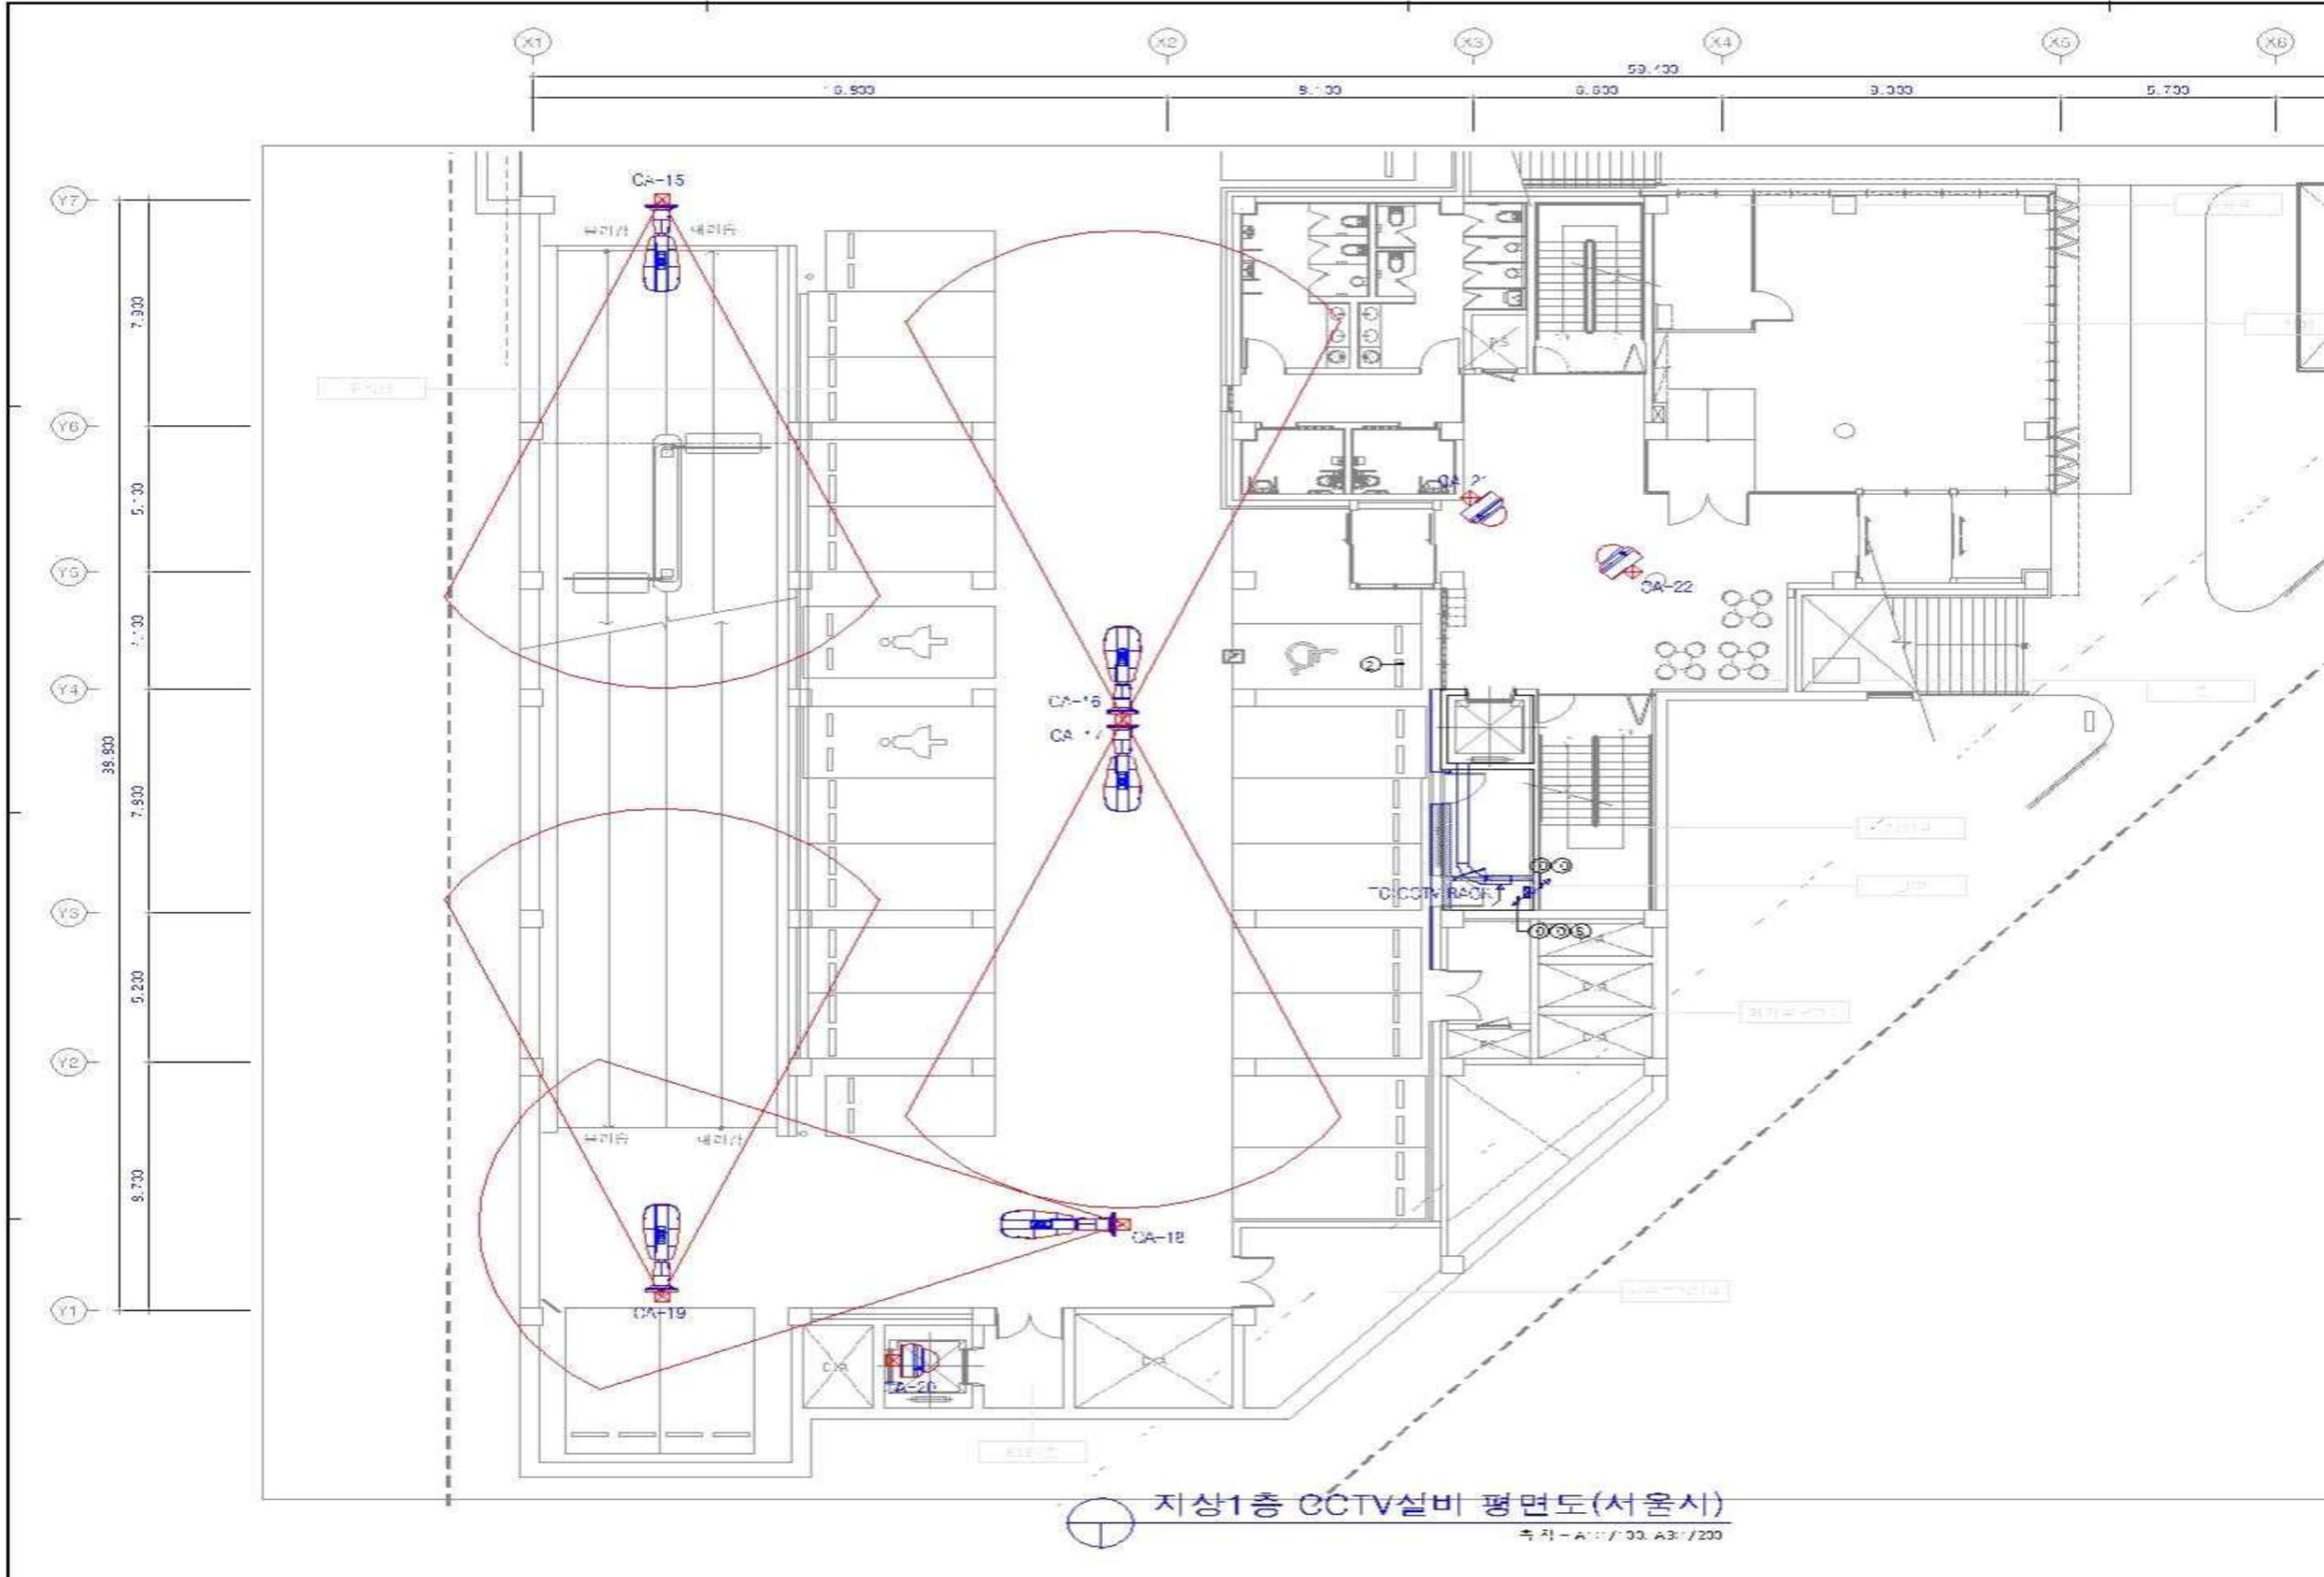

지상1층 CCTV설비 평면도(서울시)  
축척-A1:1/30, A3:1/200


□ CCTV설치장소(설치예정지점)

○ 도면번호:ET-304 - 지상2층 평면도(돔형 카메라 : 4, 볼렛형 카메라 3대)

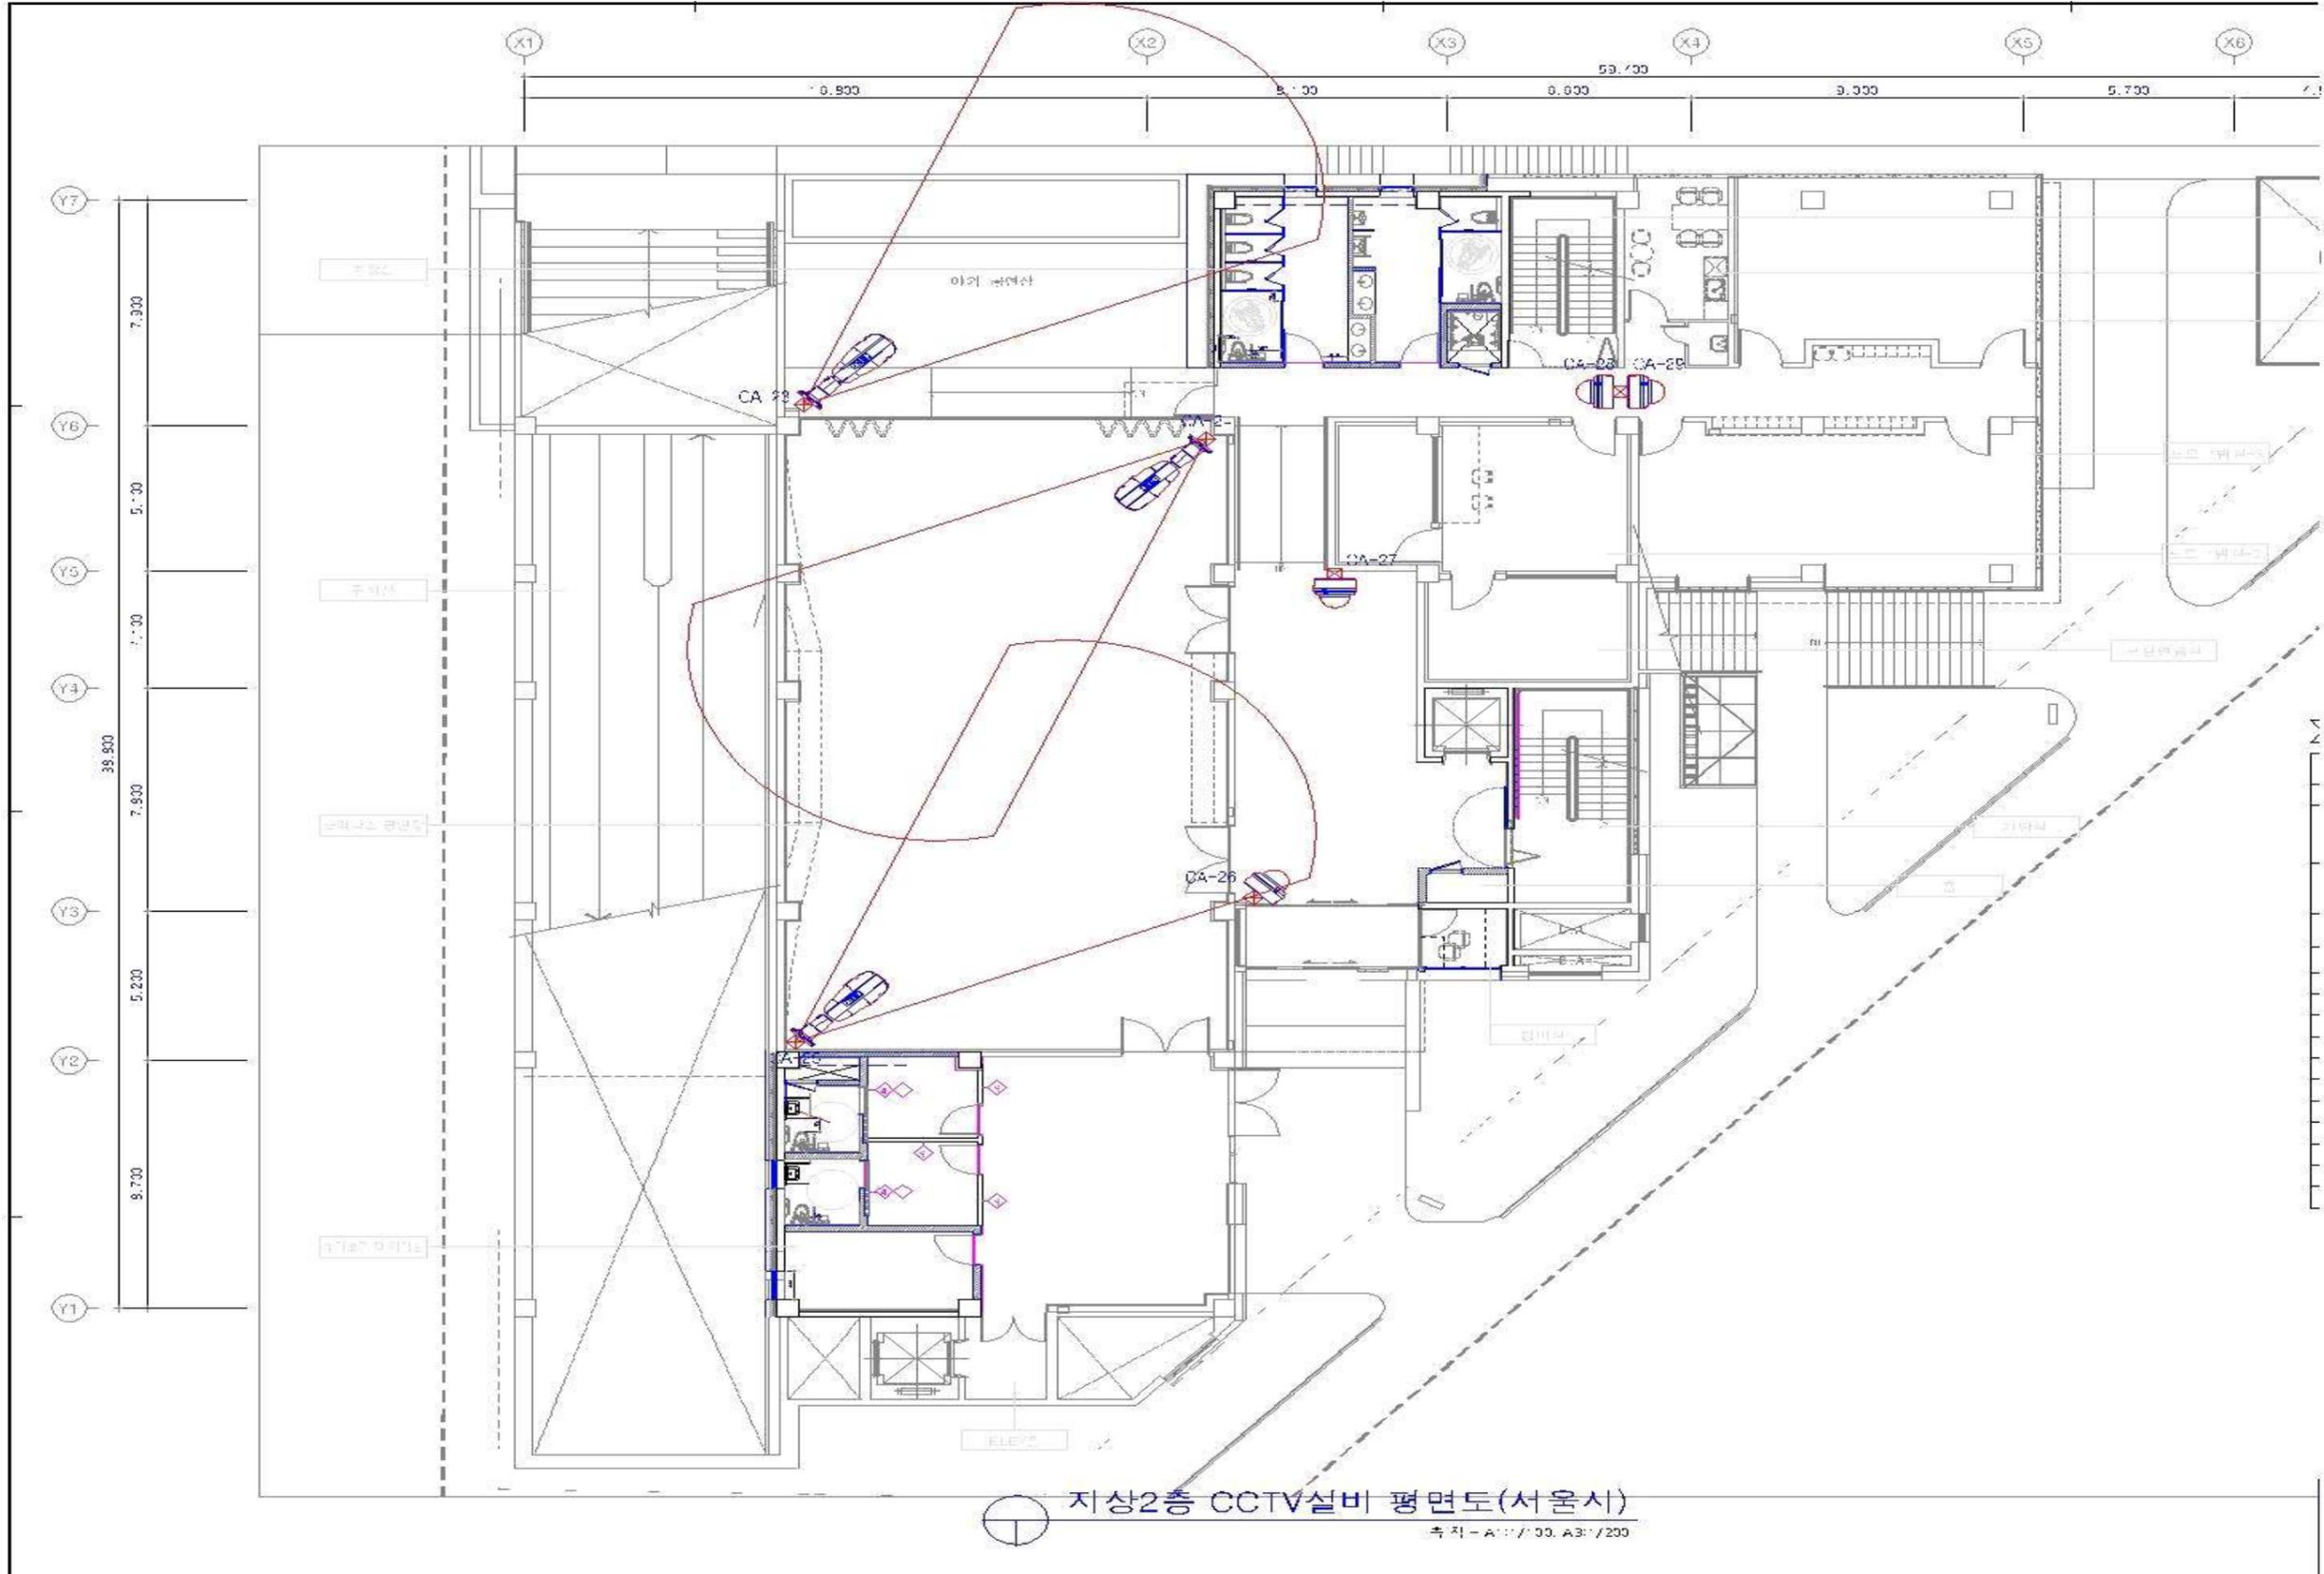


□ CCTV설치장소(설치예정지점)

○ 도면번호:ET-305 - 지상3층 평면도(돔형 카메라 : 5대 , 블릿형 카메라 : 1대)

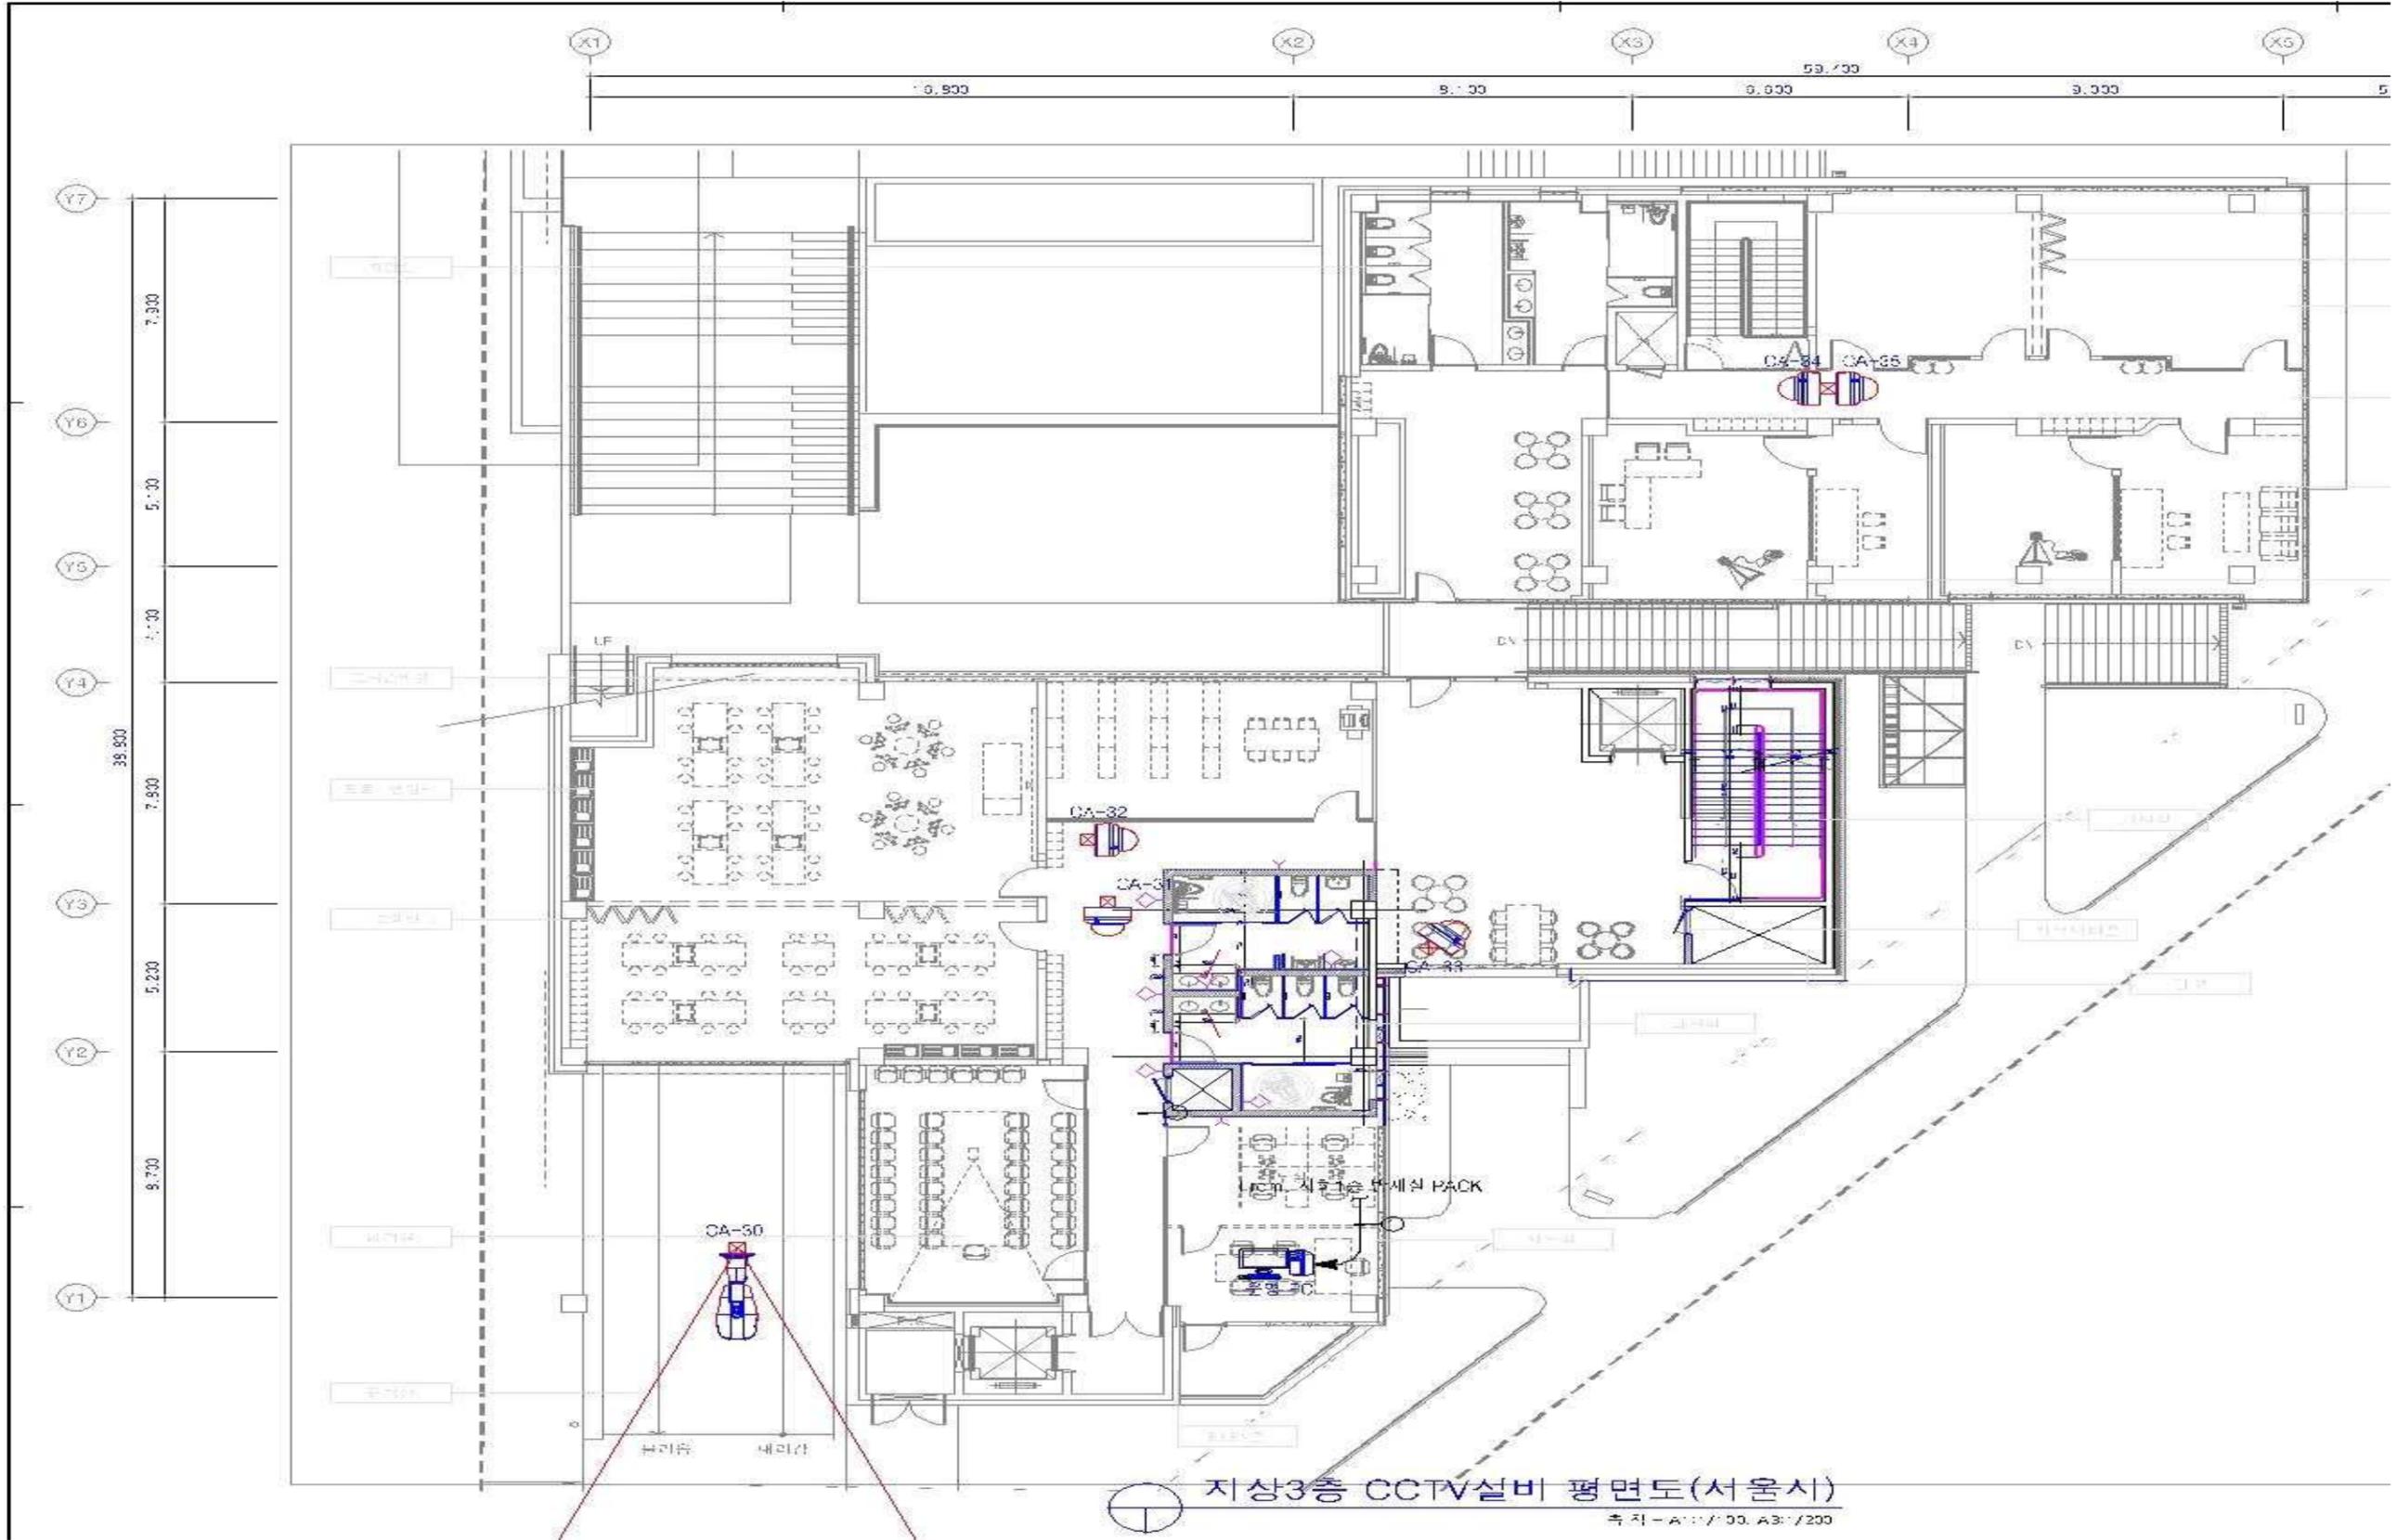

□ CCTV설치장소(설치예정지점)


○ 도면번호:ET-306 - 4층 평면도(돔형 카메라 : 3대 , 블릿형 카메라 : 2대)

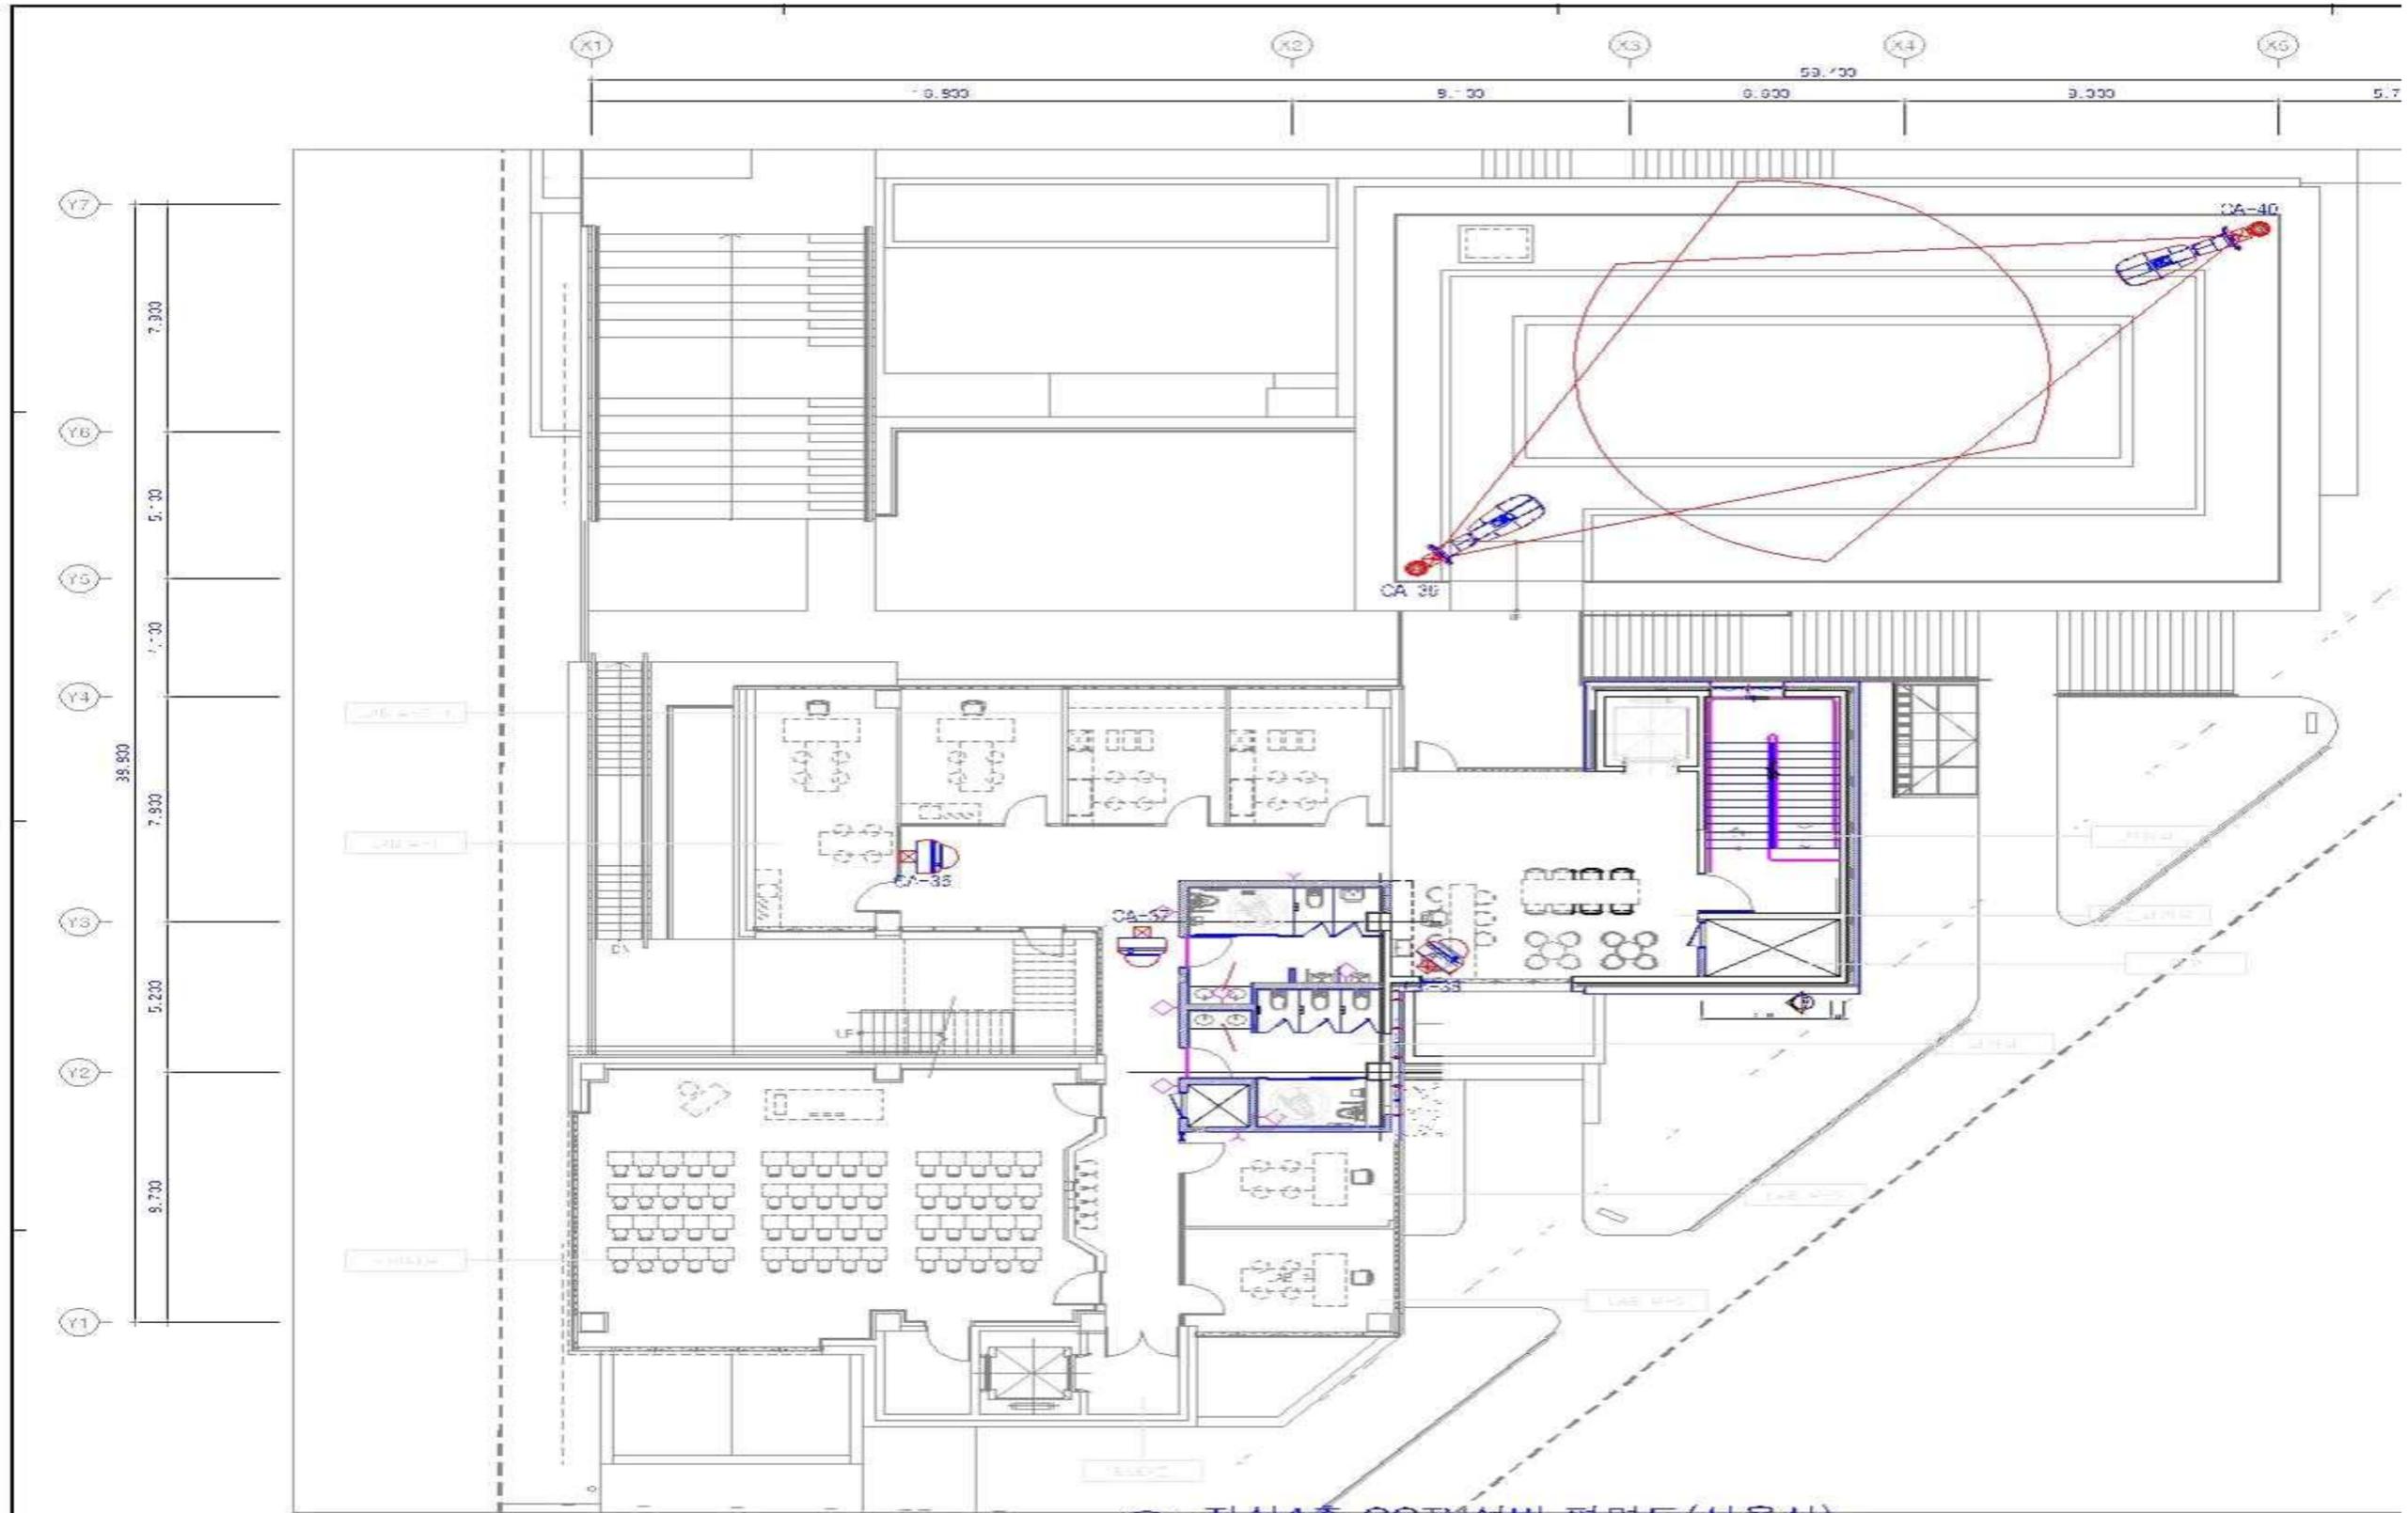

지상4층 CCTV설비 평면도(서울시)  
축척-A1:1/100, A3:1/200

□ CCTV설치장소(설치예정지점)

○ 도면번호:ET-307 - 지붕층 평면도(블릿형 카메라 : 2대)

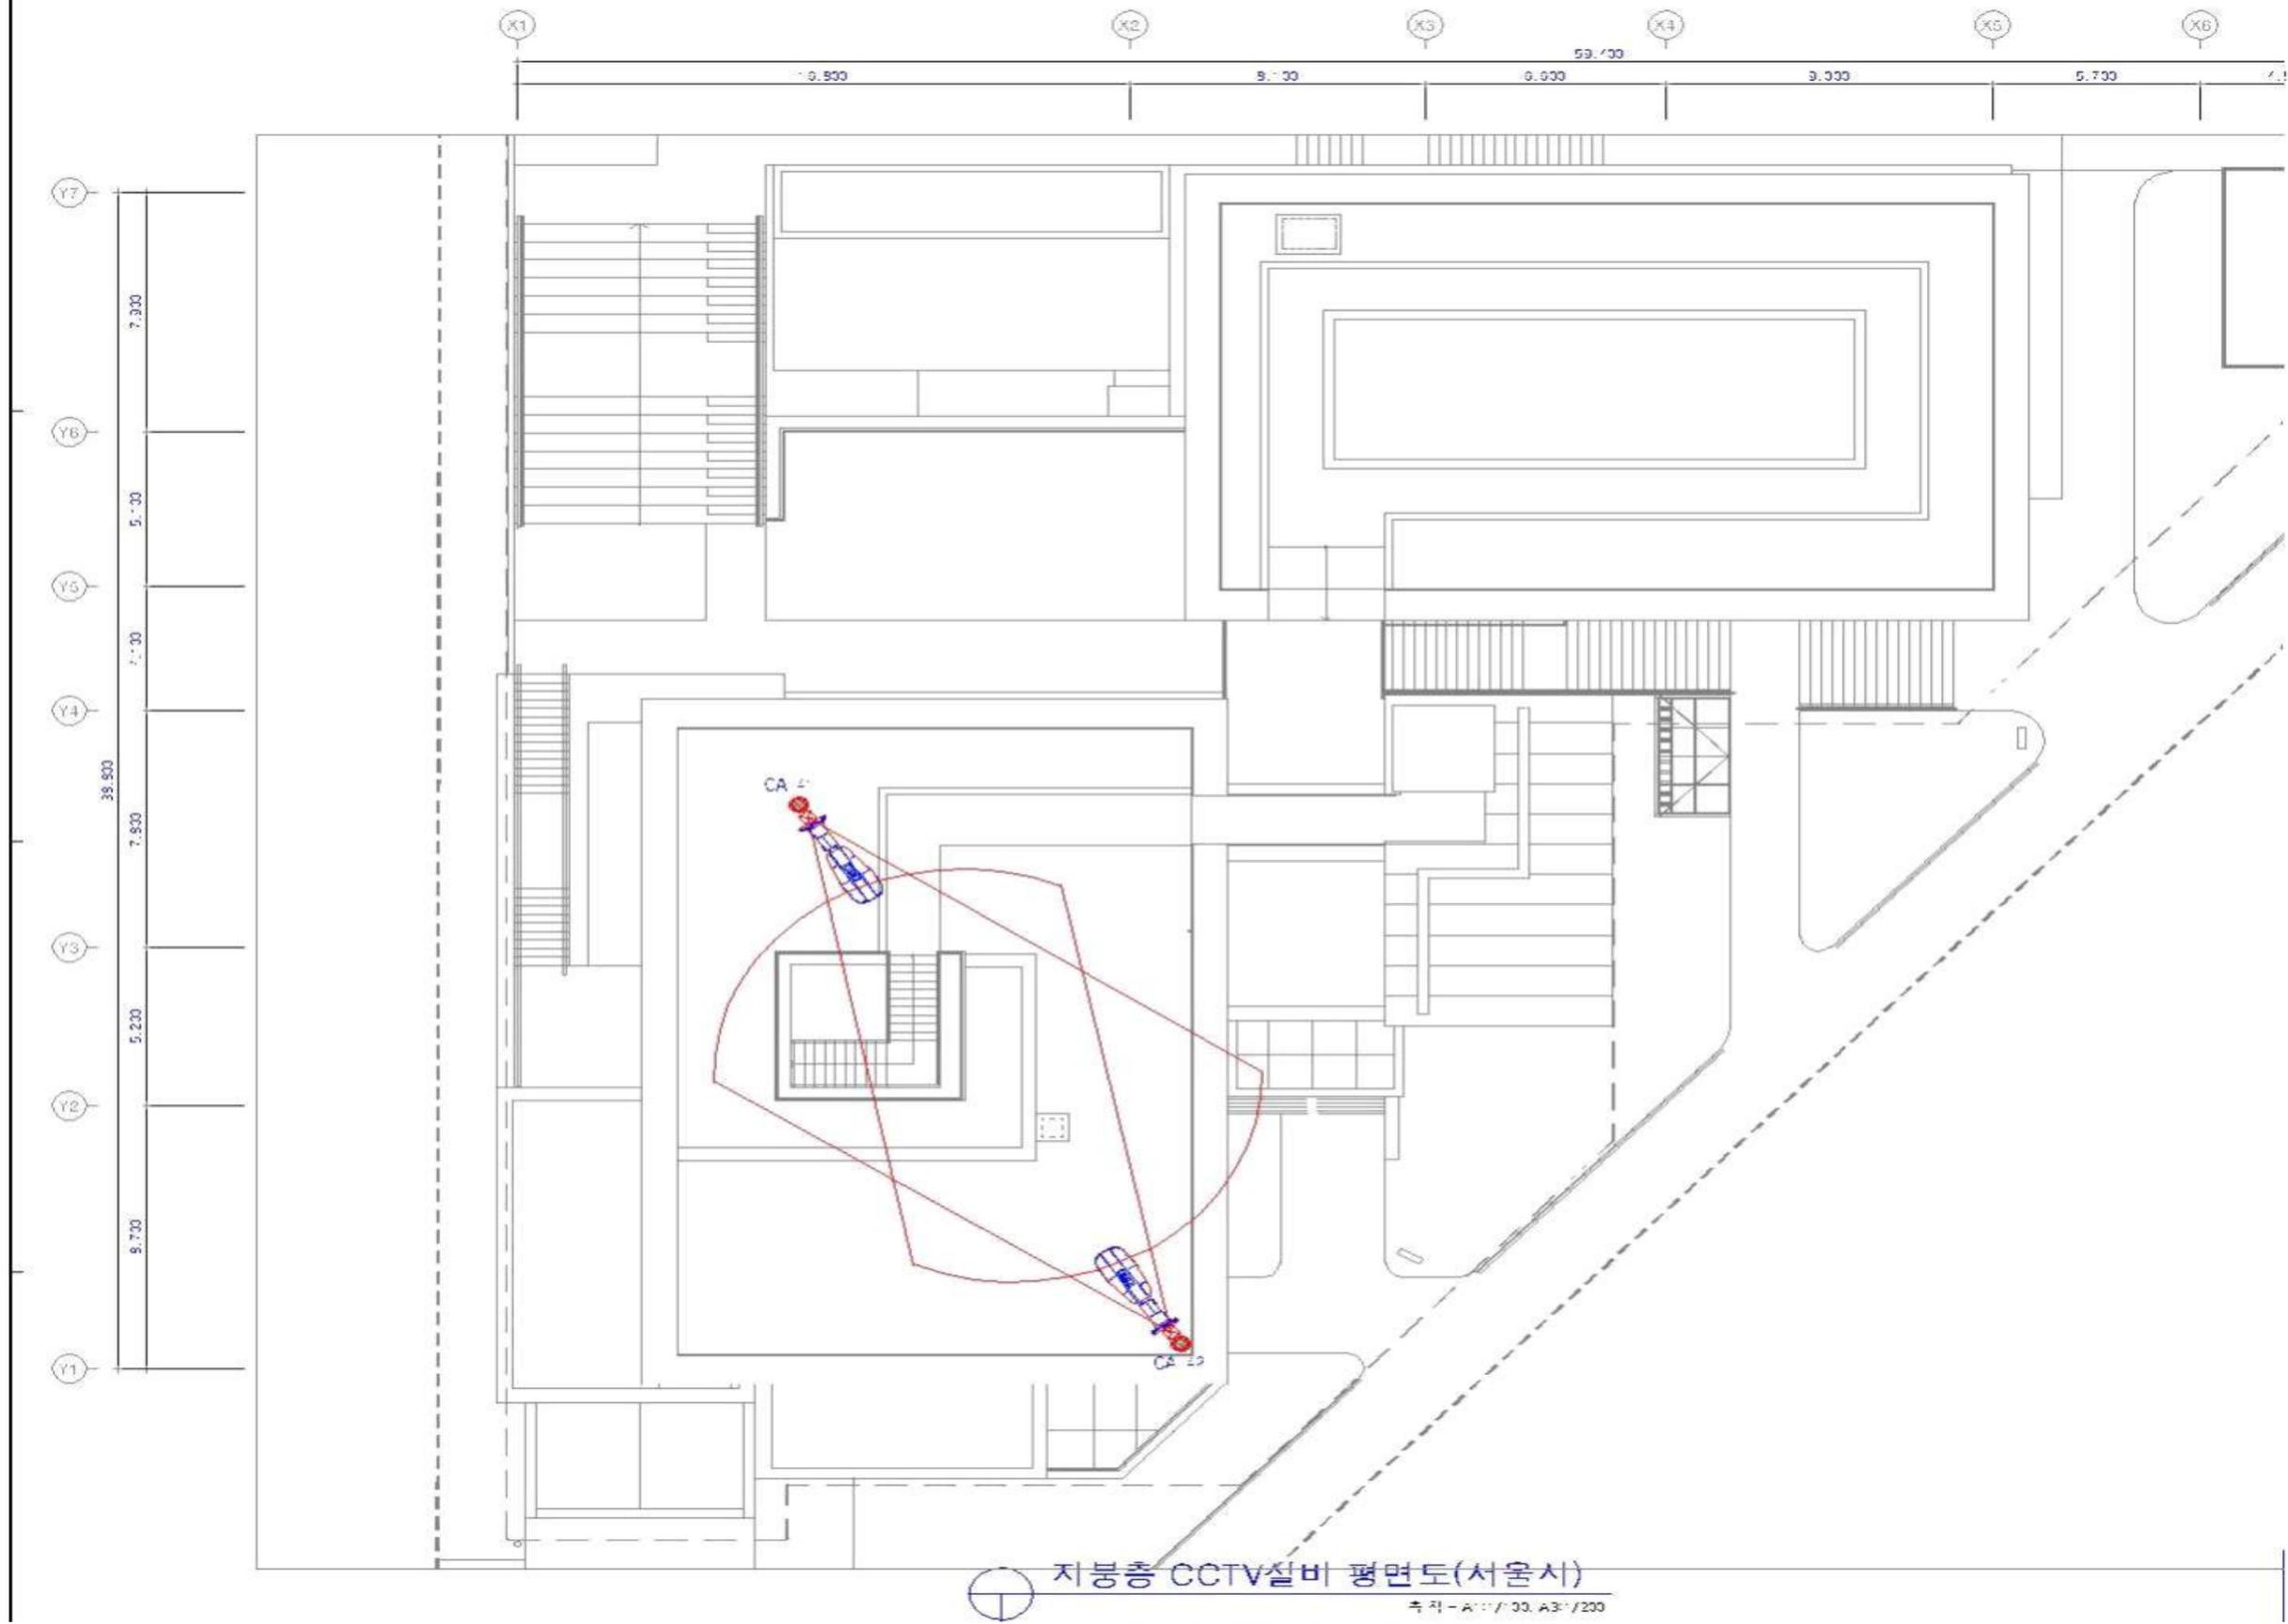

□ CCTV설치장소(설치예정지점)

○ 도면번호:ET-301 - 옥외 평면도(블릿형 카메라 : 4대)

