
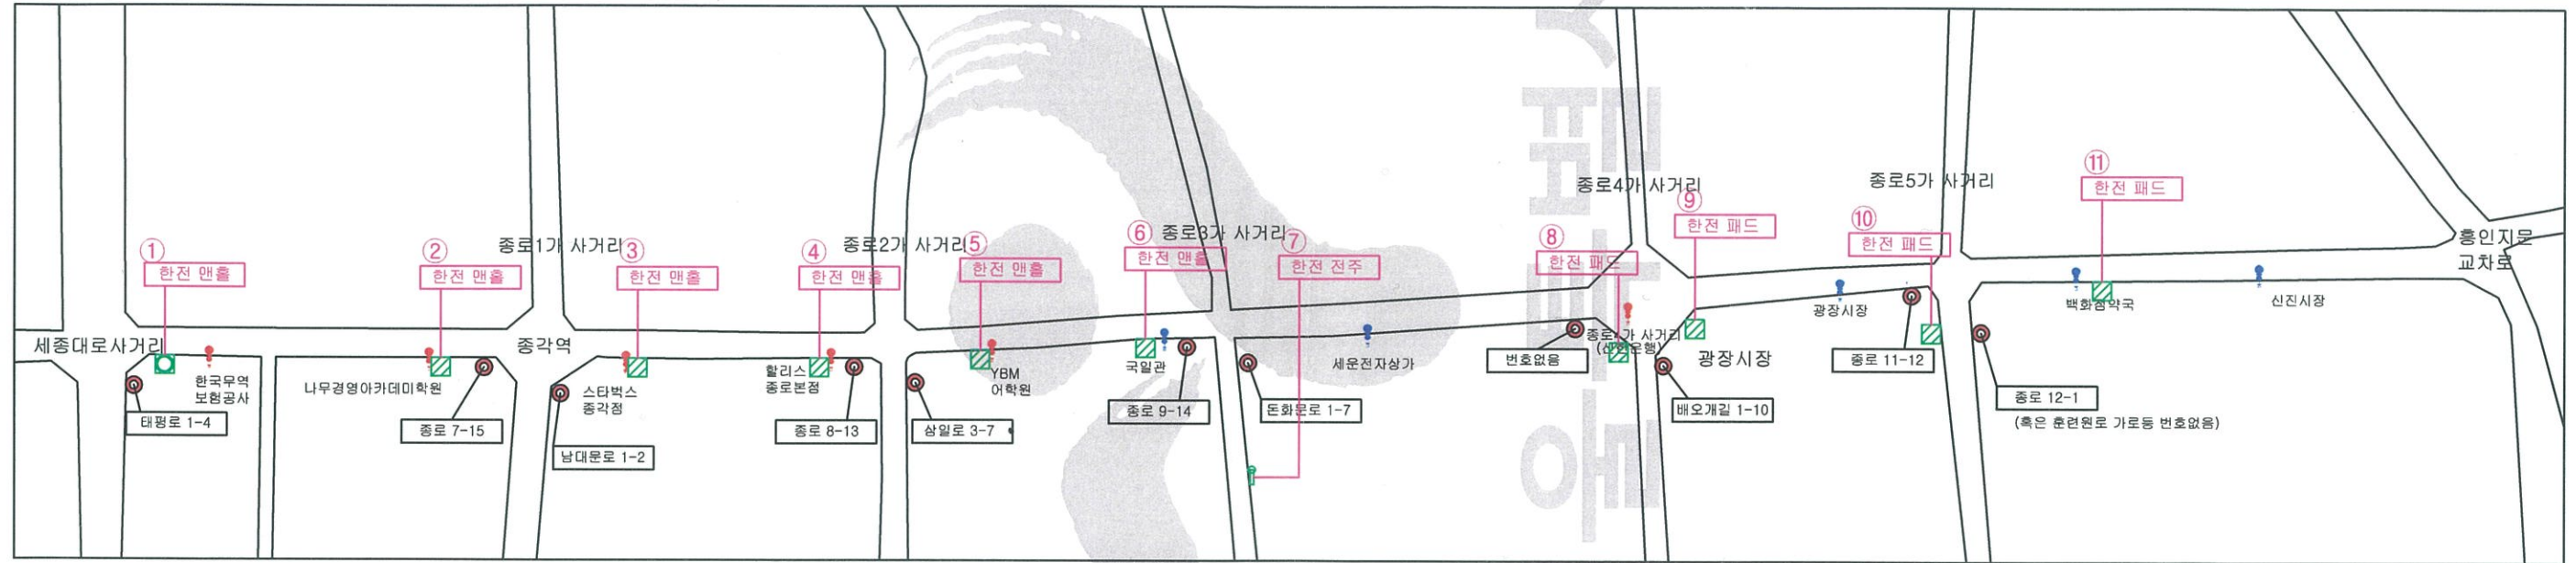


# LED 안내판설치 전기공사 전체 평면도

SCALE : NONE

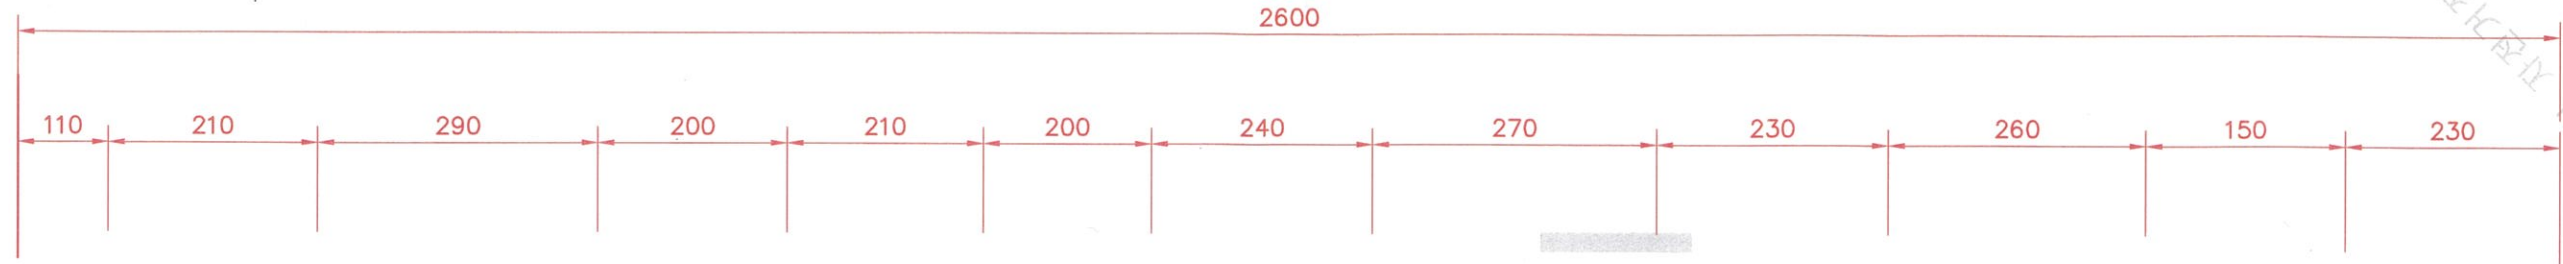

<LED 안내판 설치위치>

연번	설치위치	건물명	도종	폭	길이	면적	대수	비고	연번	설치위치	건물명	도종	폭	길이	면적	대수	비고
1	태평로 1-4	한국무역보험공사	블럭	1.2m	2m	2.4m <sup>2</sup>	1		7	돈화문로 1-7	세운전자상가	블럭	1.2m	80m	96m <sup>2</sup>	1	
2	종로 7-15	나우경영아카데미	블럭	1.2m	14m	16.8m <sup>2</sup>	1		8	변호없음	종로4가 신한은행	블럭	1.2m	11m	13.2m <sup>2</sup>	1	
3	남대문로 1-2	스타벅스	블럭	1.2m	13m	15.6m <sup>2</sup>	1		9	배오개길 1-10	광장시장	블럭	1.2m	8m	9.6m <sup>2</sup>	1	
4	종로 8-13	할리스종로점	블럭	1.2m	2m	2.4m <sup>2</sup>	1		10	종로 11-12	광장시장	블럭	1.2m	35m	42m <sup>2</sup>	1	
5	삼일로 3-7	YBM빌딩	블럭	1.2m	7m	8.4m <sup>2</sup>	1		11	종로 12-1	백화점약국	블럭	1.2m	27m	32.4m <sup>2</sup>	1	
6	종로 9-14	국일관	토사	1.2m	28m	33.6m <sup>2</sup>	1										

04-38-60-91-11-6102 批准登記配位 配位

04-38-60-91-11-6102 批准登記配位 配位

이 문서는 서울시에서 발행된 공식 문서입니다.

공사명	시행사	설계사	축척	설계일자	설계	검토	승인	도면명	도면번호
종로 자전거전용차로 LED 안내판설치 전기설비	서울특별시청	주식회사케이엠씨앤아이		2018.04	최영석		서정만	LED 안내판설치 전체평면도	E-014